



ExxonMobil Production Deutschland GmbH

Riethorst 12
30659 Hannover

Telefon: +49-(0)511-641-0
Telefax: +49-(0)511-641-1000
Internet: www.exxonmobil.de

Genehmigungsantrag

gemäß § 4 i. V. m. § 10 BImSchG für die
Errichtung und den Betrieb einer Anlage zur Energieerzeugung nach
dem Prinzip der Kraft-Wärmekopplung, einschließlich zugehöriger
Nebenanlagen am Standort Rühlermoor („KWK-Anlage Rühlermoor“)

**im Rahmen des Planfeststellungsverfahrens
gemäß § 52, Abs. 2a BBergG für das Vorhaben
„Erdöl aus Rühlermoor - Mit Tradition in die Zukunft“**

Teil 4 Anhang 1.5 Antrag KWK- Anlage und Nebenanlagen Ordner 3 von 6

Antragsteller: **ExxonMobil Production Deutschland GmbH**
Riethorst 12
30659 Hannover


im August 2016

3.6 Maschinenaufstellungspläne

Nachfolgend sind die Aufstellungspläne der einzelnen Anlagenteile der KWK-Anlage dargestellt.

Anlagen:

- Abs-03-06-01_RLMRKWK1_230000_001010.pdf
- Abs-03-06-02_RLMRKWK1_230000_001020.pdf
- Abs-03-06-03_RLMRKWK1_230000_001030.pdf
- Abs-03-06-04_RLMRKWK1_230000_001040.pdf
- Abs-03-06-05_RLMRKWK1_230000_001050.pdf
- Abs-03-06-06_RLMRKWK1_230000_001060.pdf
- Abs-03-06-07_RLMRKWK1_230000_001070.pdf

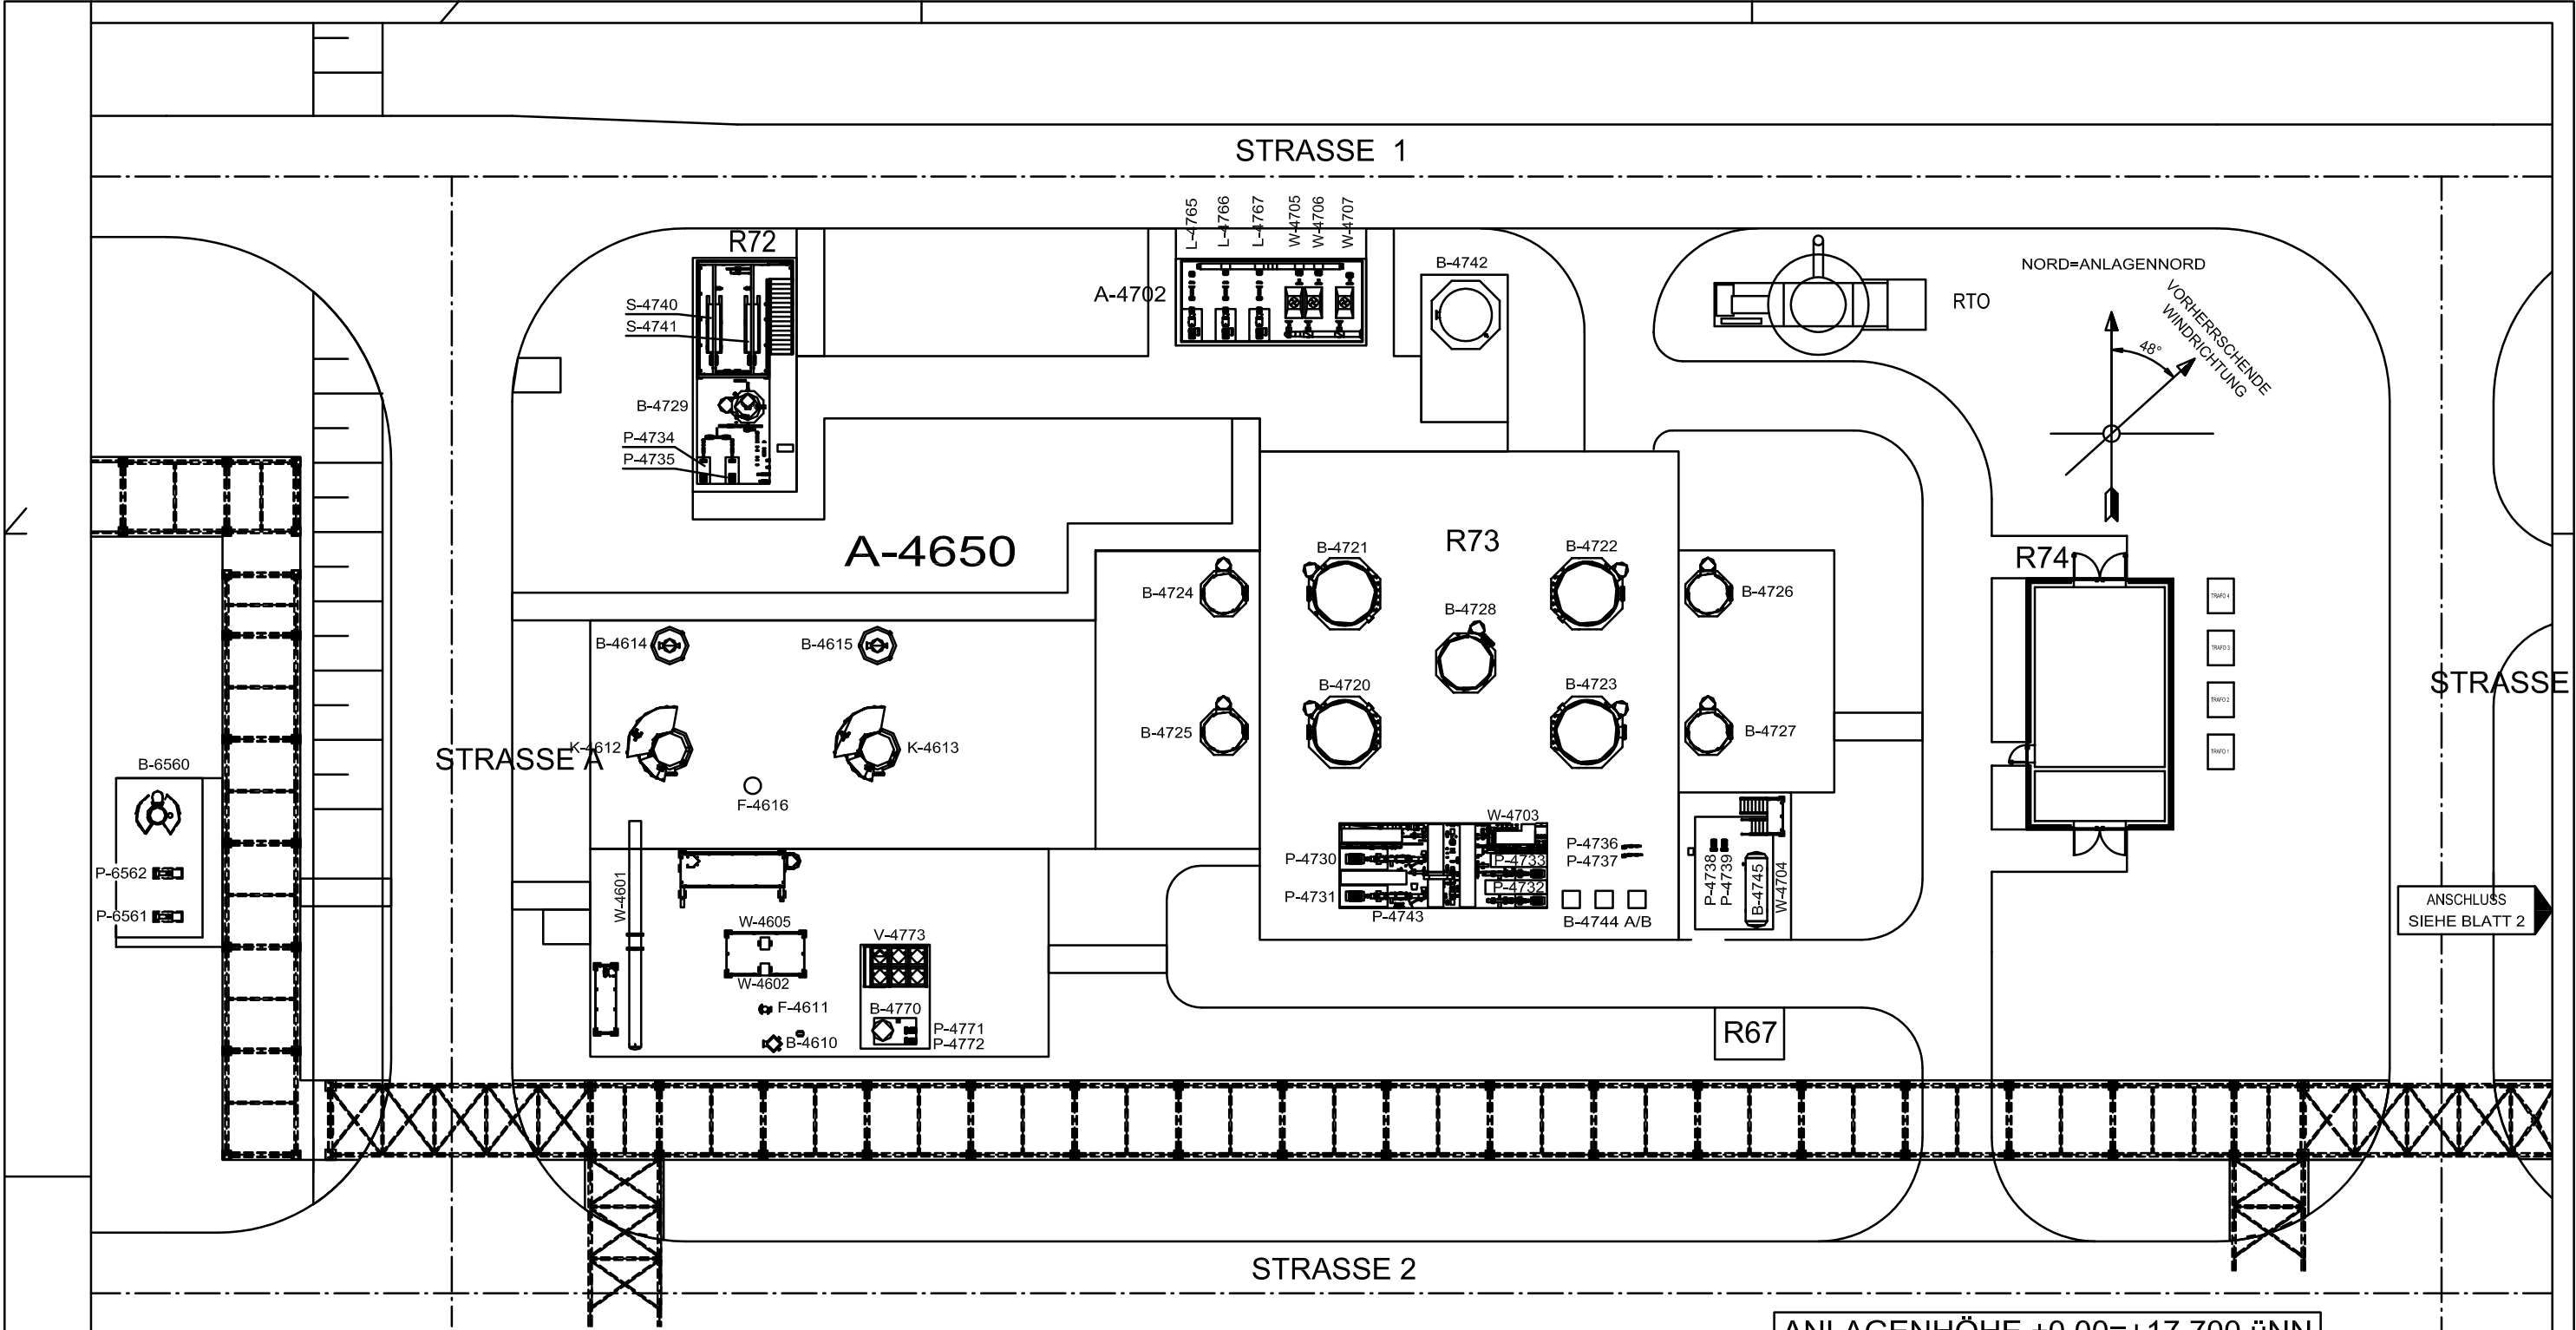


EQUIPMENTLISTE

GEBAEUDELISTE

Gebäude	Equipment-Nr.	Bezeichnung	Gebäude	Equipment-Nr.	Bezeichnung	Gebäude	Bezeichnung
R73	B-6560	Kondensatsammelbehälter	R72	B-4729	Zentrifugenfiltrattank	R72	Gebäude Schwefeltrennung und -verladung
	P-6561/62	Kondensatpumpe	R72	P-4734/35	Zentrifugenfiltratpumpen	R73	Gebäude Schwefelherstellung
	B-4770	Kühlwassertank		B-4745	Natronlaugentank	R74	E-Gebäude Schwefelherstellung
	W-4601	Sauergaskühler		P-4738/39	Natronlaugepumpen	R67	Analysencontainer Schwefelherstellung
	P-4771/72	Kühlwasserpumpen + Rohrleitungen	R73	B-4744 A/B	Nährstofflagertank (2 IBCs)		
	W-4703	Waschlösungskühler	R73	P-4736/37	Nährstoffdosierpumpen		
	B-4610	Freiflüssigkeitsabscheider		W-4602/05	Sauergaserhitzer (elektrisch)		
	F-4611	Koaleszenzabscheider		F-4616	Gasfilter		
	K-4612/13	Absorptionskolonne		RTO	Regenerative Nachverbrennungsanlage		
	B-4614/15	Freiflüssigkeitsabscheider	R73	P-4743	Entschäumerpumpe		
R73	B-4720/21/22/23	Bioreaktor		A-4702	Bioreaktor-Belüftungseinheit mit		
R73	B-4728	Waschlösungstank		L-4765/66/67	Bioreaktor-Belüftungsventilatoren		
	B-4724/25/26/27	Bioreaktor-Belüftungsüberlaufbehälter		W-4705/06/07	Bioreaktor-Luftkühler		
	P-4746/47/48/49	Pumpe Belüftungstank (nicht dargestellt)		B-4742	Bioreaktor-Luftbehälter		
R73	P-4730/31	Waschlösungskreislaufpumpe		W-4704	Laugentankhitzer (elektrisch)		
R73	P-4732/33	Bioreaktor-Spraypumpen		V-4773	Kühlwasser-Luftkühler		
R72	S-4740/41	Schwefel-Dekantierzentrifuge					

ANLAGENHÖHE ±0,00=+17.700 üNN

B UEBERARBEITET		17.12.2015		IMN/FVD	-
A ERSTAUSGABE		04.12.2015		IMN/FVD	-
Ind.	Änderung		Datum	EngFa./Gez.,gepr.	Gez.,gepr.
	Datum:	Name:	Kontraktor-Logo: IMN		
Bearb.:	04.12.2015	IMN/FVD			
Gepr.:	-	-			
Norm:					
Datum: 04.12.2015		Engineering-Firma	EMPG	ExxonMobil Production ExxonMobil Production Deutschland GmbH Rathorst 12 - 30659 Hannover - +49-(0)511-641-0	
Gez.: F. VOGES		Gez.: -			
Original-Blattgröße: DIN A2		Gepr.: -			
Maßstab: 1: 250		RLMRKWK1 RUEHLERMOOR KWK-ANLAGE LH1 GEBAEUDEZEICHNUNG BUILDING FLOOR PLAN ARCHITECTURAL PLAN KWK-ANLAGE GEBAEUDE- UND EQUIPMENTPLAN - BLATT 1			
Blatt: 01/07					
Dateiname: RLMRKWK1 230000 001010					
Klassifizierung: GR	Zg.-Nr.	RLMRKWK1230000000101B			

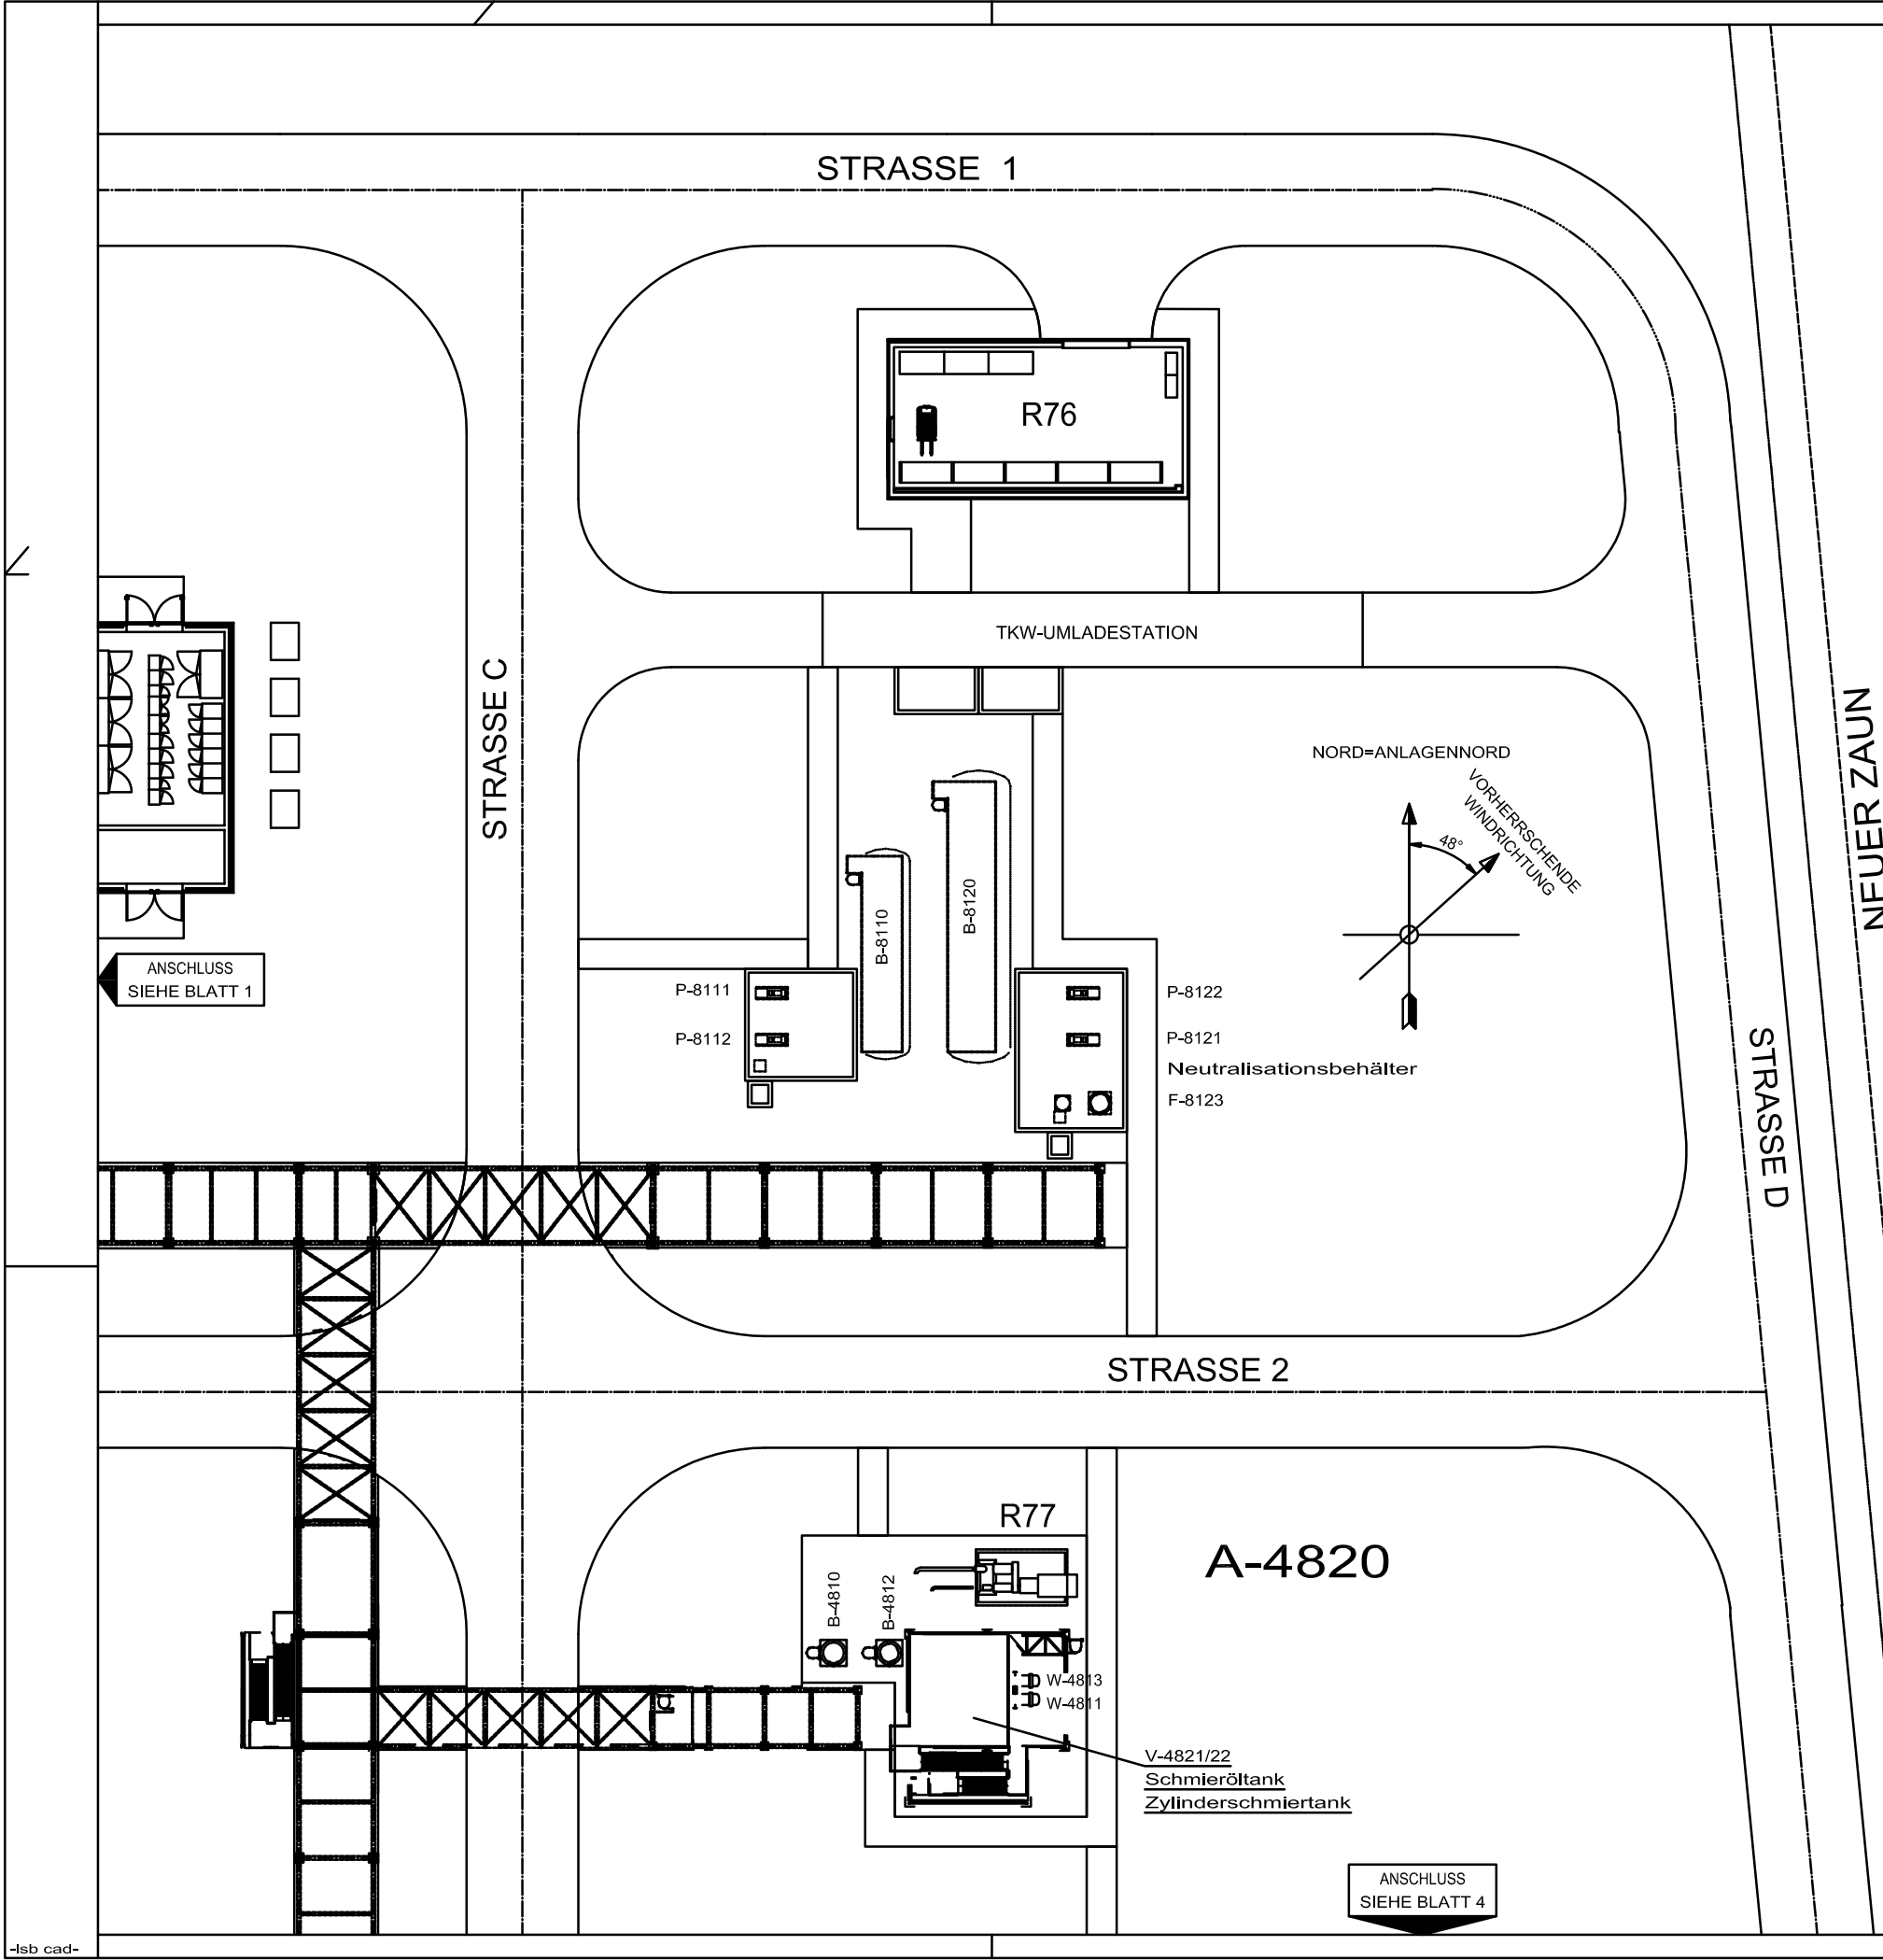

GEBAEUDELISTE

Gebäude	Bezeichnung
R76	Chemikalien-Lager
R77	Einhausung Gaskompressor

EQUIPMENTLISTE

Gebäude	Equipment-Nr.	Bezeichnung
R77	A-4820	Schraubenverdichtersystem mit
	V-4821/22	Schraubenverdichter
	-	Schmieröltank
	-	Zylinderschmiertank
	B-4810	Ansaugbehälter, 1. Stufe
	W-4811	Verdichterzwischenkühler
	W-4813	Verdichterrückstromkühler
	B-4812	Ansaugbehälter, 2. Stufe
	B-8110	Laugelagerbehälter
	P-8111/12	Laugepumpe
	B-8120	Säurelagerbehälter
	P-8121/22	Säurepumpe
	-	Neutralisationsbehälter
R76	F-8123	Säurefilter/-wäscher
	-	Chemikalienlager
	-	TKW-Umladestation
	-	LKW-Umladestation
	-	Druckgaslager

ANLAGENHÖHE ±0,00=+17.700 üNN

B UEBERARBEITET		17.12.2015		IMN/FV	-
A ERSTAUSGABE		07.12.2015		IMN/FV	-
Ind.	Änderung			Datum	Eng.Fa./Gez.,gepr. Gez.,gepr.
	Datum:	Name:		Kontraktor-Benennung:	
Bearb.:	07.12.2015	IMN/FV		IMN GMBH	
Gepr.:	-	-		Kontraktor-Dokumentennummer:	
Norm:				01426-202	
Datum: 07.12.2015		Engineering-Firma	EMPG		
Gez.: F. VOGES		Gez.: -			
Original-Blattgröße: DIN A2		Gepr.: -	Gepr.: -		
Maßstab: 1: 250		RLMRKWK1 RUEHLERMOOR KWK – ANLAGE LH1 GEBAEUDEZEICHNUNG BUILDING FLOOR PLAN ARCHITECTURAL PLAN KWK-ANLAGE GEBAEUDE- UND EQUIPMENTPLAN – BLATT 2			
Blatt: 02/07					
Dateiname: RLMRKWK1 230000 001020					
Klassifizierung: GR	Zg.-Nr.	RLMRKWK1230000000102B			

SIEHE BLATT 2
ANSCHLUSS

STRASSE 2

R77

A-4820

W-4813

W-4811

V-4821/22

NORD=ANLAGENNORD

VORHERRSCHENDE
WINDRICHTUNG

48°

ANSCHLUSS
SIEHE BLATT 3

STRASSE C

STRASSE D

NEUER ZAUN

R78

Abgaskamin

R32

Erdschluslöschspule

Tr-001

10 / 6 kV - Transformator

Tr-002

10 / 0,4 kV - Transformator

R52

ANLAGENHÖHE ±0,00=+17.700 üNN

GEBAEUDELISTE

Gebäude	Bezeichnung
R32	Zentrales Stationsgebäude EMSR
R52	Trafostand Zentrales Stationgebäude EMSR
R77	Einhausung Gaskompressor
R78	Container Notstromaggregat

EQUIPMENTLISTE

Gebäude	Equipment-Nr.	Bezeichnung
R77	B-5170	Kohlenwasserstoffkondensat-Behälter
	P-5171	Kohlenwasserstoffkondensat-Pumpe
	A-4820	Schraubenverdichtersystem mit
	V-4821/22	Schraubenverdichter
	B-4810	Ansaugbehälter, 1. Stufe
	W-4811	Verdichterzwischenkühler
	W-4813	Verdichterrückstromkühler
R52	B-4812	Ansaugbehälter, 2. Stufe
	-	Erdschluslöschspule
	Tr-001	10 / 6 kV - Transformator
R52	Tr-002	10 / 0,4 kV - Transformator



B-5170

P-5171

STRASSE 3

ANSCHLUSS
SIEHE BLATT 6

B UEBERARBEITET			17.12.2015		IMN/FVD	-		
A ERSTAUSGABE			07.12.2015		IMN/FVD	-		
Ind.			Änderung		Datum		Eng.Fa./Gez.,gepr.	Gez.,gepr.
Datum:		Name:			Kontraktor-Benennung:			
Bearb.: 07.12.2015		IMN/FVD			IMN GMBH			
Gepr.: -		-			Kontraktor-Dokumentennummer:			
Norm:					01426-204			
Datum: 07.12.2015		Engineering-Firma		EMPG		 ExxonMobil Production Deutschland GmbH Rathaus 12 - 30055 Hannover - +49-(0)511-641-0		
Gez.: F.VOGES		Gez.: -		Gez.: -				
Original-Blattgröße: DIN A2		Gepr.: -		Gepr.: -				
Maßstab: 1: 250		RLMRKWK1 RUEHLERMOOR KWK-ANLAGE LH1 GEBAEUDEZEICHNUNG BUILDING FLOOR PLAN ARCHITECTURAL PLAN KWK-ANLAGE GEBAEUDE- UND EQUIPMENTPLAN - BLATT 4						
Blatt: 04/07								
Dateiname: RLMRKWK1 230000 001040								
Klassifizierung: GR		Zg.-Nr. RLMRKWK1230000000104B						

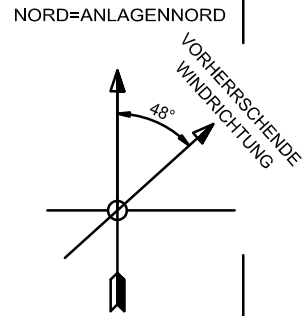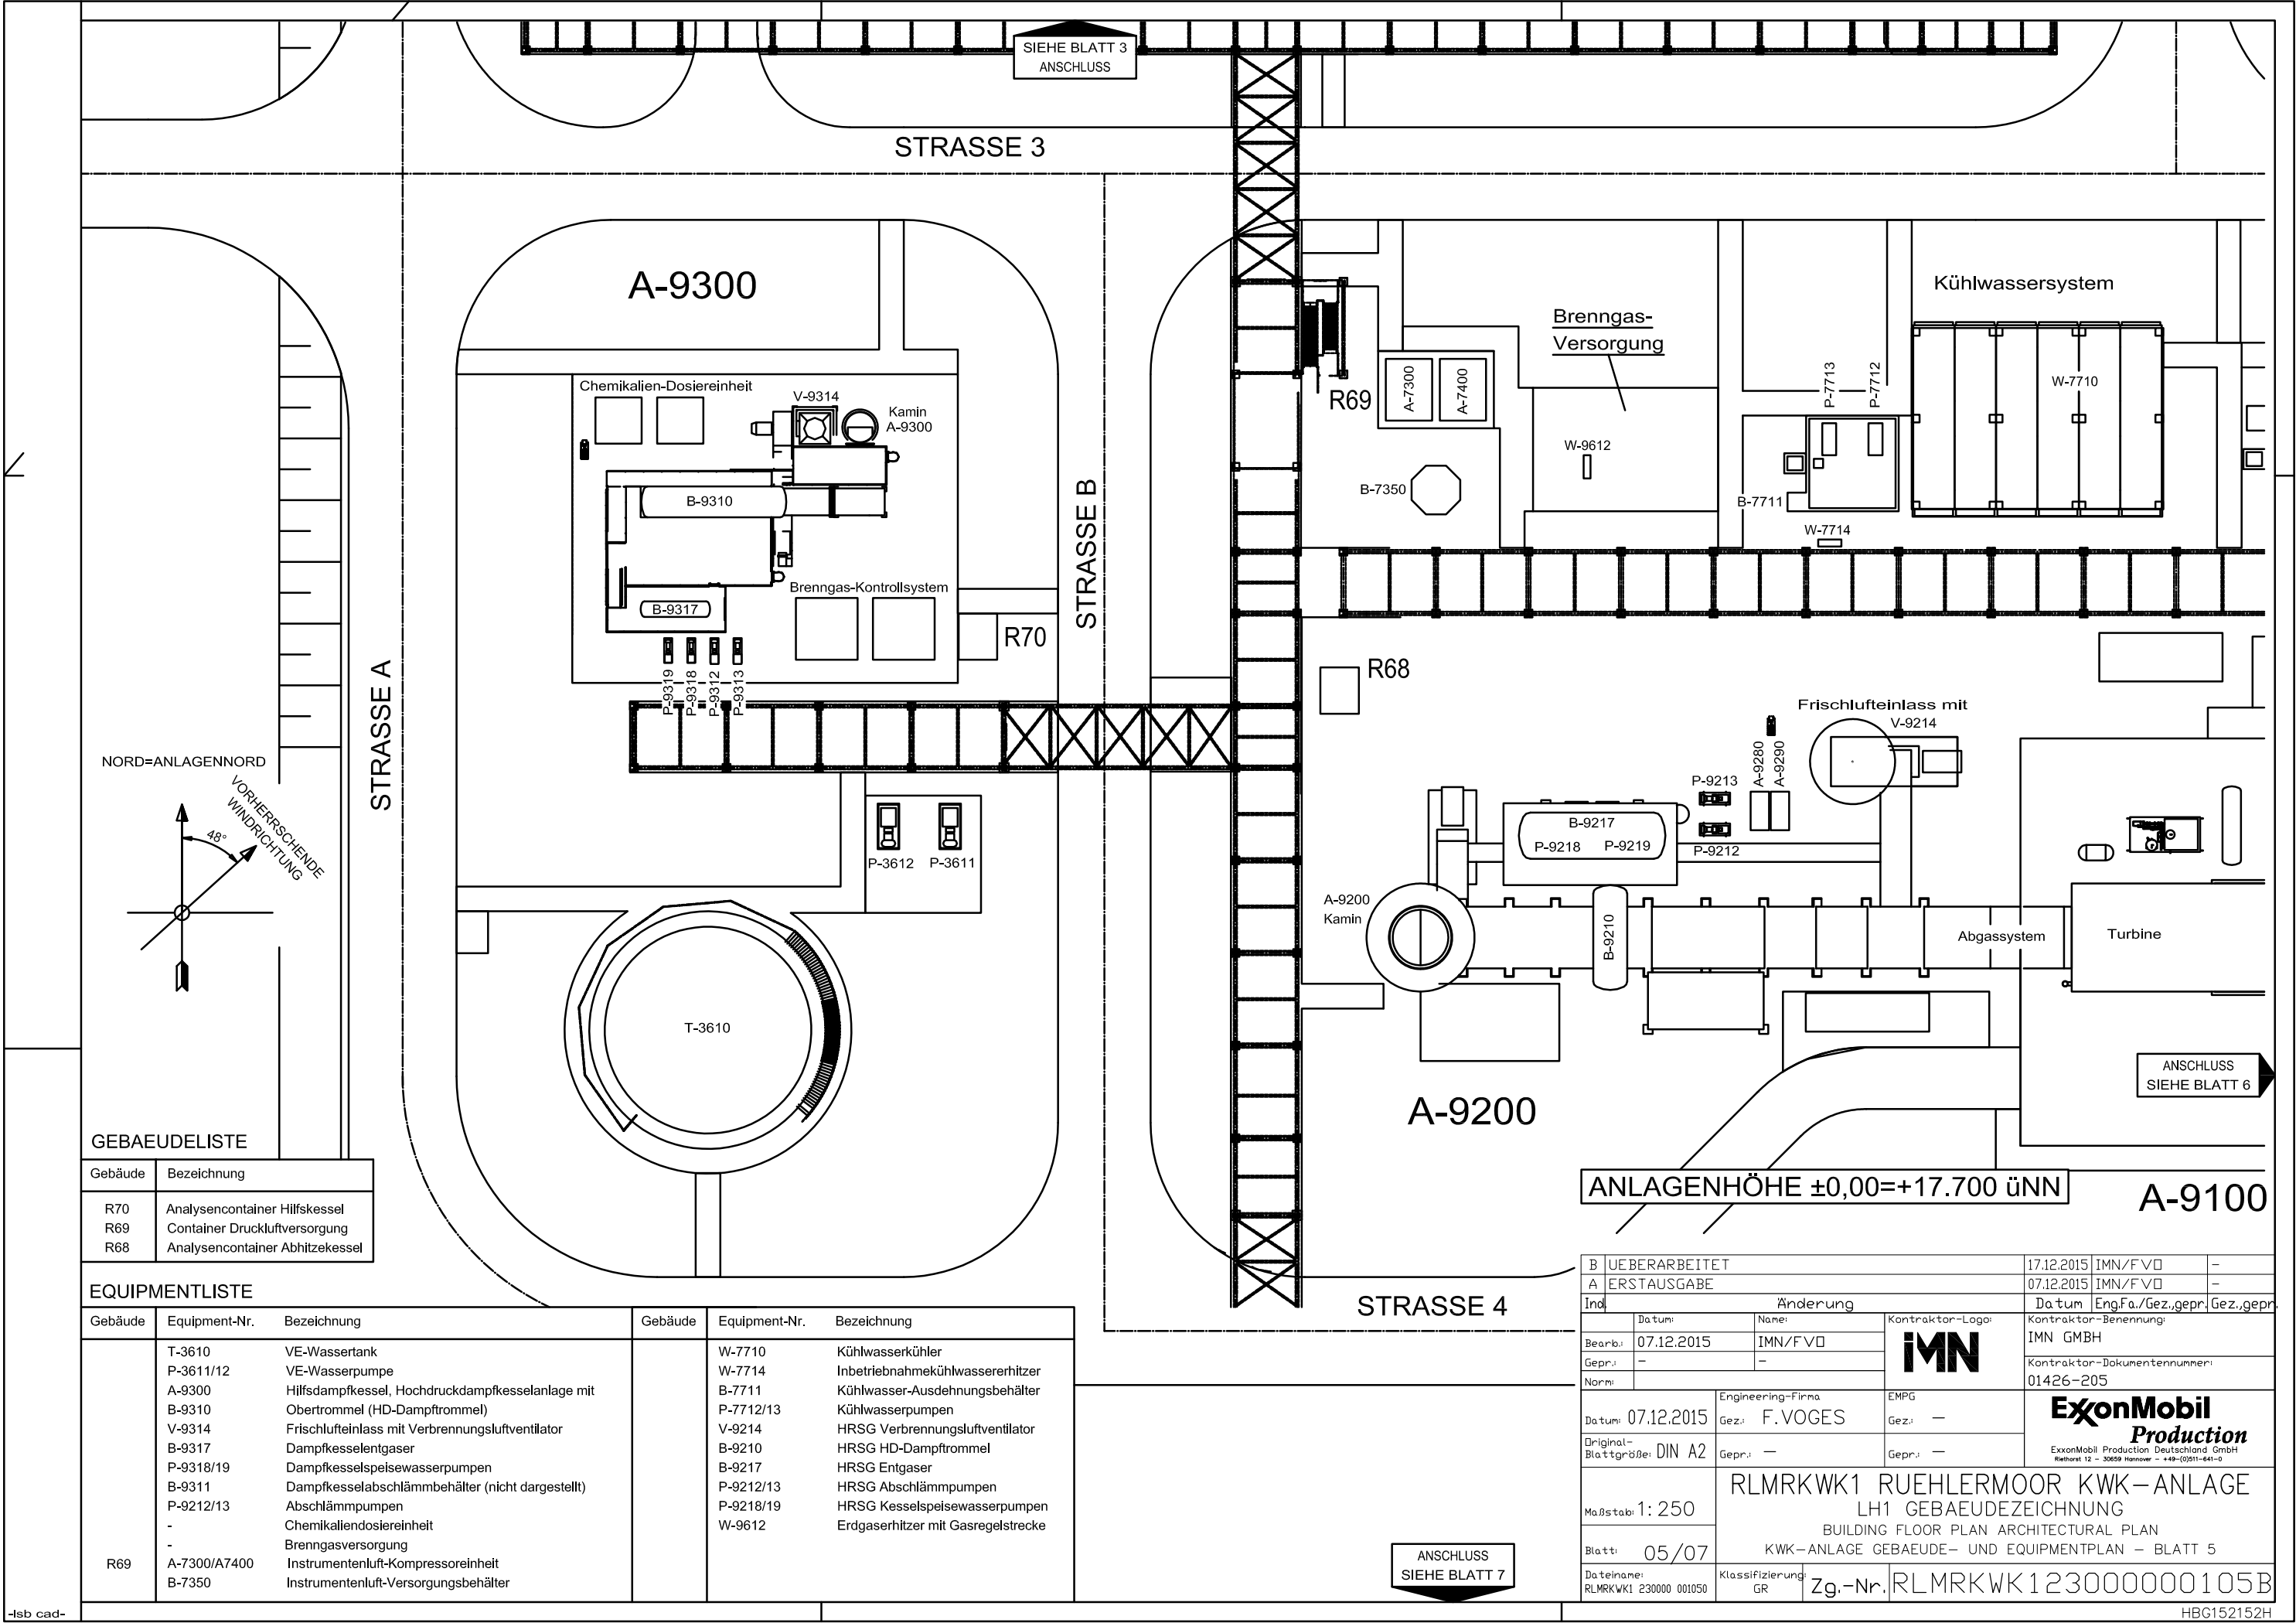

GEBÄUDELISTE

Gebäude	Bezeichnung
R70	Analysencontainer Hilfskessel
R69	Container Druckluftversorgung
R68	Analysencontainer Abhitzekessel

EQUIPMENTLISTE

Gebäude	Equipment-Nr.	Bezeichnung	Gebäude	Equipment-Nr.	Bezeichnung
R69	T-3610	VE-Wassertank	A-9100	W-7710	Kühlwasserkühler
	P-3611/12	VE-Wasserpumpe		W-7714	Inbetriebnahmekühlwassererhitzer
	A-9300	Hilfsdampfkessel, Hochdruckdampfkesselanlage mit		B-7711	Kühlwasser-Ausdehnungsbehälter
	B-9310	Obertrommel (HD-Dampftrommel)		P-7712/13	Kühlwasserpumpen
	V-9314	Frischlufteinlass mit Verbrennungsluftventilator		V-9214	HRSG Verbrennungsluftventilator
	B-9317	Dampfkesselentgaser		B-9210	HRSG HD-Dampftrommel
	P-9318/19	Dampfkesselspeisewasserpumpen		B-9217	HRSG Entgaser
	B-9311	Dampfkesselabschlämmbehälter (nicht dargestellt)		P-9212/13	HRSG Abschlämmpumpen
	P-9212/13	Abschlämmpumpen		P-9218/19	HRSG Kesselspeisewasserpumpen
	-	Chemikaliendosiereinheit		W-9612	Erdgaserhitzer mit Gasregelstrecke
	-	Brenngasversorgung			
	A-7300/A7400	Instrumentenluft-Kompressoreinheit			
	B-7350	Instrumentenluft-Versorgungsbehälter			

ANLAGENHÖHE ±0,00=+17.700 üNN

A-9100

B UEBERARBEITET		17.12.2015		IMN/FVD	-
A ERSTAUSGABE		07.12.2015		IMN/FVD	-
Ind.		Änderung		Datum Eng.Fa./Gez.,gepr. Gez.,gepr.	
Datum:		Name:		Kontraktor-Logo:	
Bearb.: 07.12.2015		IMN/FVD			
Gepr.: -		-			
Norm:					
Datum: 07.12.2015		Engineering-Firma		EMPG	
Gez.: F. VOGES		Gez.: -			
Original-Blattgröße: DIN A2		Gepr.: -			
Maßstab: 1: 250		Gepr.: -		ExxonMobil Production Deutschland GmbH Rethorst 12 - 30659 Hannover - +49-(0)511-641-0	
Blatt: 05/07		RLMRKWK1 RUEHLERMOOR KWK-ANLAGE LH1 GEBAEUDEZEICHNUNG BUILDING FLOOR PLAN ARCHITECTURAL PLAN KWK-ANLAGE GEBAEUDE- UND EQUIPMENTPLAN - BLATT 5			
Dateiname: RLMRKWK1 230000 001050		Klassifizierung: GR		Zg.-Nr. RLMRKWK123000000105B	

ANSCHLUSS
SIEHE BLATT 7

ANSCHLUSS
SIEHE BLATT 6

SIEHE BLATT 3
ANSCHLUSS

SIEHE BLATT 4
ANSCHLUSS

STRASSE 3

GEBAEUDELISTE

Gebäude	Bezeichnung
R54	Gebäude Mittelspannungsschaltanlage
R56	110kV Schaltanlage
R58	Netz-Transformator 11,5 kV / 110 kV
R60	Maschinen-Transformator 11,5 kV / 10 kV / 6kV
R66	Generator Leistungsschalter
R53	Container Starteinheit Gasturbine
R65	Container Löschanlage Gasturbine
R64	Gebäude Gasturbine

EQUIPMENTLISTE

Gebäude	Equipment-Nr.	Bezeichnung
	P-7712/13	Kühlwasserpumpen
	W-7710	Kühlwasserkühler
	V-9214	HRSG Verbrennungsluftventilator
	B-5701	Waschwasser-Auffangbehälter
	B-5704	Schmieröl-Auffangbehälter
	B-9711	Frostschutz-Ausdehnungsbehälter
	P-9712/13	Frostschutzpumpen
	W-9710	Frostschutzwärmetauscher
	GSUT	Netz-Transformator 11,5 kV / 110 kV
	UAT	Maschinen-Transformator 11,5 kV / 10 kV / 6kV
R58	GIS	110 kV_HV-Schaltanlage
R60	-	Gasturbine
R56	-	Öl-/Gasmodul mit Schmieröltank
R64	-	Brenngaskontrollsystem mit Brenngassieb
R64	-	Generator
R64	-	Lufteinlasssystem mit statischen Mehrfachfiltersystem
R64	-	Axiales Abluftsystem mit Schalldämpfer und Dehnungsstück
R64	-	Turbinenreinigungseinheit mit Waschwasservorratstank
R64	-	Kühlwassersystem
R64	-	Frostschutzsystem

R54

R60

UAT

R58

GSUT

R56

GIS

R53

R66

R65

R64

A-9100

NORD=ANLAGENNORD

VORHERRSCHENDE
WINDRICHTUNG
48°

STRASSE D

NEUER ZAUN


ANLAGENHÖHE ±0,00=+17.700 üNN

ANSCHLUSS
SIEHE BLATT 5

STRASSE 4

ANSCHLUSS
SIEHE BLATT 7

B UEBERARBEITET		17.12.2015		IMN/FVD	-
A ERSTAUSGABE		08.12.2015		IMN/FVD	-
Ind.	Änderung			Datum	Eng.Fa./Gez.gepr. Gez.gepr.
	Datum:	Name:		Kontraktor-Benennung:	
Bearb.:	08.12.2015	IMN/FVD		IMN GMBH	
Gepr.:	-	-		Kontraktor-Dokumentennummer:	
Norm:				01426-206	
Datum:	08.12.2015	Engineering-Firma	EMPG		ExxonMobil Production Deutschland GmbH Rathaus 12 - 30698 Hannover - +49-(0)511-641-0
Gez.:	F.VOGES	Gez.:	-		
Original-Blattgröße:	DIN A2	Gepr.:	-		
Maßstab: 1: 250		RLMRKWK1 RUEHLERMOOR KWK-ANLAGE LH1 GEBAEUDEZEICHNUNG BUILDING FLOOR PLAN ARCHITECTURAL PLAN KWK-ANLAGE GEBAEUDE- UND EQUIPMENTPLAN - BLATT 6			
Blatt: 06/07					
Dateiname: RLMRKWK1 230000 001060		Klassifizierung: GR	Zg.-Nr. RLMRKWK1230000000106B		

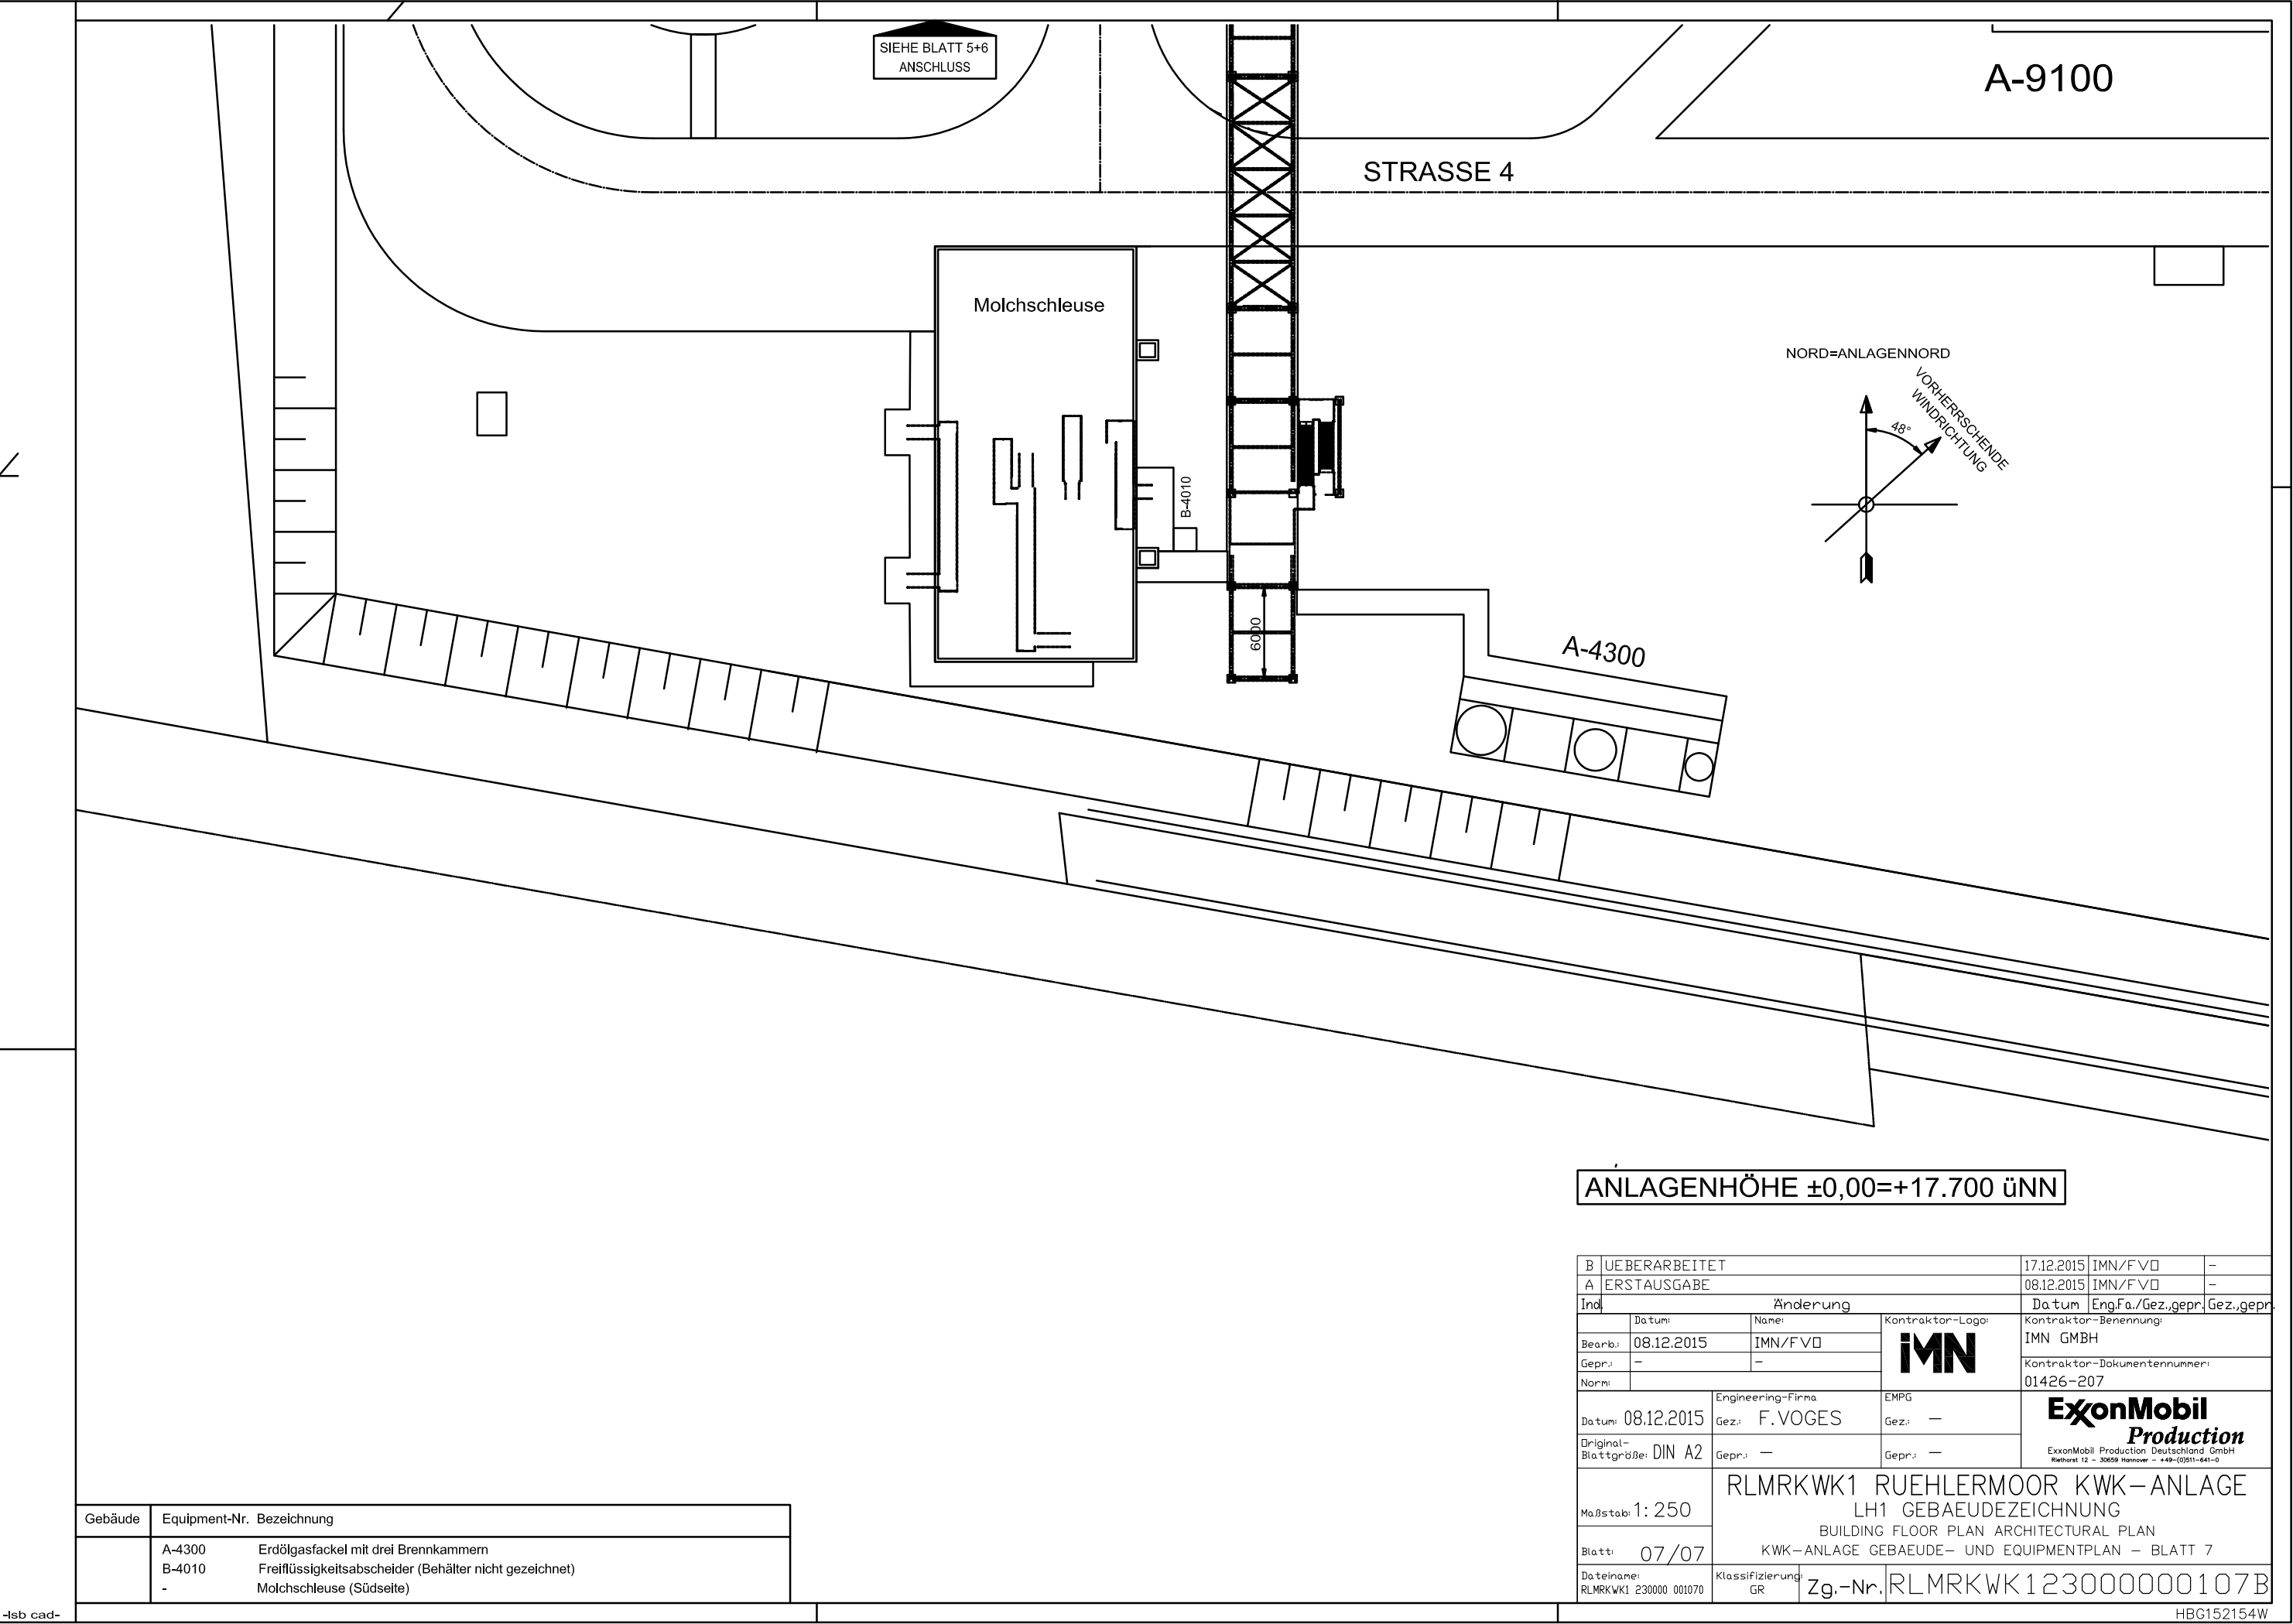

ANLAGENHÖHE ±0,00=+17.700 üNN

Gebäude	Equipment-Nr.	Bezeichnung
	A-4300	Erdölgasfackel mit drei Brennkammern
	B-4010	Freiflüssigkeitsabscheider (Behälter nicht gezeichnet)
	-	Molchschleuse (Südseite)


B UEBERARBEITET		17.12.2015		IMN/FV	-
A ERSTAUSGABE		08.12.2015		IMN/FV	-
Ind.	Änderung			Datum	Eng.Fa./Gez.,gepr.
	Datum:	Name:		Kontoraktor-Benennung:	
Bearb.:	08.12.2015	IMN/FV		IMN GMBH	
Gepr.:	-	-		Kontoraktor-Dokumentennummer:	
Norm:				01426-207	
Datum: 08.12.2015		Engineering-Firma	EMPG		
Gez.: F. VOGES		Gez.:	—		
Original-Blattgröße: DIN A2		Gepr.:	—	ExxonMobil Production Deutschland GmbH Rietthorst 12 — 30659 Hannover — +49-(0)511-641-0	
Maßstab: 1: 250		RLMRKWK1 RUEHLERMOOR KWK-ANLAGE LH1 GEBAEUDEZEICHNUNG BUILDING FLOOR PLAN ARCHITECTURAL PLAN KWK-ANLAGE GEBAEUDE- UND EQUIPMENTPLAN - BLATT 7			
Blatt: 07/07					
Dateiname: RLMRKWK1 230000 001070		Klassifizierung: GR	Zg.-Nr.	RLMRKWK1230000000107B	

3.7 Maschinenzeichnungen



Nachstehend sind Ausführungsbeispiele für den Abhitzekeessel, den Hilfsdampfkessel, die Süßgasverdichtung sowie die Wasseraufbereitung zeichnerisch dargestellt.

Anlagen:

- Abs-03-07_Aufstellung_HRSG BI_1-3_Ausführungsbeispiel.pdf
- Abs-03-07_Hilfsdampfkessel Ausführungsbeispiel Babcock_Borsig.pdf
- Abs-03-07_SchraubenkompressorMAN_Süßgasverdichtung_Ausführungsbeispiel.pdf
- Abs-03-07_Seitenansicht Wasseraufbereitung GE_Ausführungsbeispiel.pdf

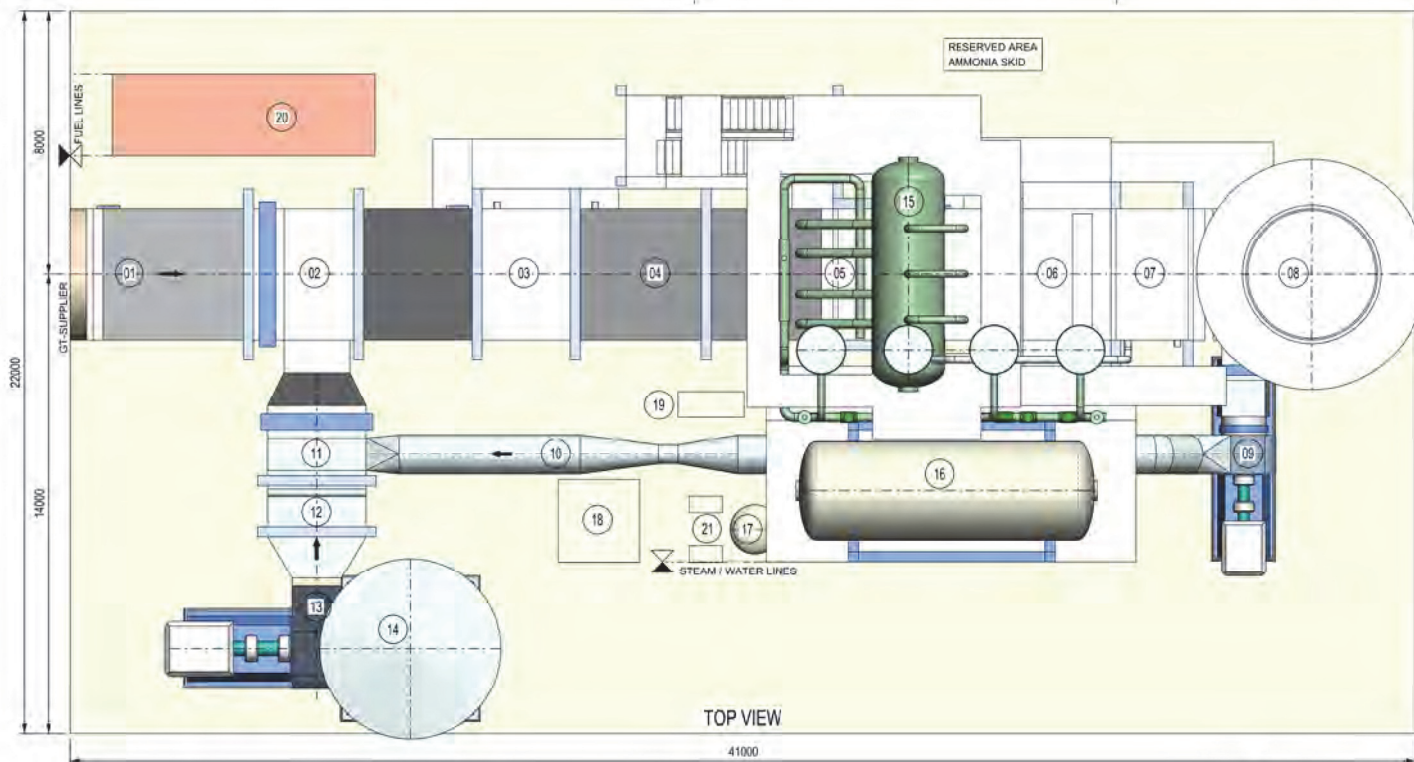

EMPG RUEHLERMOOR HRSG		
MAIN EQUIPMENT		
No.	EQUIPMENT DESCRIPTION	SYSTEM
01	GT-EXHAUST DUCT INCL EXPANSION JOINT	
02	FLUE GAS DUCT WITH FRESH AIR CONNECTION	
03	BURNERBOX	
04	HRSG INLET DUCT	
05	HRSG SH + EVAP MODULE	
06	AIG & SCR SECTION	
07	HRSG ECO MODULE	
08	HRSG OUTLET & STACK	
09	FLUEGAS RECIRCULATION FAN	
10	FLUEGAS RECIRCULATION DUCTING	
11	FLUEGAS MIXING UNIT	
12	AIR PREHEATER	
13	FD-FAN	
14	AIR INTAKE DUCTING	
15	STEAM DRUM	
16	DEAERATOR	
17	BLOW DOWN TANK	
18	CHEMICAL DOSING UNIT	
19	SAMPLING SYSTEM	
20	BURNER SKIDS	
21	BLOW DOWN PUMPS	
22	FEEDWATER PUMPS	

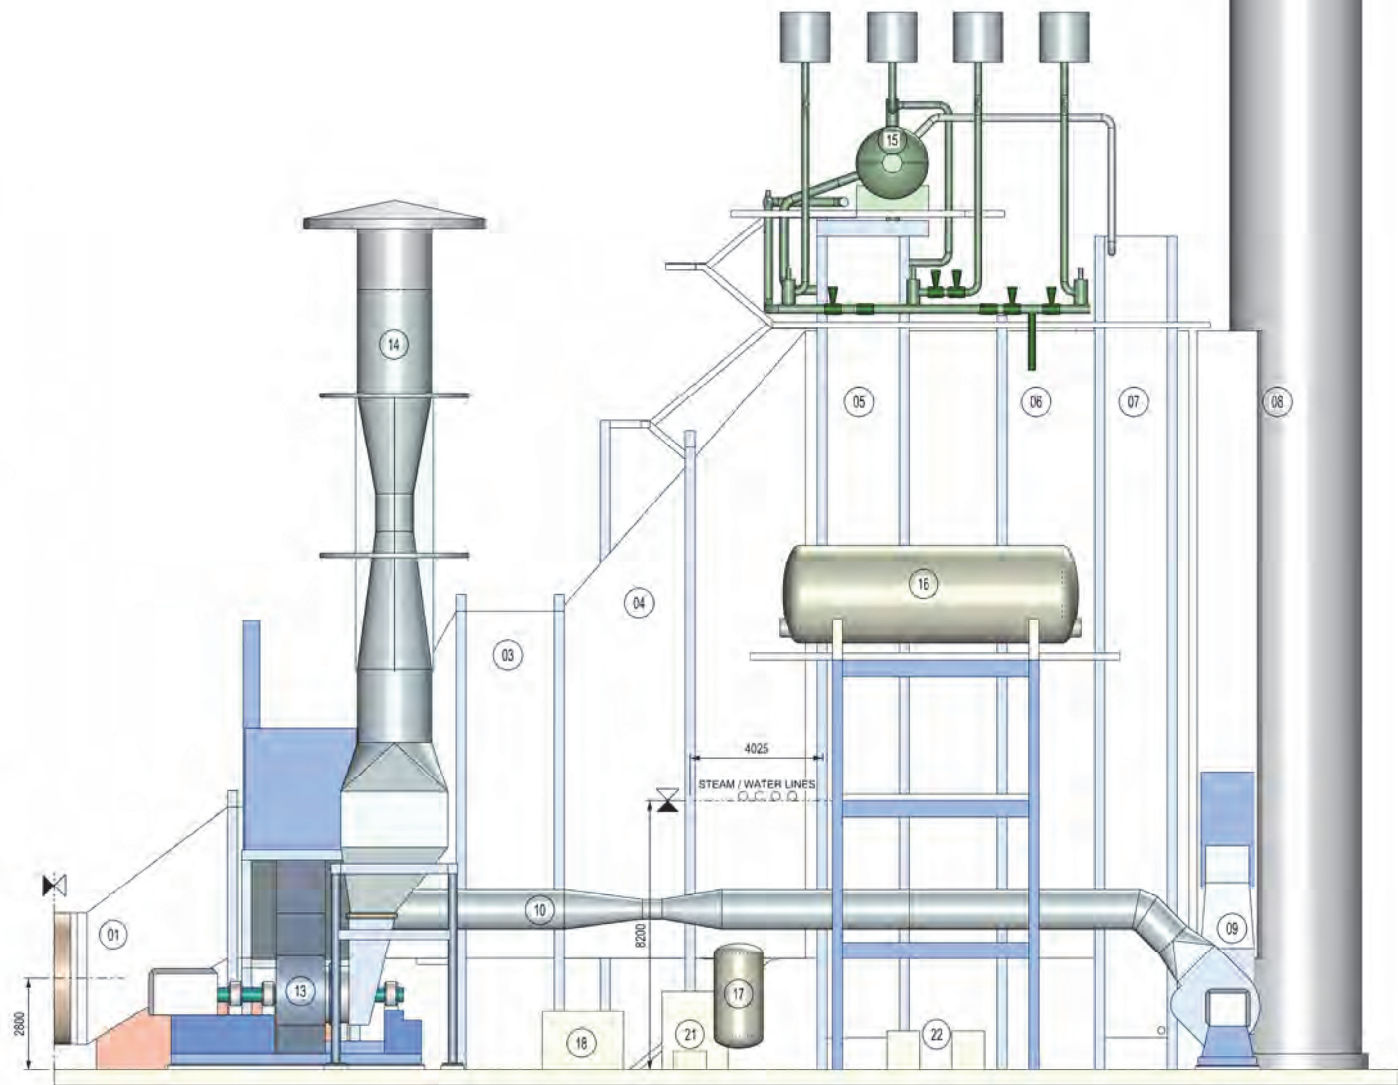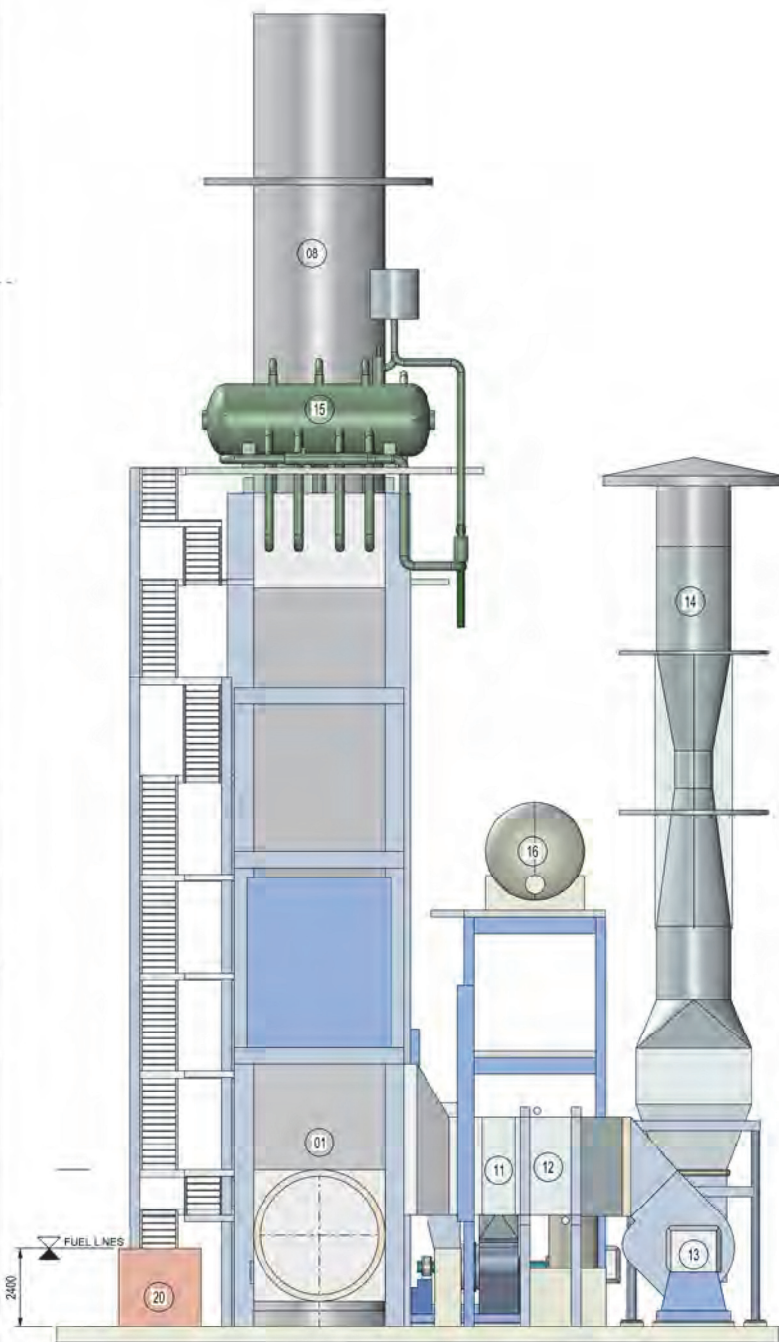

AUSFÜHRUNGSBEISPIEL
Abhitzedampferzeuger Blatt 1/3

BATTERY LIMIT NEM CLIENT

ABBREVIATIONS		
AD Access Door 600x600	TOC Top Of Concrete	UON Unless Otherwise Noted
OP Observation Port 100x150	TOS Top Of Steel	U/I Uplo and Including
BOS Bottom Of Steel	TOG Top Of Grating	CL Center Line
BOP Bottom Of Piping	CTC Center To Center	

**ALL DIMENSIONS ARE PRELIMINARY
AND SUBJECT TO DETAIL AND FINAL ENGINEERING**


CLIENT NAME
CLIENT PROJECT
EMPGRUEHLERMOOR

REVISION DESCRIPTION	DESIGNATION	ITEM NUMBER	CLIENT
1ST TIME			

DATE	NAME	DATE	NAME	DATE	NAME


TITLE	PROJECT	PBS	DRAWING NUMBER	REV
GENERAL ARRANGEMENT HEAT RECOVERY STEAM GENERATOR	H1483	100	05-001	0


16 form: A1 (841x594 mm)

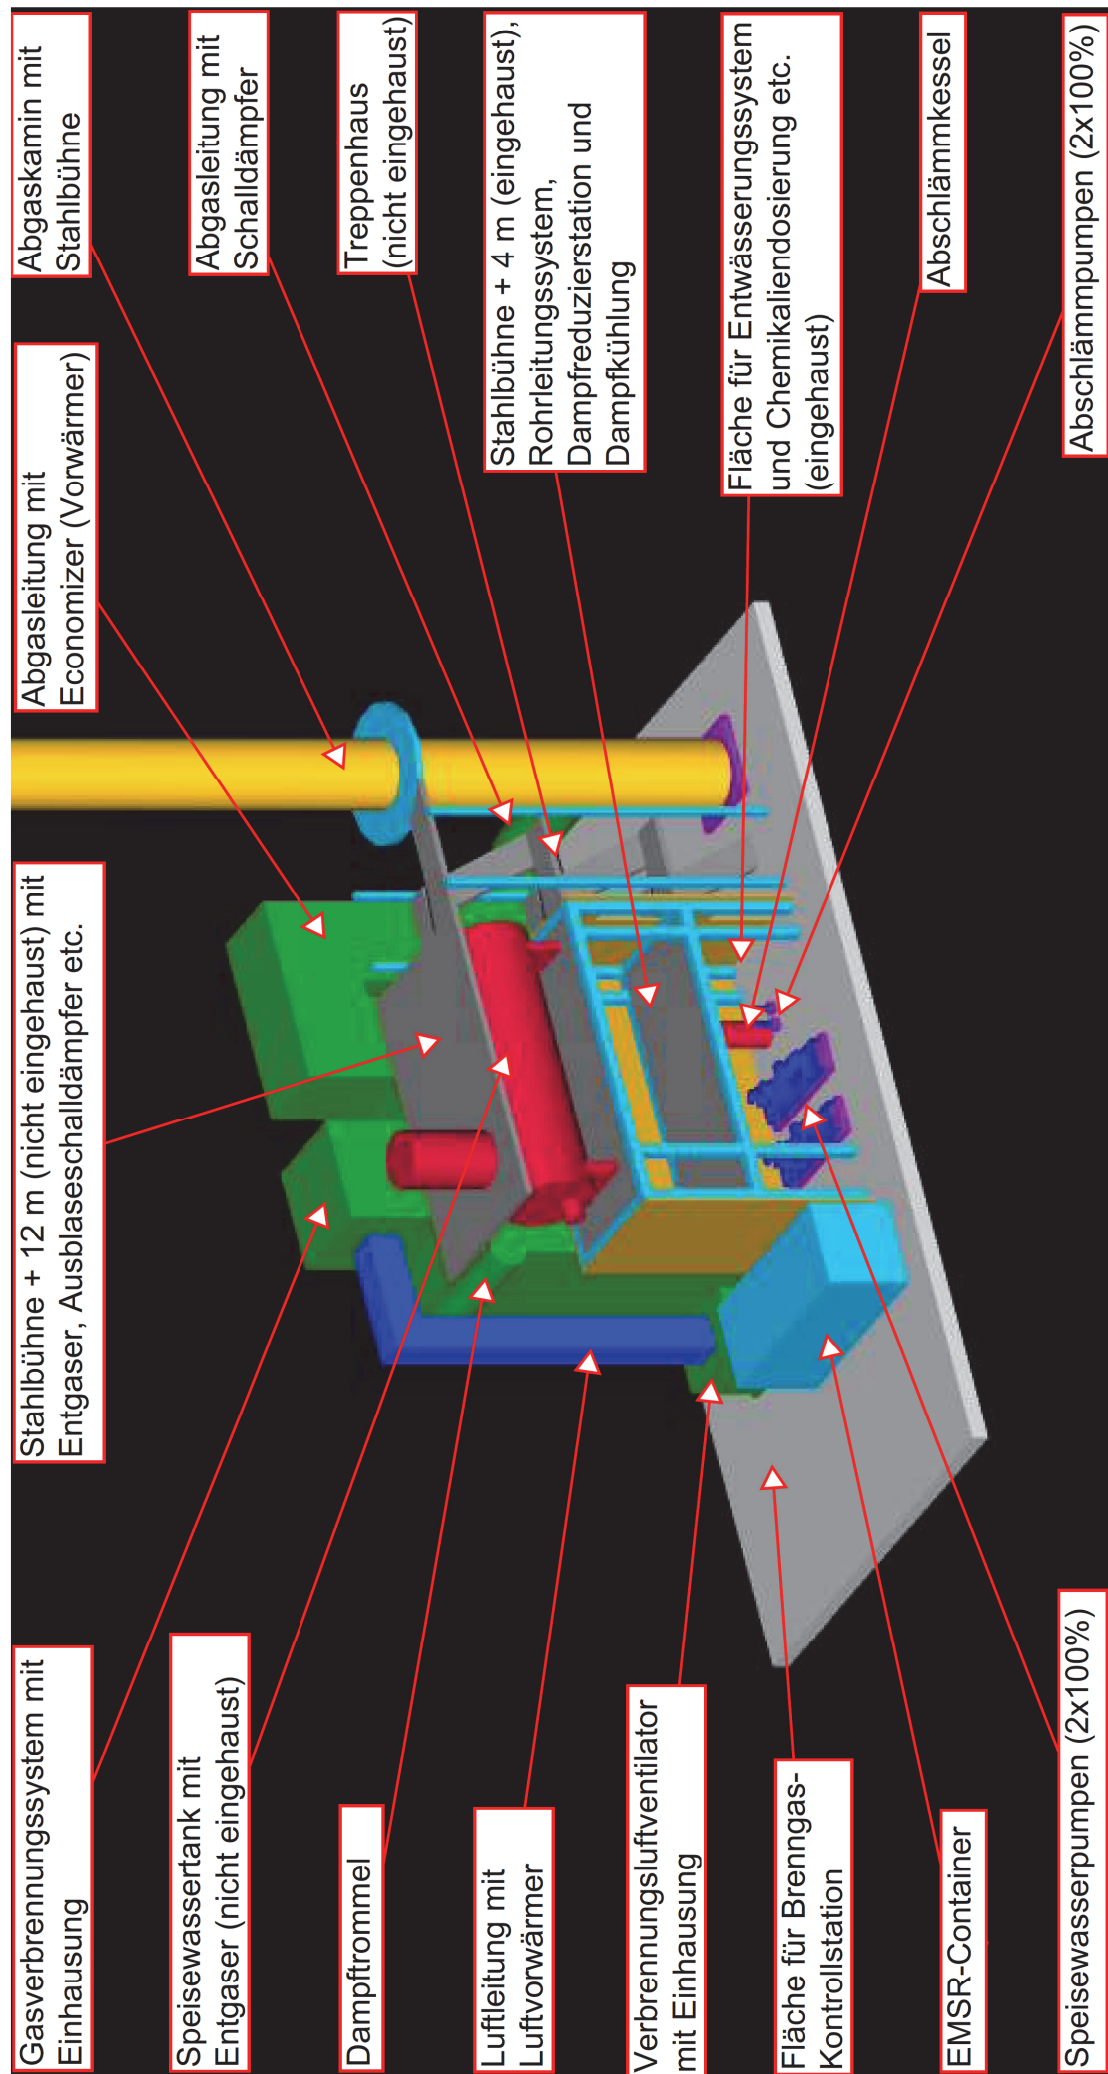

Process Gas Screw Compressors

AUSFÜHRUNGSBEISPIEL - Kompressor Süssgasverdichtung

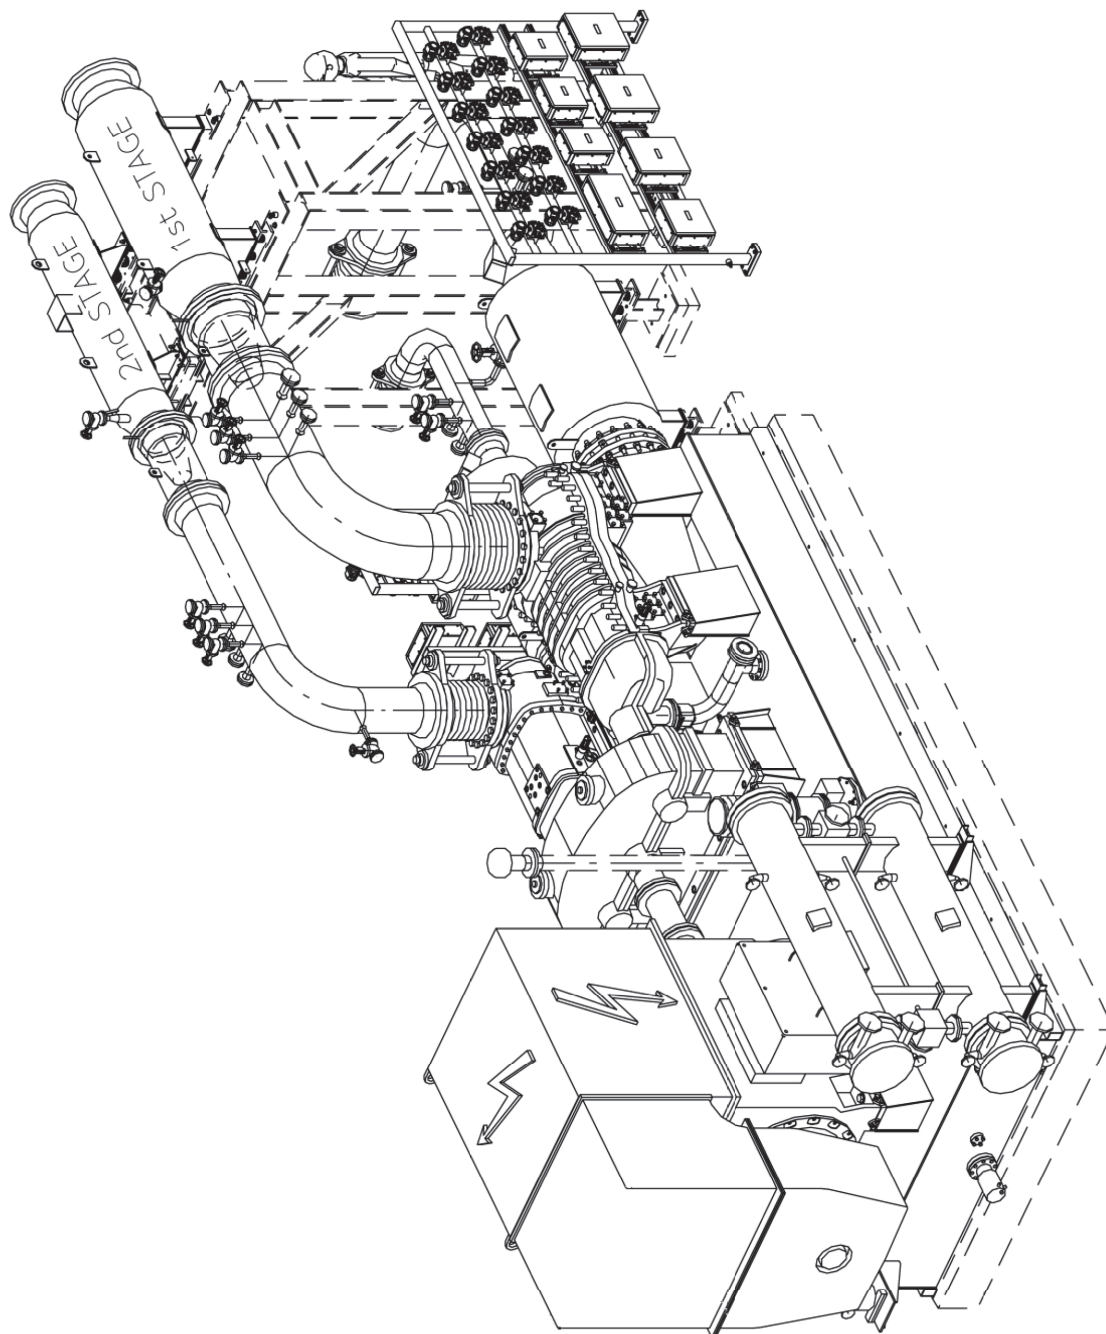

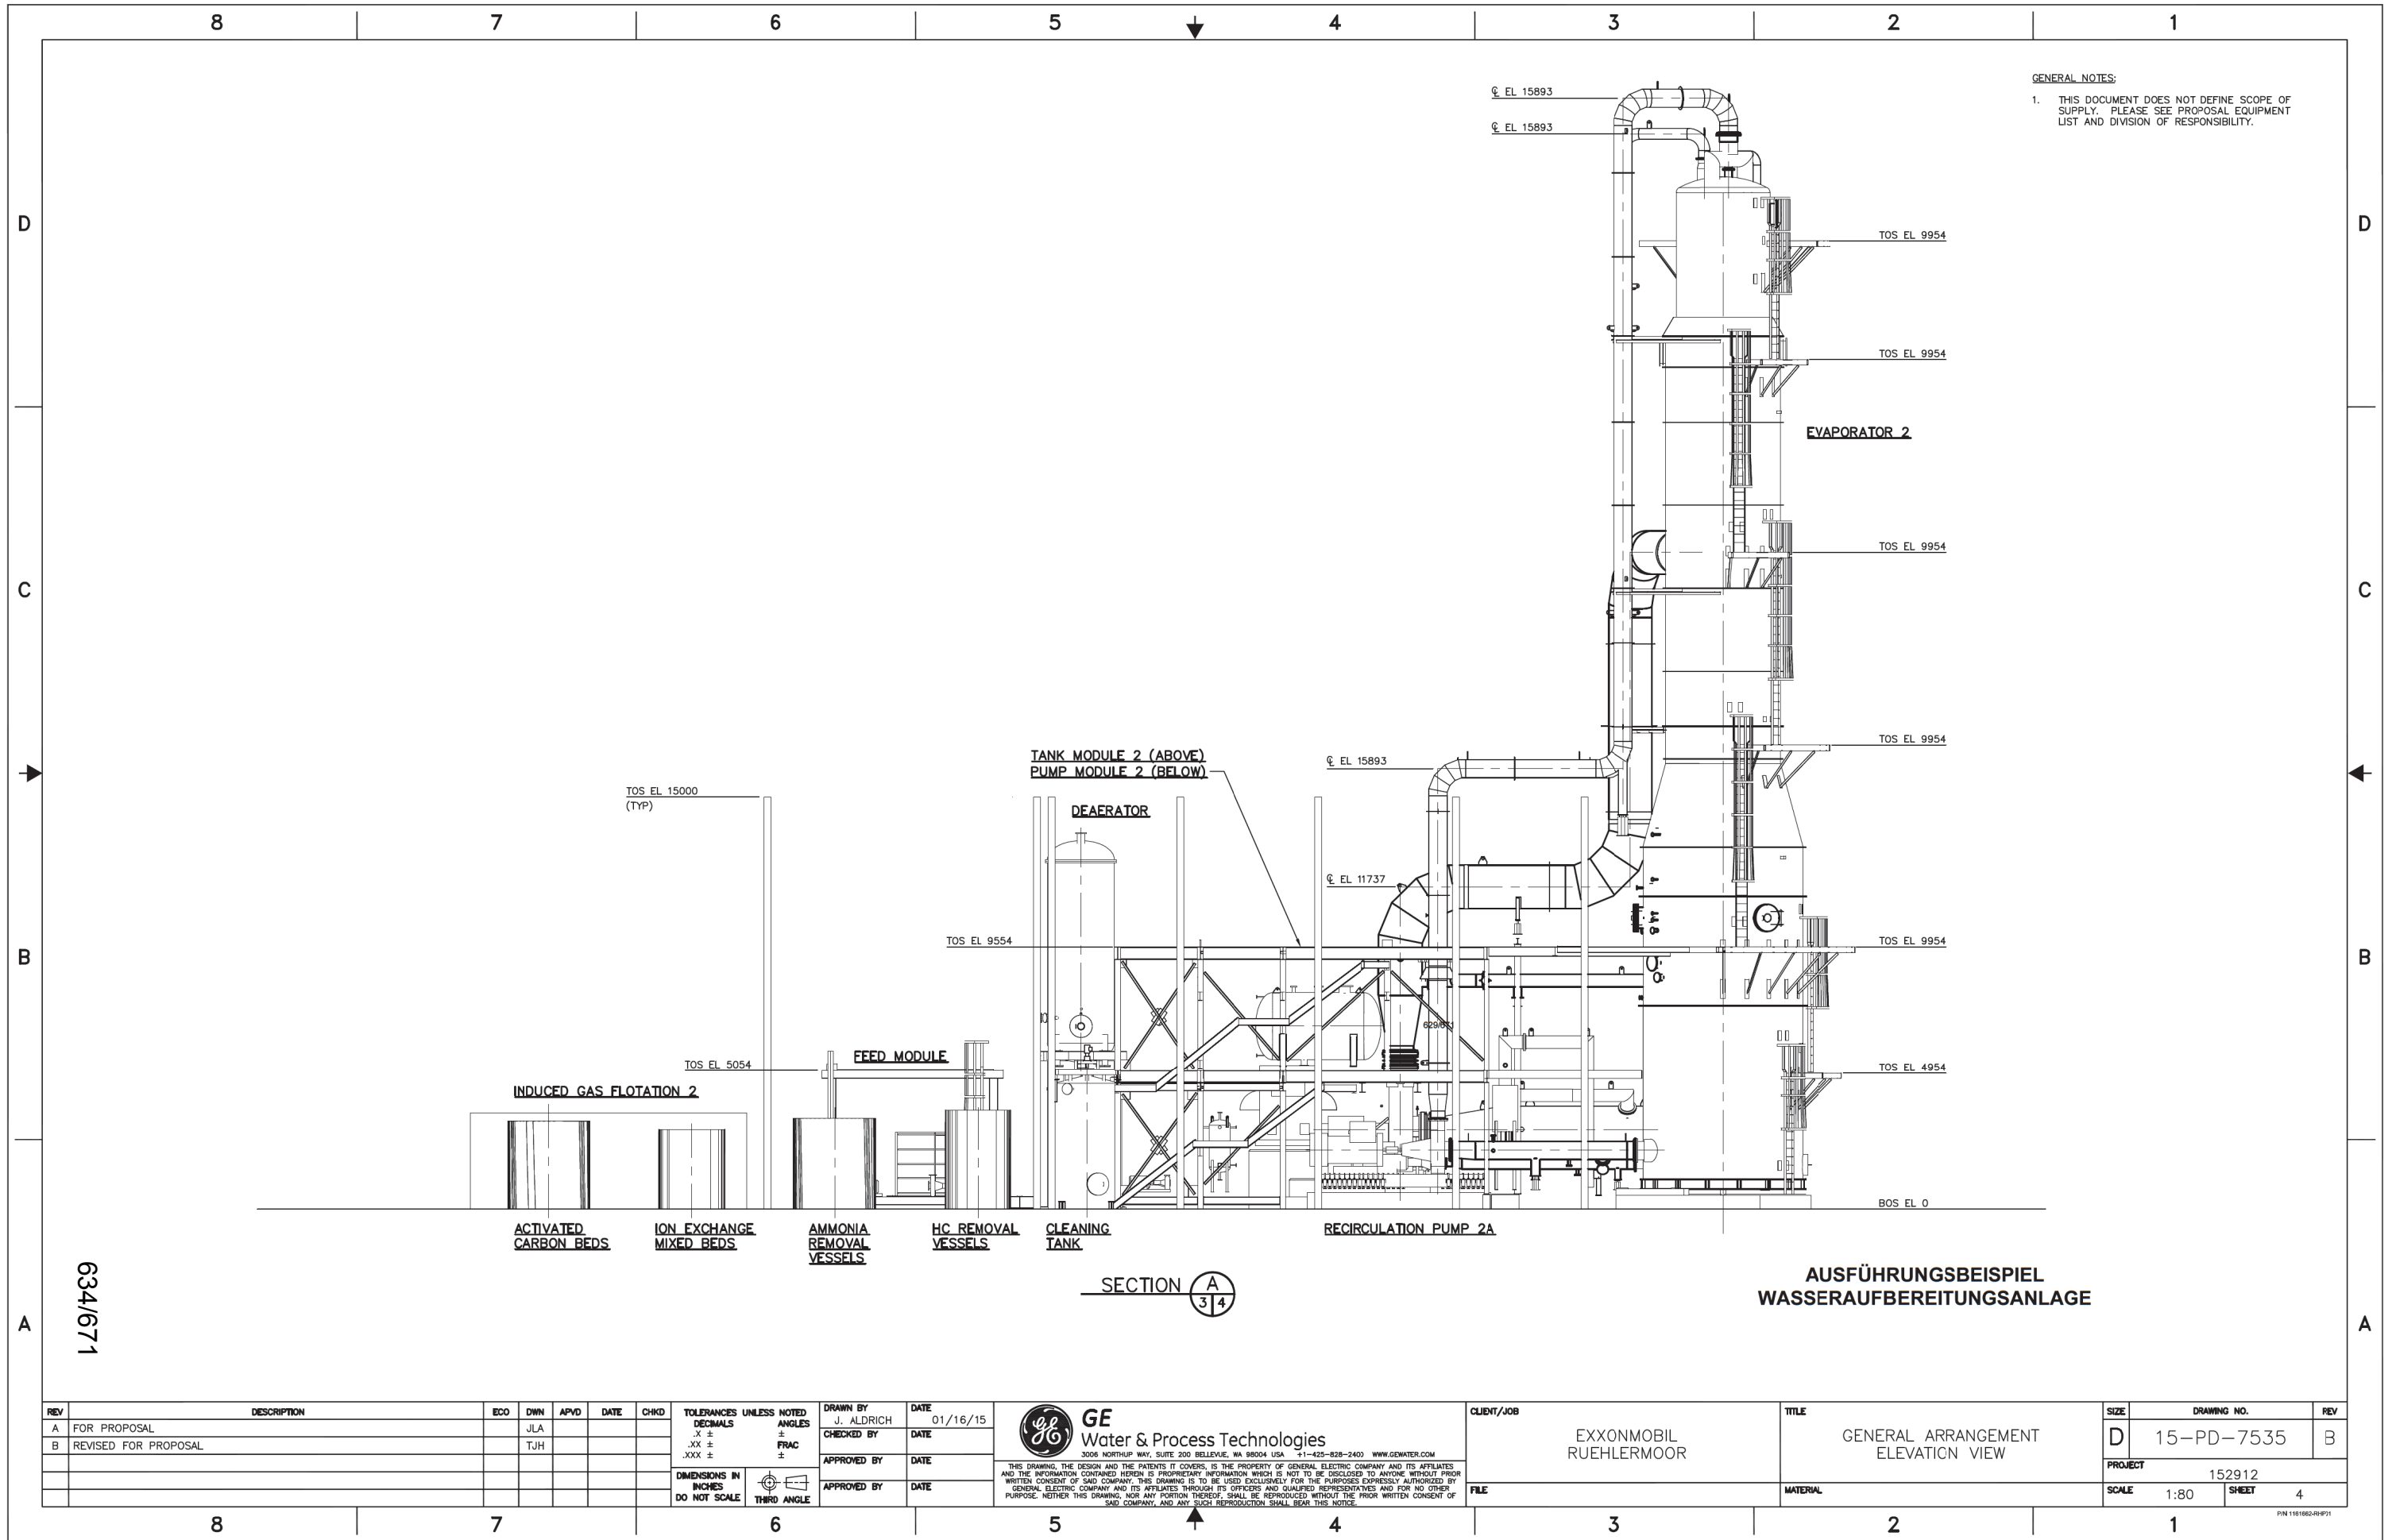

GENERAL NOTES:
1. THIS DOCUMENT DOES NOT DEFINE SCOPE OF SUPPLY. PLEASE SEE PROPOSAL EQUIPMENT LIST AND DIVISION OF RESPONSIBILITY.

634/671

REV	DESCRIPTION	ECO	DWN	APVD	DATE	CHKD	TOLERANCES UNLESS NOTED DECIMALS .X ± .XX ± .XXX ±	THIRD ANGLE	DRAWN BY J. ALDRICH	DATE 01/16/15	CLIENT/JOB EXXONMOBIL RUEHLERMOOR	TITLE GENERAL ARRANGEMENT ELEVATION VIEW	SIZE D	DRAWING NO. 15-PD-7535	REV B
A	FOR PROPOSAL		JLA						CHECKED BY	DATE					
B	REVISED FOR PROPOSAL		TJH						APPROVED BY	DATE					
									APPROVED BY	DATE					

THIS DRAWING, THE DESIGN AND THE PATENTS IT COVERS, IS THE PROPERTY OF GENERAL ELECTRIC COMPANY AND ITS AFFILIATES AND THE INFORMATION CONTAINED HEREIN IS PROPRIETARY INFORMATION WHICH IS NOT TO BE DISCLOSED TO ANYONE WITHOUT PRIOR WRITTEN CONSENT OF SAID COMPANY. THIS DRAWING IS TO BE USED EXCLUSIVELY FOR THE PURPOSES EXPRESSLY AUTHORIZED BY GENERAL ELECTRIC COMPANY AND ITS AFFILIATES THROUGH ITS OFFICERS AND QUALIFIED REPRESENTATIVES AND FOR NO OTHER PURPOSE. NEITHER THIS DRAWING, NOR ANY PORTION THEREOF, SHALL BE REPRODUCED WITHOUT THE PRIOR WRITTEN CONSENT OF SAID COMPANY, AND ANY SUCH REPRODUCTION SHALL BEAR THIS NOTICE.

GE Water & Process Technologies
3006 NORTHUP WAY, SUITE 200 BELLEVUE, WA 98004 USA +1-425-828-2403 WWW.GEWATER.COM

FILE MATERIAL

PROJECT 152912
SCALE 1:80 SHEET 4

PIN 1101662-R0P21


3.8 Fließbilder

3.8.1 Grundfließbild mit Zusatzinformationen nach DIN EN ISO 10628

Im Anhang zu diesem Kapitel finden sich ein übergeordnetes Grundfließbild der Gesamtanlage sowie die Grundfließbilder der einzelnen Anlagenteile.

Anlagen:

- Abs-03-08-01-01_RLMRKWK1_050000_01101.pdf
- Abs-03-08-01-02_RLMRKWK1_050000_008010.pdf
- Abs-03-08-01-03_RLMRKWK1_050000_010010.pdf
- Abs-03-08-01-04_RLMRKWK1_050000_004010.pdf
- Abs-03-08-01-05_RLMRKWK1_050000_007010.pdf
- Abs-03-08-01-06_RLMRKWK1_050000_013010.pdf
- Abs-03-08-01-07_RLMRKWK1_050000_012010.pdf
- Abs-03-08-01-08_RLMRKWK1_050000_006010.pdf
- Abs-03-08-01-09_RLMRKWK1_050000_009010.pdf

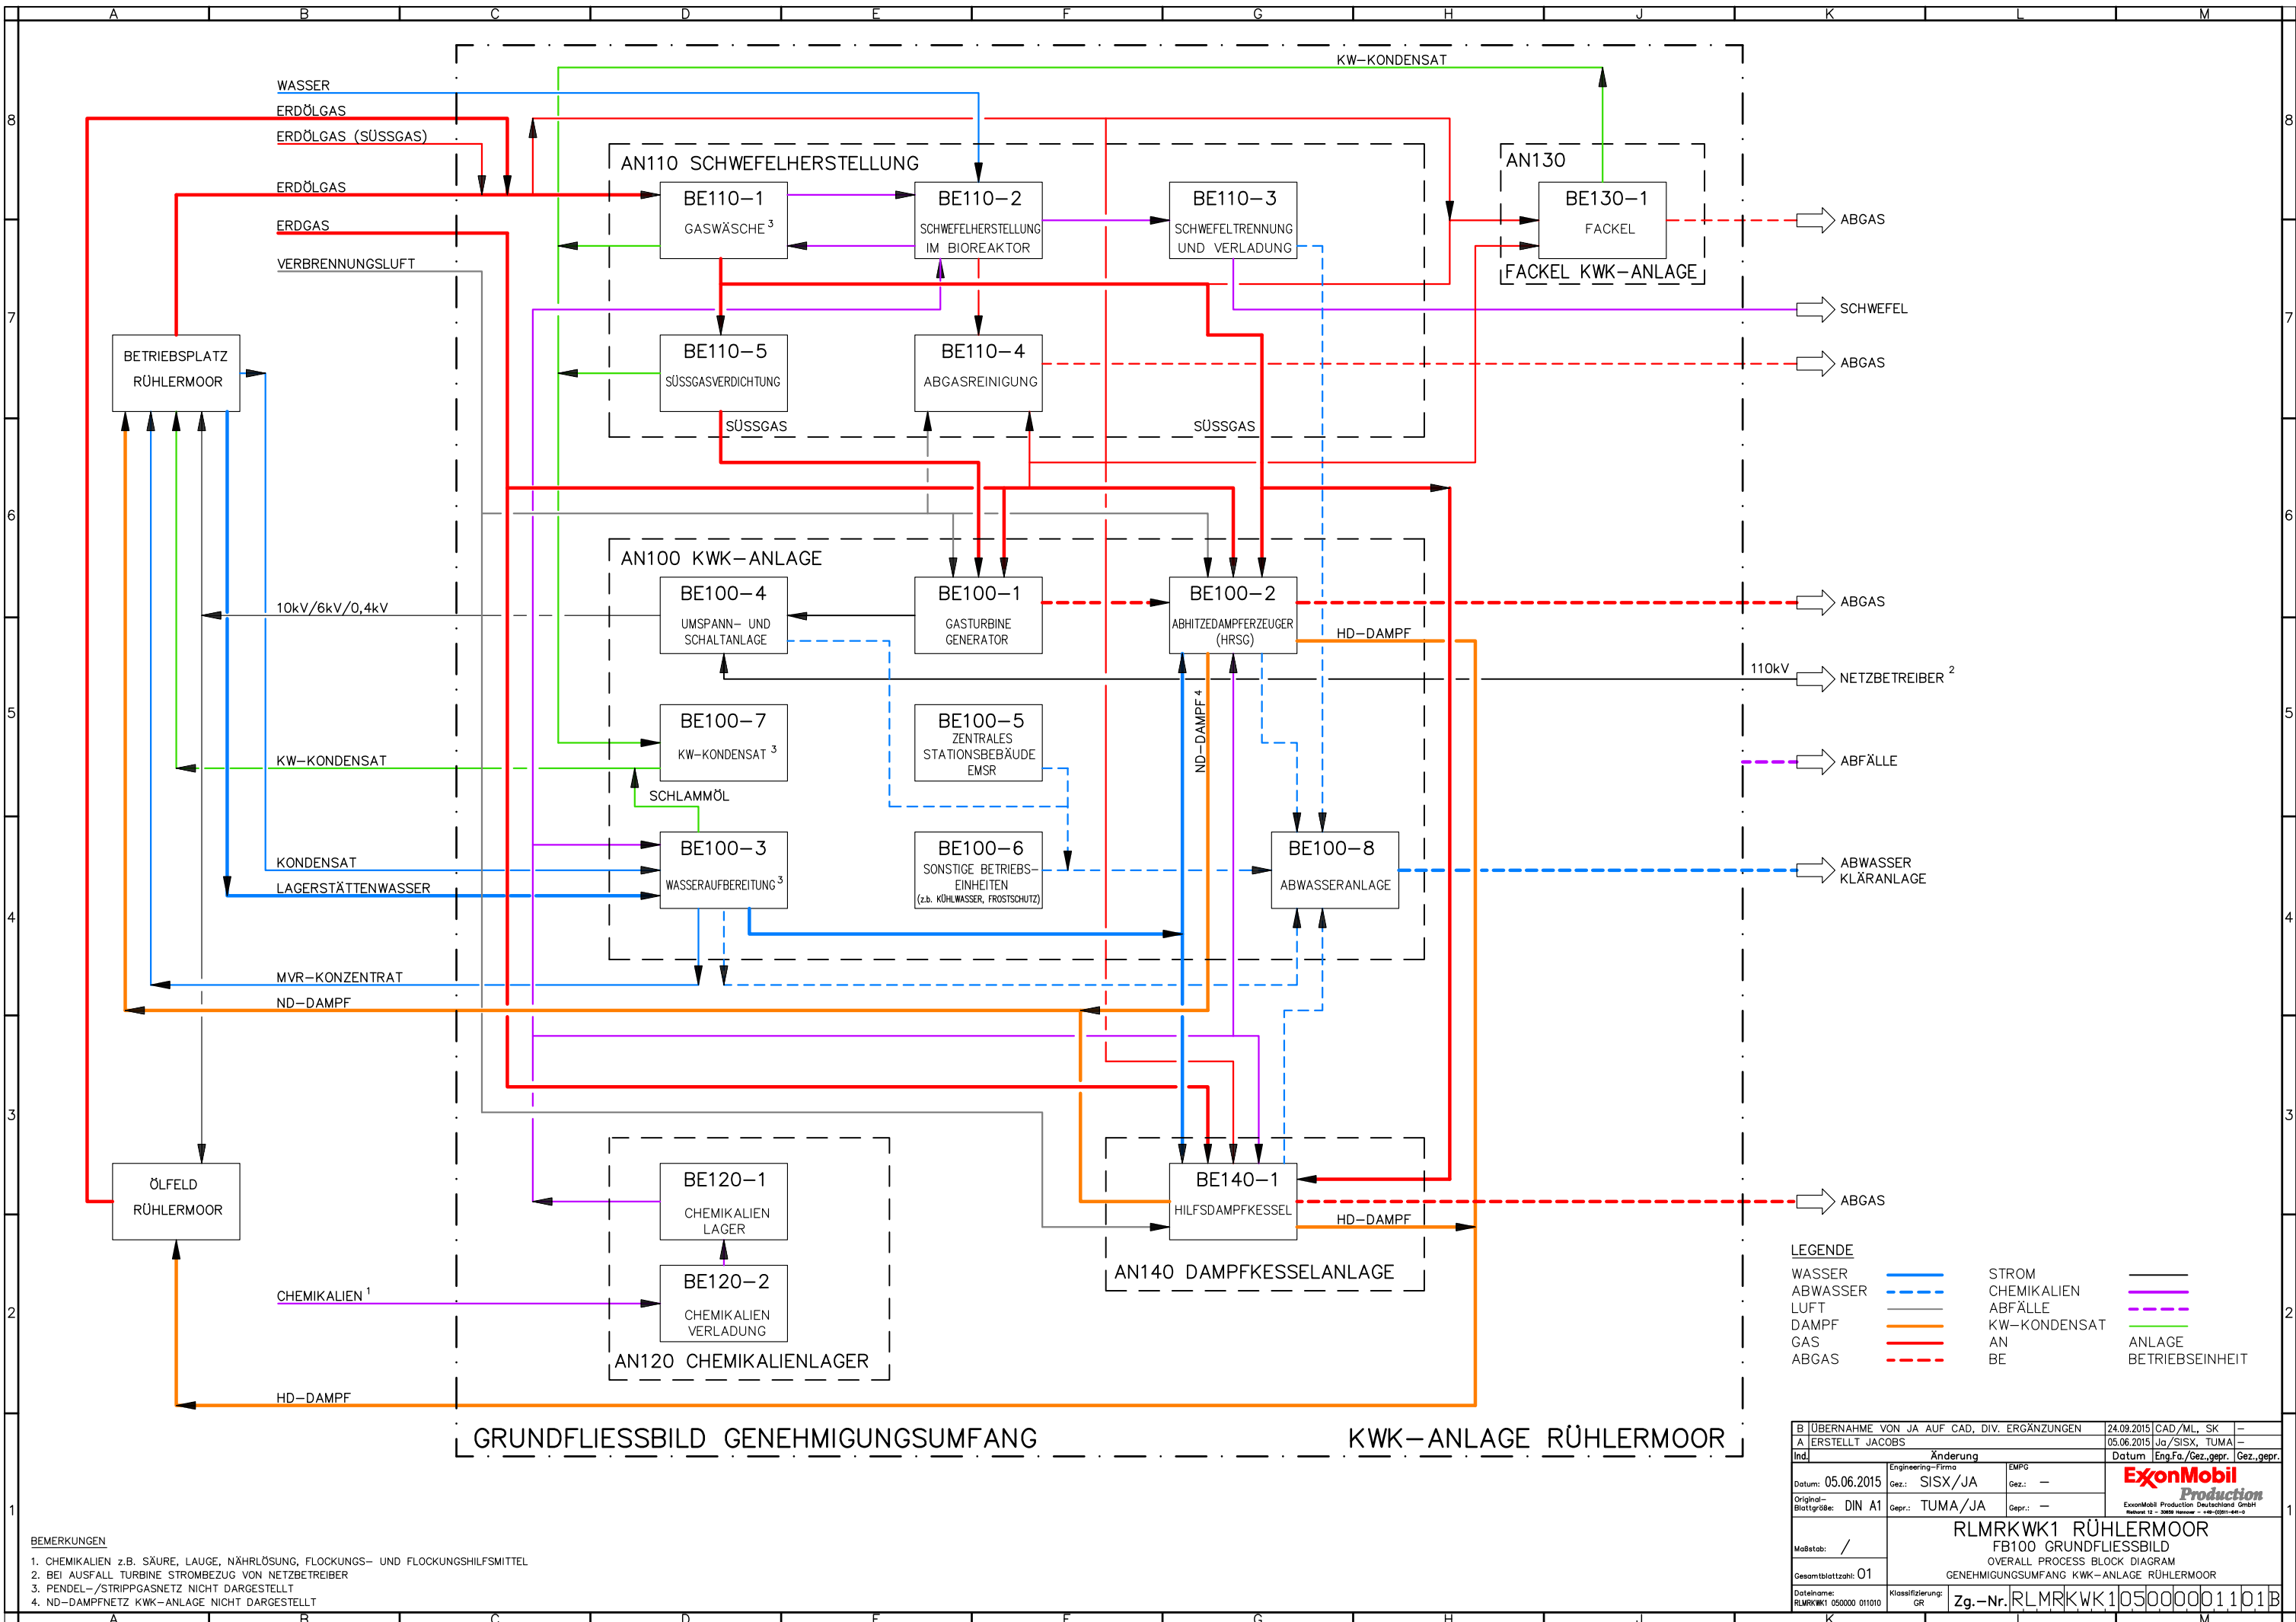


GRUNDFLIESSBILD GENEHMIGUNGSUMFANG

KWK-ANLAGE RÜHLERMOOR

LEGENDE			
WASSER	—	STROM	—
ABWASSER	- - -	CHEMIKALIEN	—
LUFT	—	ABFÄLLE	- - -
DAMPF	—	KW-KONDENSAT	—
GAS	—	AN	—
ABGAS	- - -	BE	—
		ANLAGE	—
		BETRIEBSEINHEIT	—

- BEMERKUNGEN
1. CHEMIKALIEN z.B. SÄURE, LAUGE, NÄHRLÖSUNG, FLOCKUNGS- UND FLOCKUNGSHILFSMITTEL
 2. BEI AUSFALL TURBINE STROMBEZUG VON NETZBETREIBER
 3. PENDEL-/STRIPP-GASNETZ NICHT DARGESTELLT
 4. ND-DAMPFNETZ KWK-ANLAGE NICHT DARGESTELLT

B ÜBERNAHME VON JA AUF CAD, DIV. ERGÄNZUNGEN		24.09.2015	CAD/ML, SK	—
A ERSTELLT JACOBS		05.06.2015	Ja/SISX, TUMA	—
Ind.		Änderung		Datum
Engineering-Firma		EMPfG		Eng.Fa./Gez.gepr.
Datum: 05.06.2015		Gez.: SISX/JA		Gez.: —
Original-Blattgröße: DIN A1		Gepr.: TUMA/JA		Gepr.: —
Maßstab: /		ExxonMobil Production ExxonMobil Production Deutschland GmbH Reinert Str. • 30559 Hannover • Tel. 0510201-4444 Fax 0510201-4444		
Gesamtblattzahl: 01				
RLMRKWK1 RÜHLERMOOR FB100 GRUNDFLIESSBILD OVERALL PROCESS BLOCK DIAGRAM GENEHIGUNGSUMFANG KWK –ANLAGE RÜHLERMOOR				
Dateiname: RLMRKWK1 050000 01010		Klassifizierung: GR		Zg.-Nr. RLMRKWK105000001101B

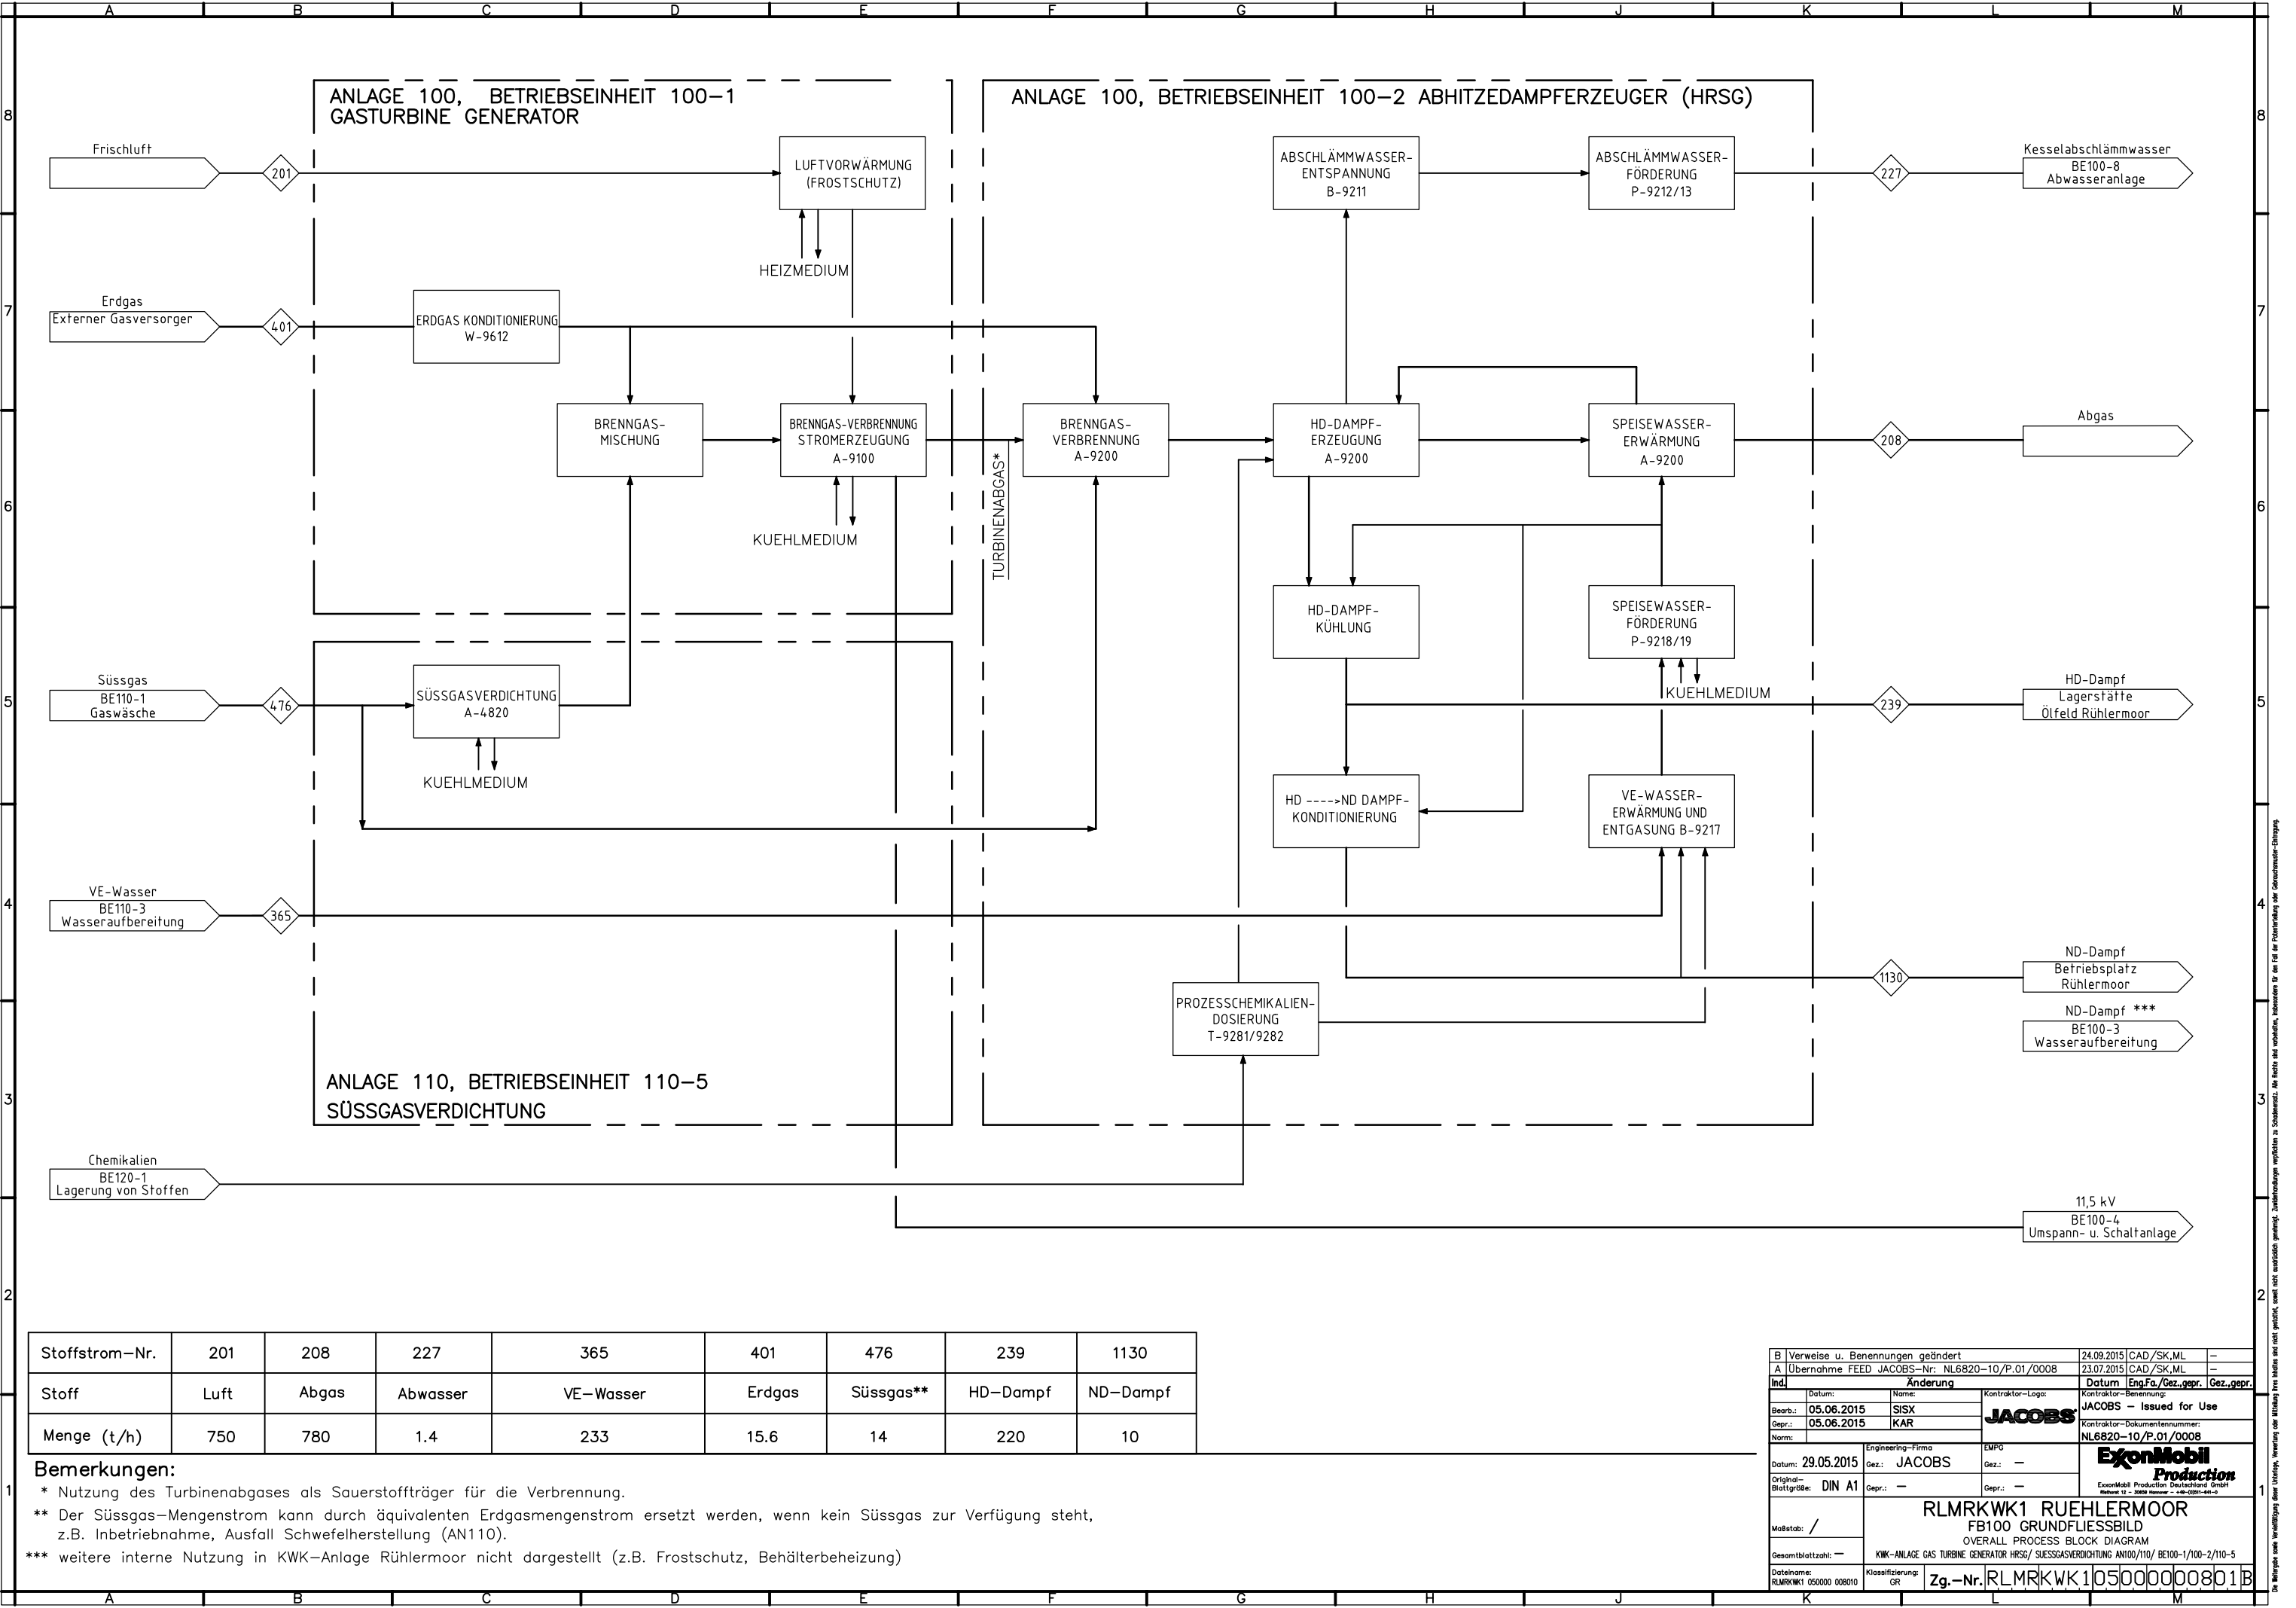

Stoffstrom-Nr.	201	208	227	365	401	476	239	1130
Stoff	Luft	Abgas	Abwasser	VE-Wasser	Erdgas	Süssgas**	HD-Dampf	ND-Dampf
Menge (t/h)	750	780	1.4	233	15.6	14	220	10

Bemerkungen:

* Nutzung des Turbinenabgases als Sauerstoffträger für die Verbrennung.

** Der Süssgas-Mengenstrom kann durch äquivalenten Erdgasmengenstrom ersetzt werden, wenn kein Süssgas zur Verfügung steht, z.B. Inbetriebnahme, Ausfall Schwefelherstellung (AN110).

*** weitere interne Nutzung in KWK-Anlage Rührlermoor nicht dargestellt (z.B. Frostschutz, Behälterbeheizung)

B | Verweise u. Benennungen geändert

A | Übernahme FEED JACOBS-Nr.: NL6820-10/P.01/0008

Ind.

Datum: 29.05.2015

Gepr.: 05.06.2015

Engineering-Firma

Gez.: JACOBS

Original-Blattgröße: DIN A1

Gepr.: —

Kontraktor-Logo: JACOBS

Kontraktor-Benennung: JACOBS – Issued for Use

Kontraktor-Dokumentnummer: NL6820-10/P.01/0008

ExxonMobil Production

ExxonMobil Production Deutschland GmbH

Maßstab: /

Gesamtblattzahl: —

Dateiname: RLMRKWK1 050000 008010

Klassifizierung: GR

24.09.2015 CAD /SK,ML

23.07.2015 CAD /SK,ML

Datum | Eng.Fa./Gez.gepr. | Gez.gepr.

29.05.2015

Gez.: JACOBS

Gepr.: —

23.07.2015

Gez.: —

Gepr.: —

RLMRKWK1 RUEHLERMOOR


FB100 GRUNDFLIESSBILD

OVERALL PROCESS BLOCK DIAGRAM


KWK-ANLAGE GAS TURBINE GENERATOR HRSG/ SÜSSGASVERDICHUNG AN100/110/ BE100-1/100-2/110-5


Zg.-Nr. RLMRKWK105000000801B


HBG151678H, RLMR01BP05000000801B

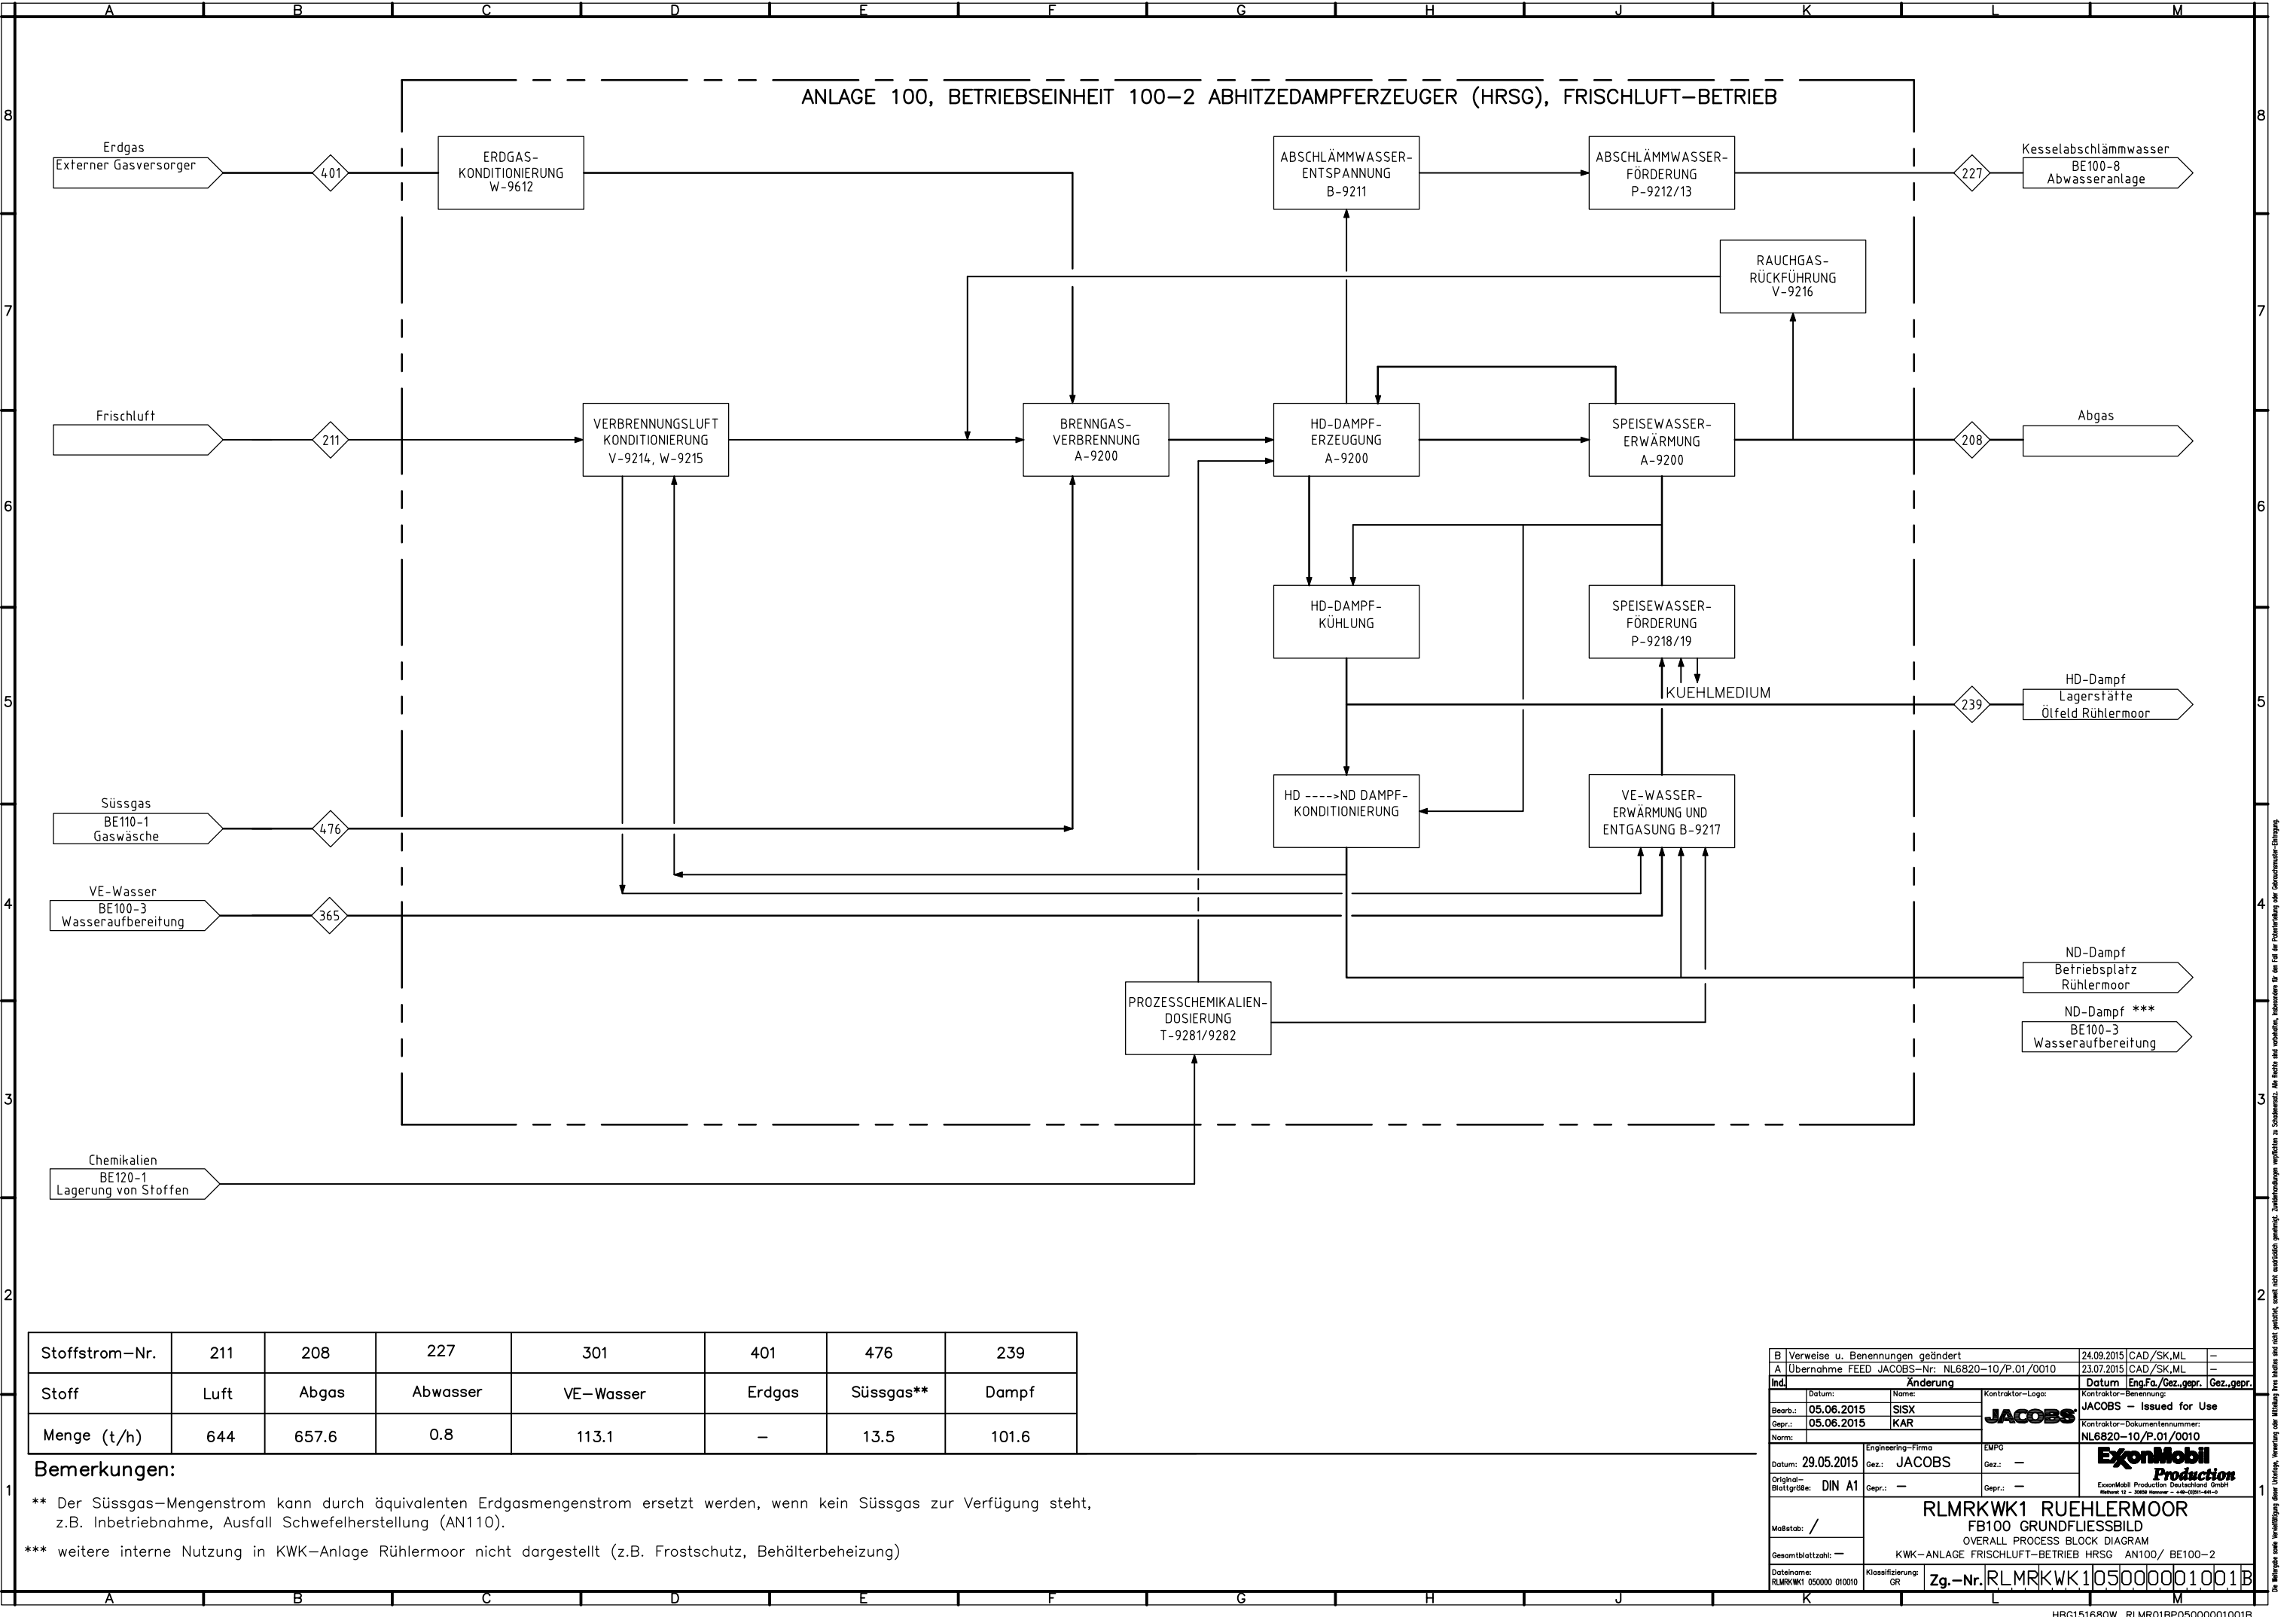

B Verweise u. Benennungen geändert			24.09.2015		CAD /SK,ML	—
A Übernahme FEED JACOBS-Nr. NL6820-10/P.01/0010			23.07.2015		CAD /SK,ML	—
Ind.	Änderung		Datum	Eng.Fa./Gez.gepr.	Gez.gepr.	
Bearb.:	05.06.2015	SISX	JACOBS	Kontraktor-Benennung: JACOBS - Issued for Use		
Gepr.:	05.06.2015	KAR		Kontraktor-Bezeichnungsnr.: NL6820-10/P.01/0010		
Norm:						
Datum: 29.05.2015	Engineering-Firma Gez.: JACOBS		EMP Gez.: —	ExxonMobil Production ExxonMobil Production Deutschland GmbH Ruhle 12 - 58101 Hamm - 48-20701-441-2		
Original-Blattgröße: DIN A1	Gepr.: —		Gepr.: —			
Maßstab: /	RLMRKWK1 RUEHLERMOOR FB100 GRUNDFLIESSBILD OVERALL PROCESS BLOCK DIAGRAM					
Gesamtblattzahl: —	KWK-ANLAGE FRISCHLUFT-BETRIEB HRSG AN100/ BE100-2					
Dateiname: RLMRKWK1 050000 010010	Klassifizierung: GR	Zg.-Nr. RLMRKWK105000001001B				

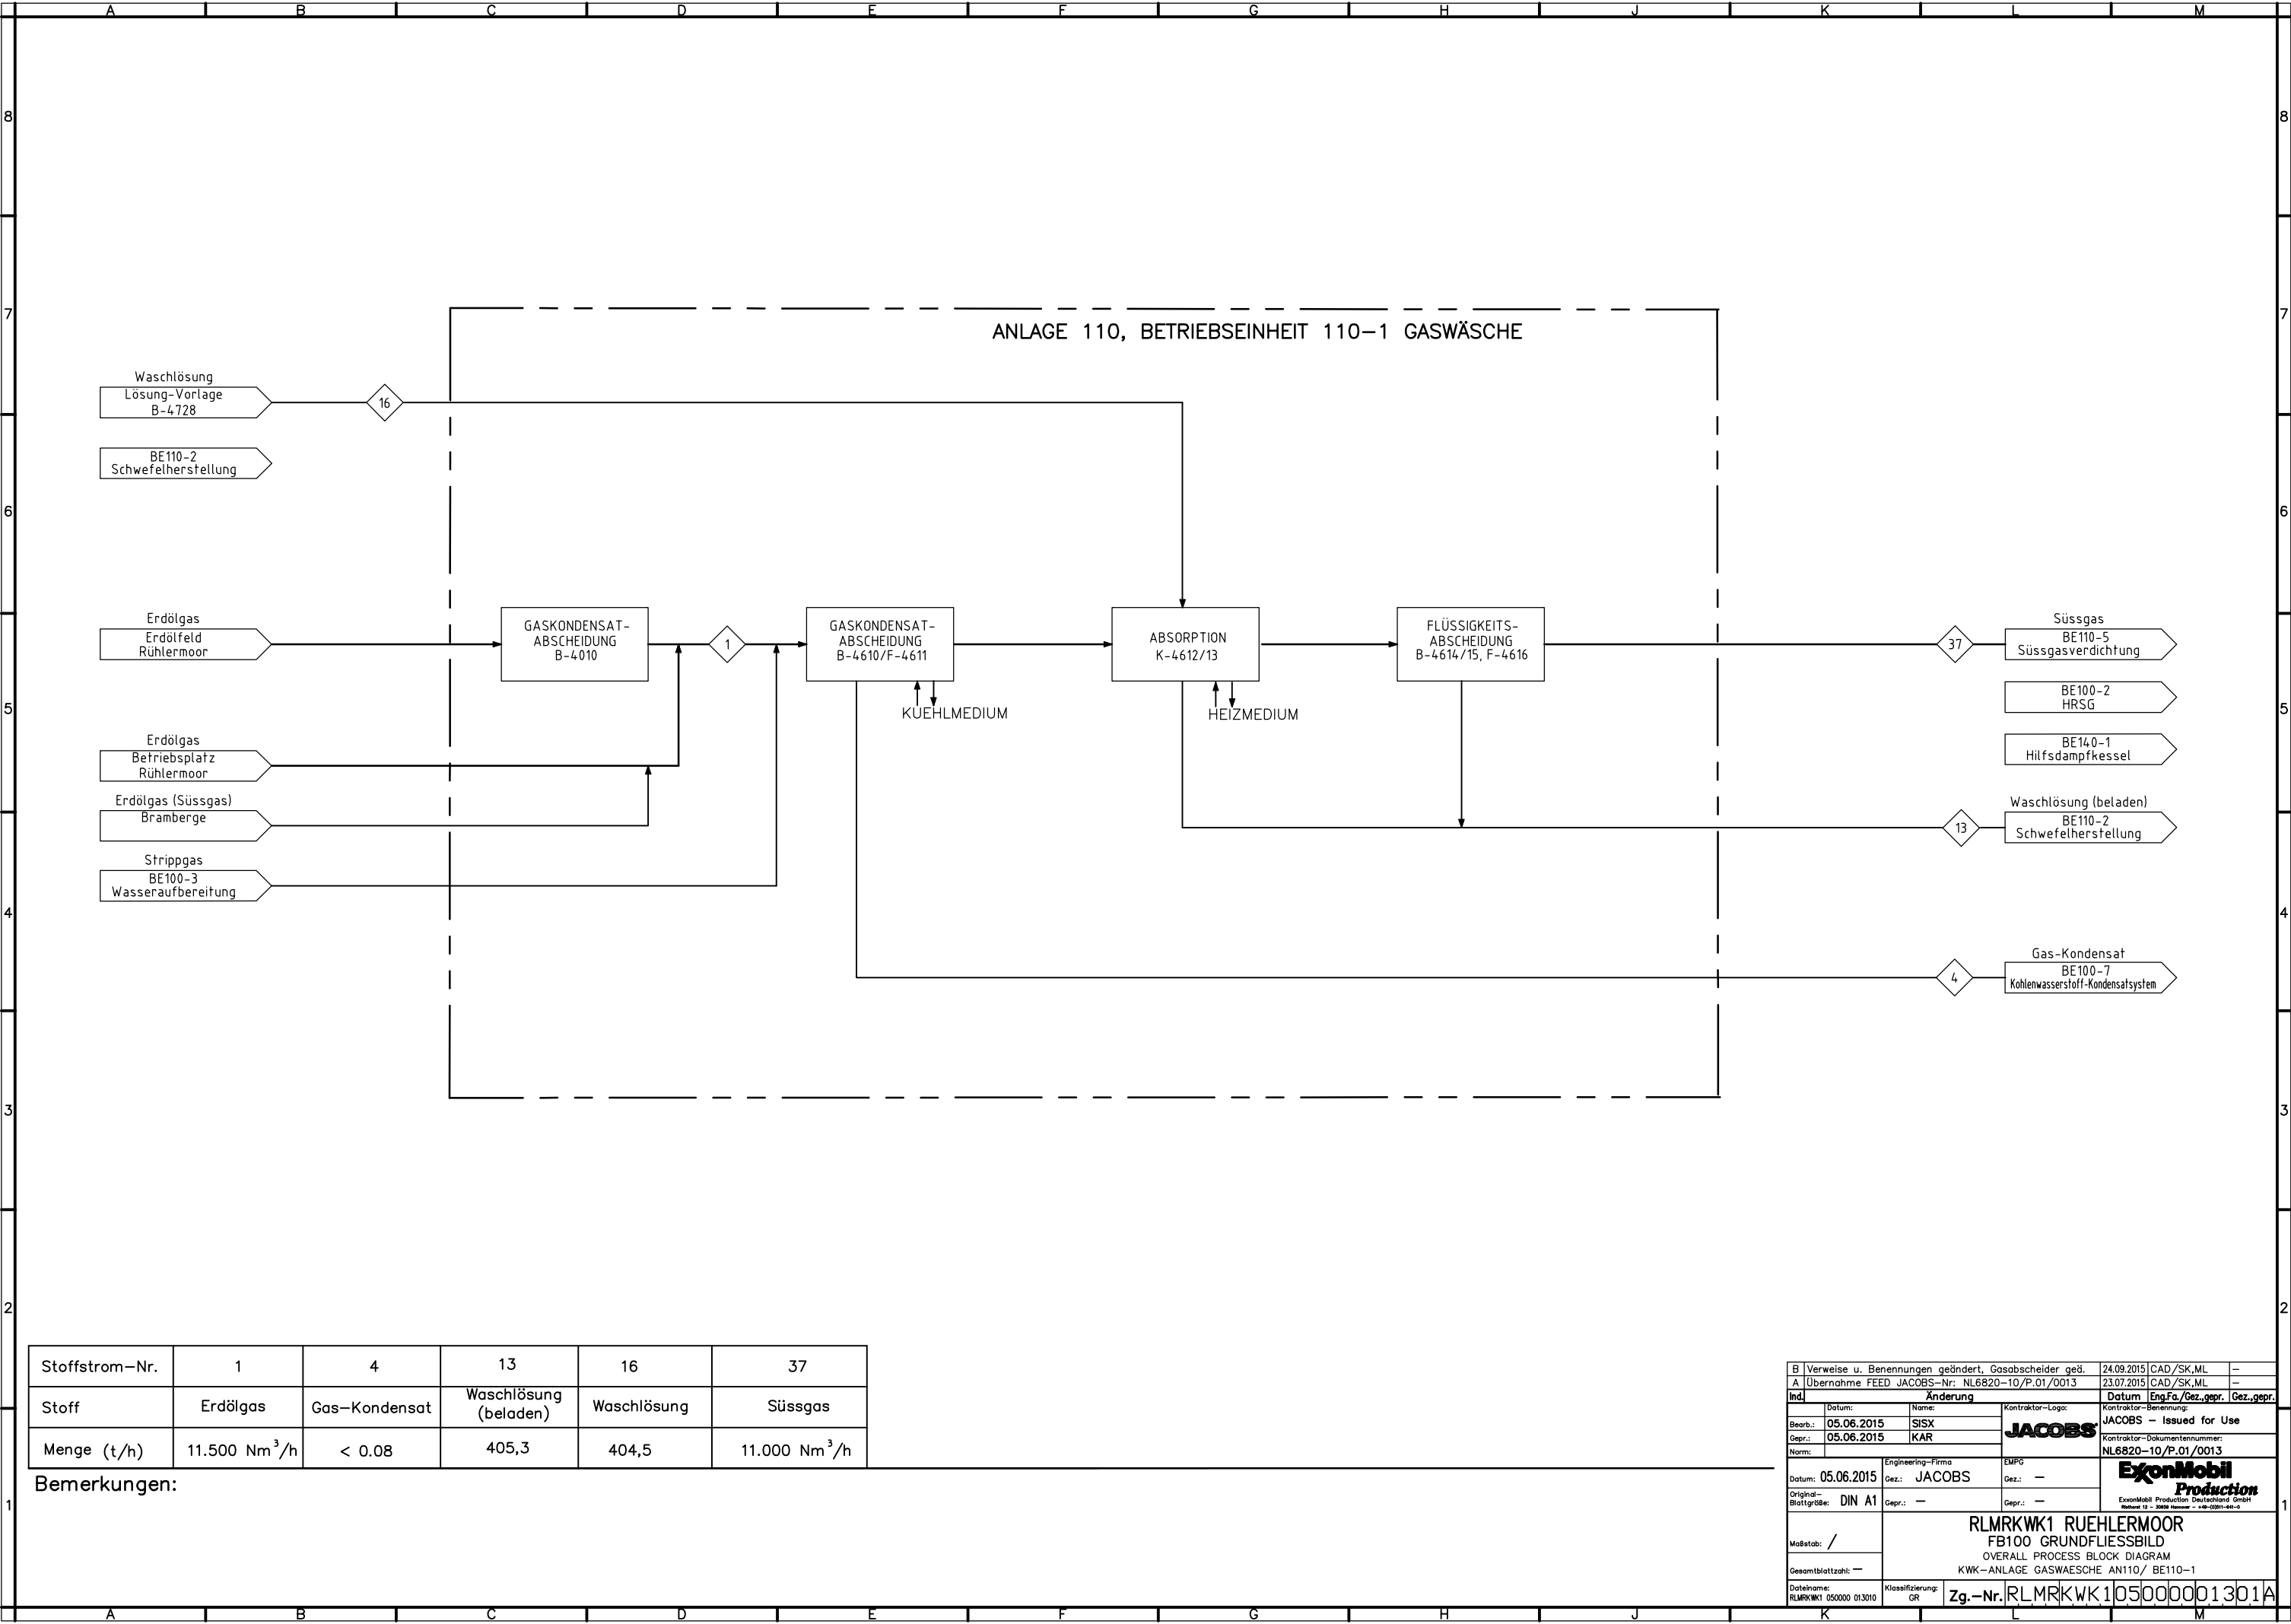

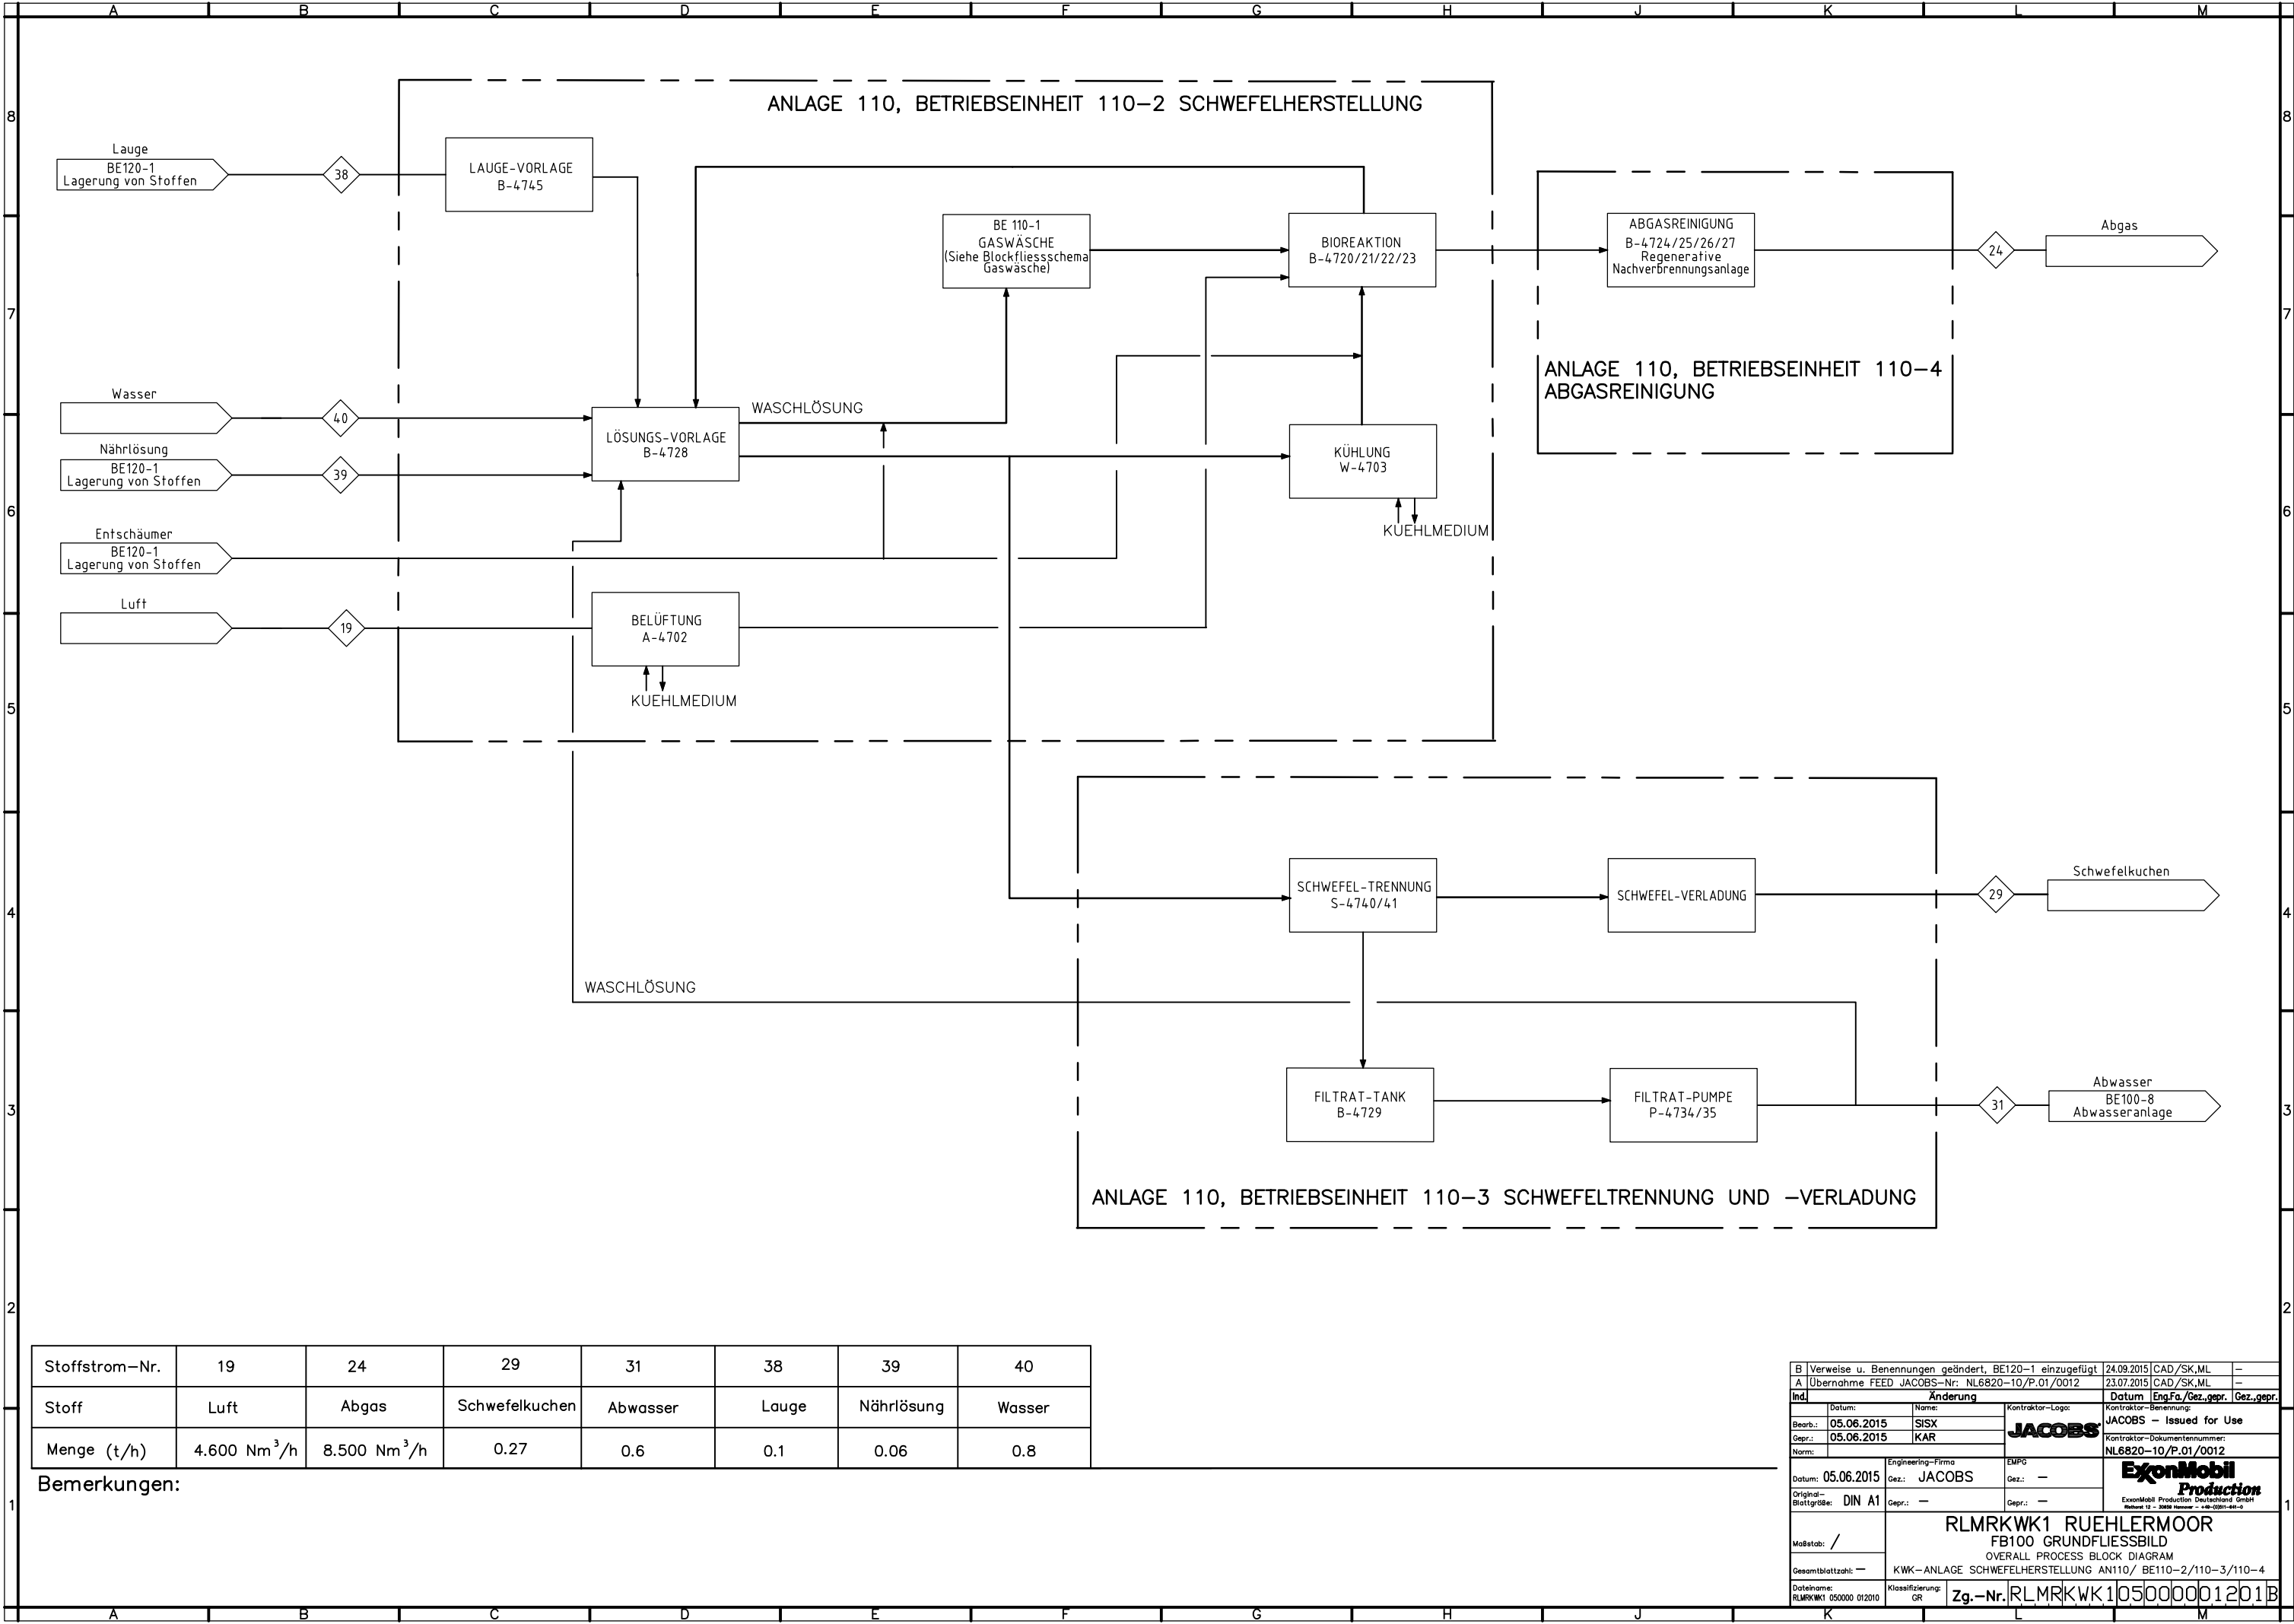

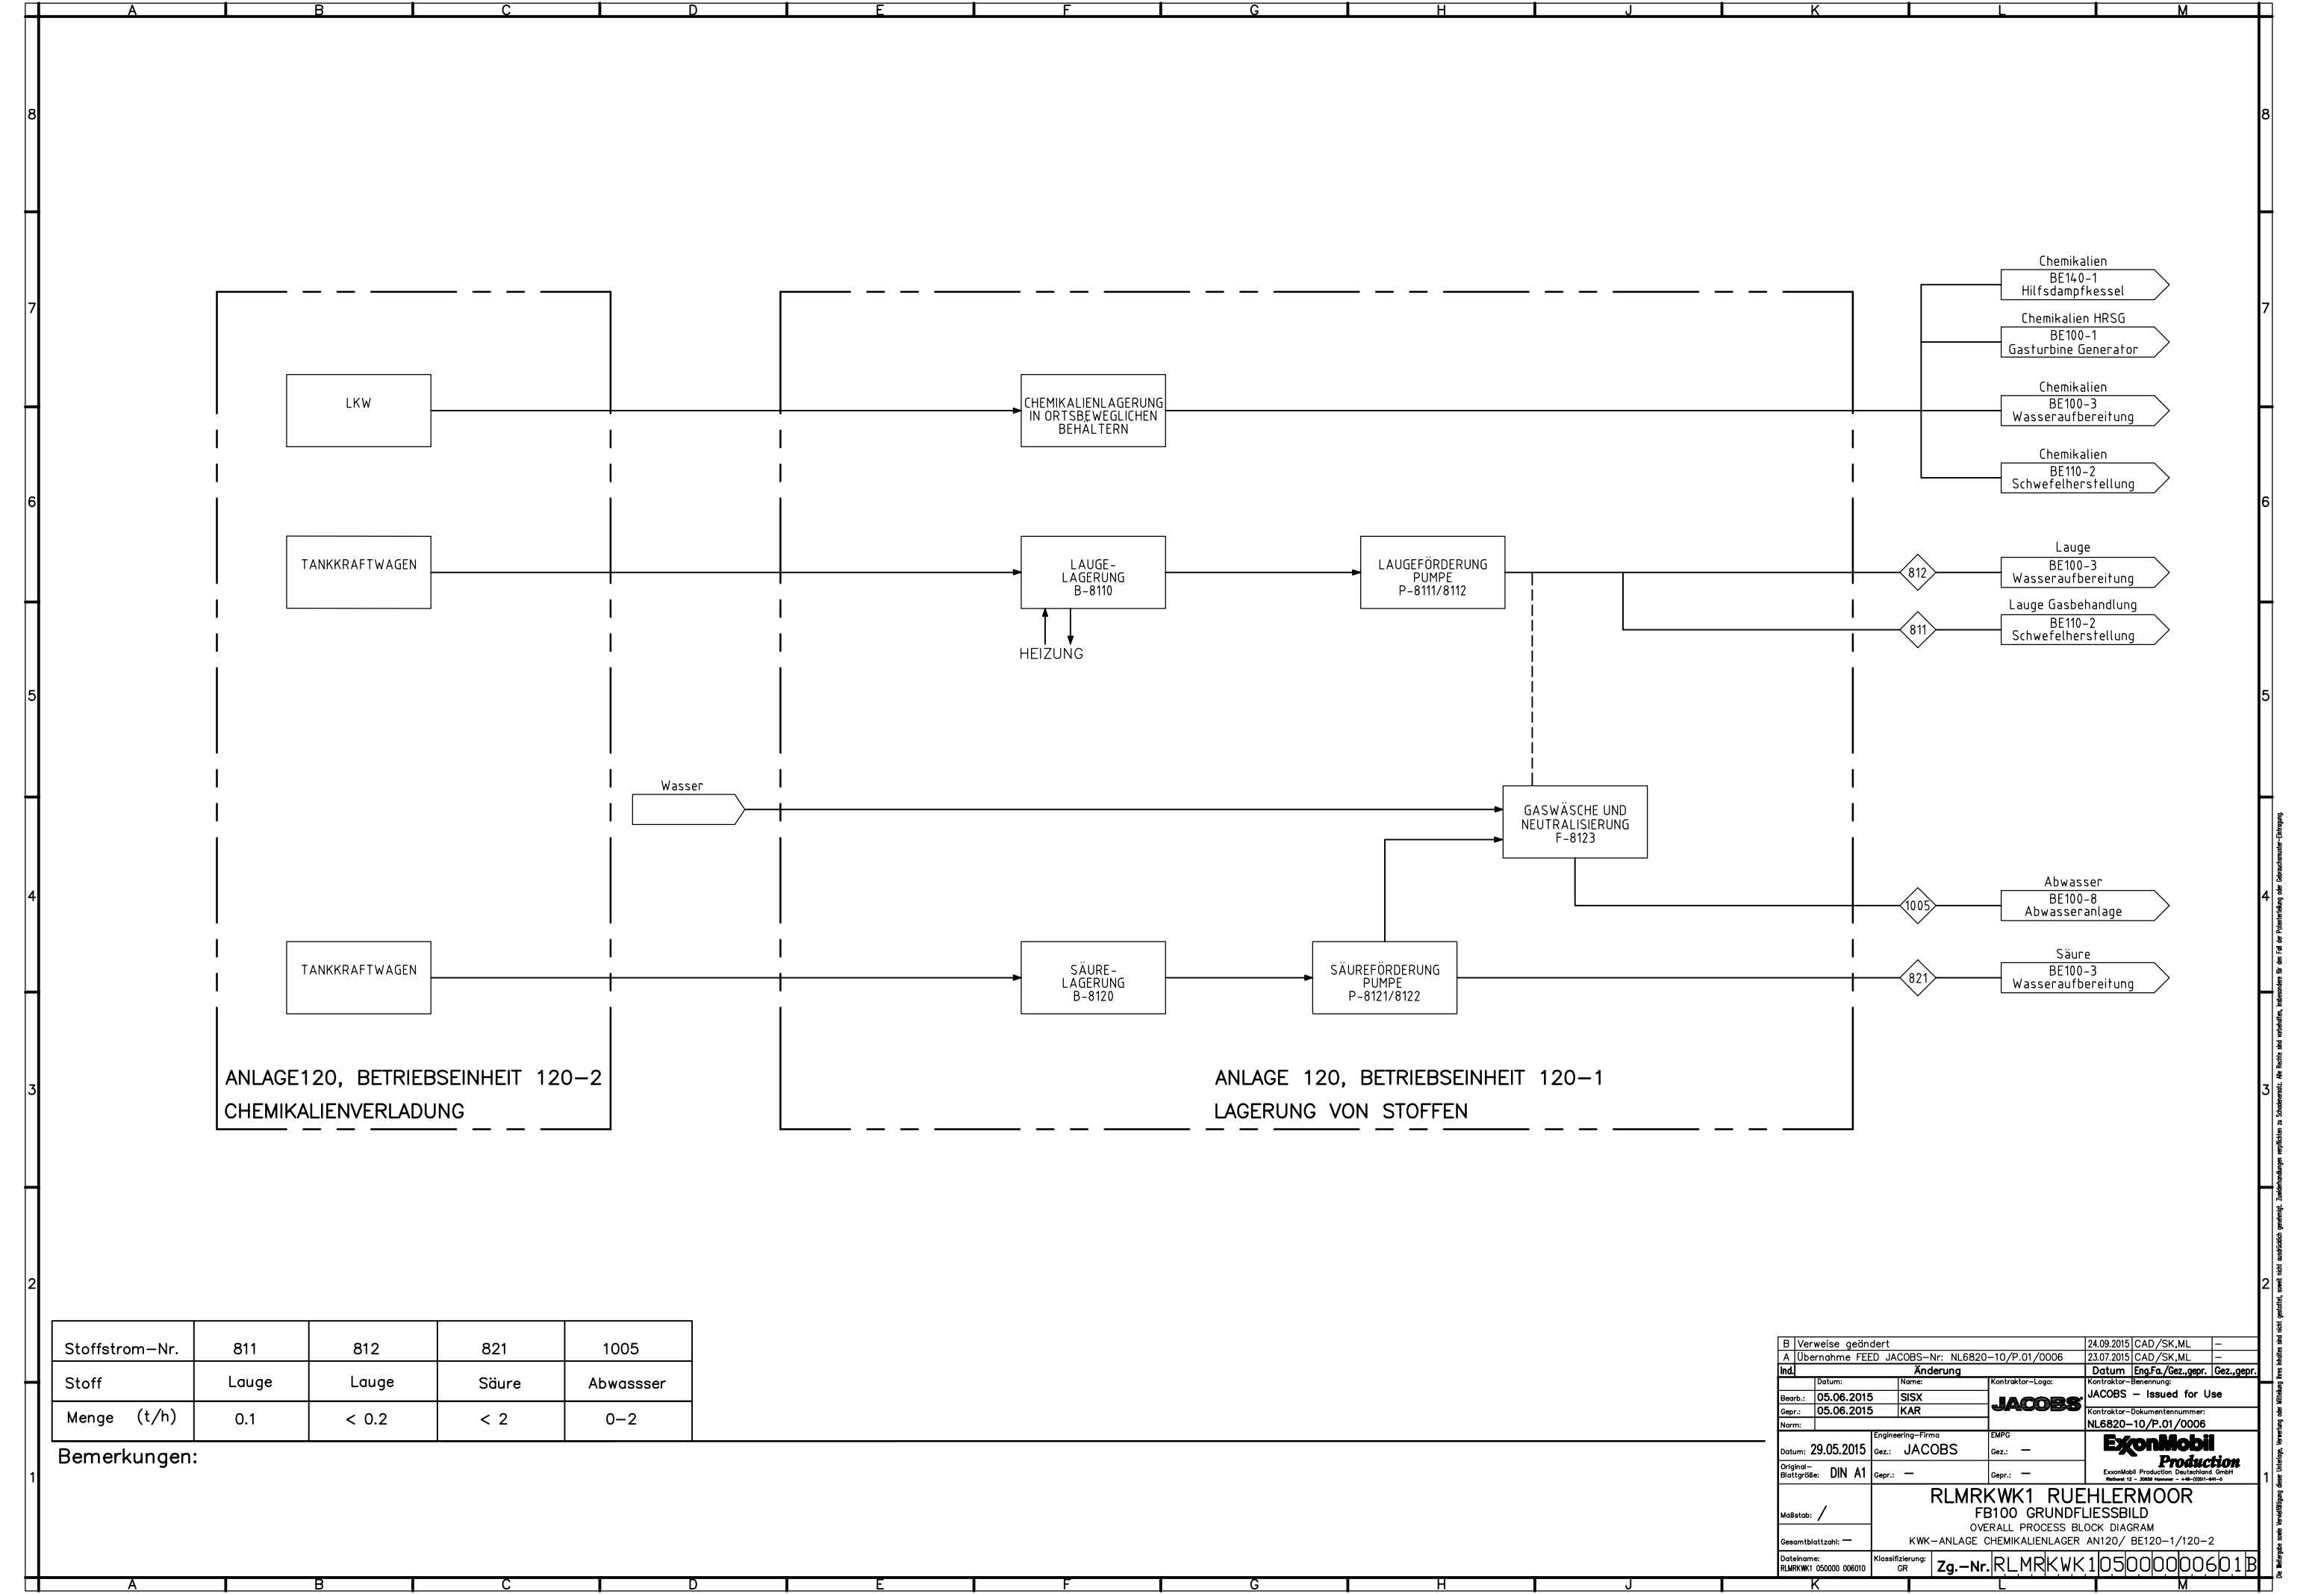

Stoffstrom-Nr.	811	812	821	1005
Stoff	Lauge	Lauge	Säure	Abwasser
Menge (t/h)	0.1	< 0.2	< 2	0-2

Bemerkungen:

B

Verweise geändert

24.09.2015

CAD /SK,ML

-

A

Übernahme FEED JACOBS-Nr.: NL6820-10/P.01/0006

23.07.2015

CAD /SK,ML

-

Ind.

Datum: 05.06.2015

Gepr.: 05.06.2015

Norm:

Änderung

Name: SISX

KAR

Kontraktor-Logo:

JACOBS

Datum: 29.05.2015

Gez.: JACOBS

Gepr.: —

Engineering-Firma

EMP

Gez.: —

Gepr.: —

Kontraktor-Benennung:

JACOBS — Issued for Use

Kontraktor-Dokumentnummer:

NL6820-10/P.01/0006

Original-Blattgröße:

DIN A1

ExxonMobil

Production

ExxonMobil Production Deutschland GmbH

Refuse 12 - 2016 Revise 1 - 14-03-2016-4412

Maßstab:

/

Gesamtblattzahl:

—

Dateiname:

RLMRKW1 050000 00610

Klassifizierung:

GR

Zg.-Nr.

RLMRKW105000000601B

RLMRKW1 RUEHLERMOOR

FB100 GRUNDFLIESSBILD

OVERALL PROCESS BLOCK DIAGRAM

KWK-ANLAGE CHEMIKALIENLAGER AN120/ BE120-1/120-2

HBG1516767, RLMR01BP05000000601B

3.8.2 Verfahrensfließbild nach DIN EN ISO 10628

Für alle Anlagenteile sind nachfolgend Verfahrensfließbilder angefügt.

Anlagen:

- Abs-03-08-02-01_RLMR01CG_010000_002010.pdf
- Abs-03-08-02-02_RLMR01CG_010000_010010.pdf
- Abs-03-08-02-03_RLMR01CG_010000_003010.pdf
- Abs-03-08-02-04_RLMR01CG_010000_004010.pdf
- Abs-03-08-02-05_RLMR01CG_010000_005010.pdf
- Abs-03-08-02-06_RLMR01CG_010000_007010.pdf
- Abs-03-08-02-07_RLMR01CG_010000_008010.pdf
- Abs-03-08-02-08_RLMR01BP_010000_006010.pdf
- Abs-03-08-02-09_RLMR01BP_010000_007010.pdf
- Abs-03-08-02-10_RLMR01WT_010000_001010.pdf
- Abs-03-08-02-11_RLMR01WT_010000_002010.pdf
- Abs-03-08-02-12_RLMR01WT_010000_003010.pdf
- Abs-03-08-02-13_RLMR01WT_010000_004010.pdf
- Abs-03-08-02-14_RLMR01BP_010000_005010.pdf
- Abs-03-08-02-15_RLMR01BP_010000_001010.pdf
- Abs-03-08-02-16_RLMR01BP_010000_002010.pdf
- Abs-03-08-02-17_RLMR01GT_010000_013010.pdf
- Abs-03-08-02-18_RLMR01GT_010000_014010.pdf
- Abs-03-08-02-19_RLMR01BP_010000_004010.pdf
- Abs-03-08-02-20_RLMR01BP_010000_003010.pdf
- Abs-03-08-02-21_RLMR01CG_010000_009010.pdf
- Abs-03-08-02-22_RLMR01CG_010000_011010.pdf

V-9214		
Verbrennungsluftventilator		
Fördermenge	Bem. 4	m3/h
Förderhöhe	Bem. 4	m

W-9215		
Luftvorwärmer		
Betriebstemperatur Ein/Aus	Bem. 4	°C
Wärmeleistung	Bem. 4	MW
Übertragende Fläche	Bem. 4	m2

V-9216		
Rauchgasumlaufventilator		
Fördermenge	Bem. 4	m3/h
Förderhöhe	Bem. 4	m


A-9100		
Gas Turbine Generator Angebotspaket		
Modell	GE FRAME 6 FA	
Abgasstrom	213.8	Kg/s
Abgastemperatur	599	°C
Nettoleistung	77.8	MWe
LHV Brennstoffverbrauch	218.5	MWth

B-9210		
HRSG HD-Dampfröhrmel		
Durchmesser x Höhe (T/T)	Bem. 4	mm
Betriebsdruck/-Temperatur	Bem. 4	Barg/°C
Volumen	Bem. 4	m3

B-9211		
HRSG Abschlammbehälter		
Durchmesser x Höhe (T/T)	Bem. 4	mm
Betriebsdruck/-Temperatur	Bem. 4	Barg/°C
Volumen	Bem. 4	m3

P-9212/9213		
Abschlammpumpe		
Fördermenge	Bem. 4	m3/h
Förderhöhe	Bem. 4	m

A-9200		
Abhitzedampferzeuger (HRSG)		
Dampfleistung	250	t/h
Betriebsdruck/-Temperatur	100 / 350	barg/°C

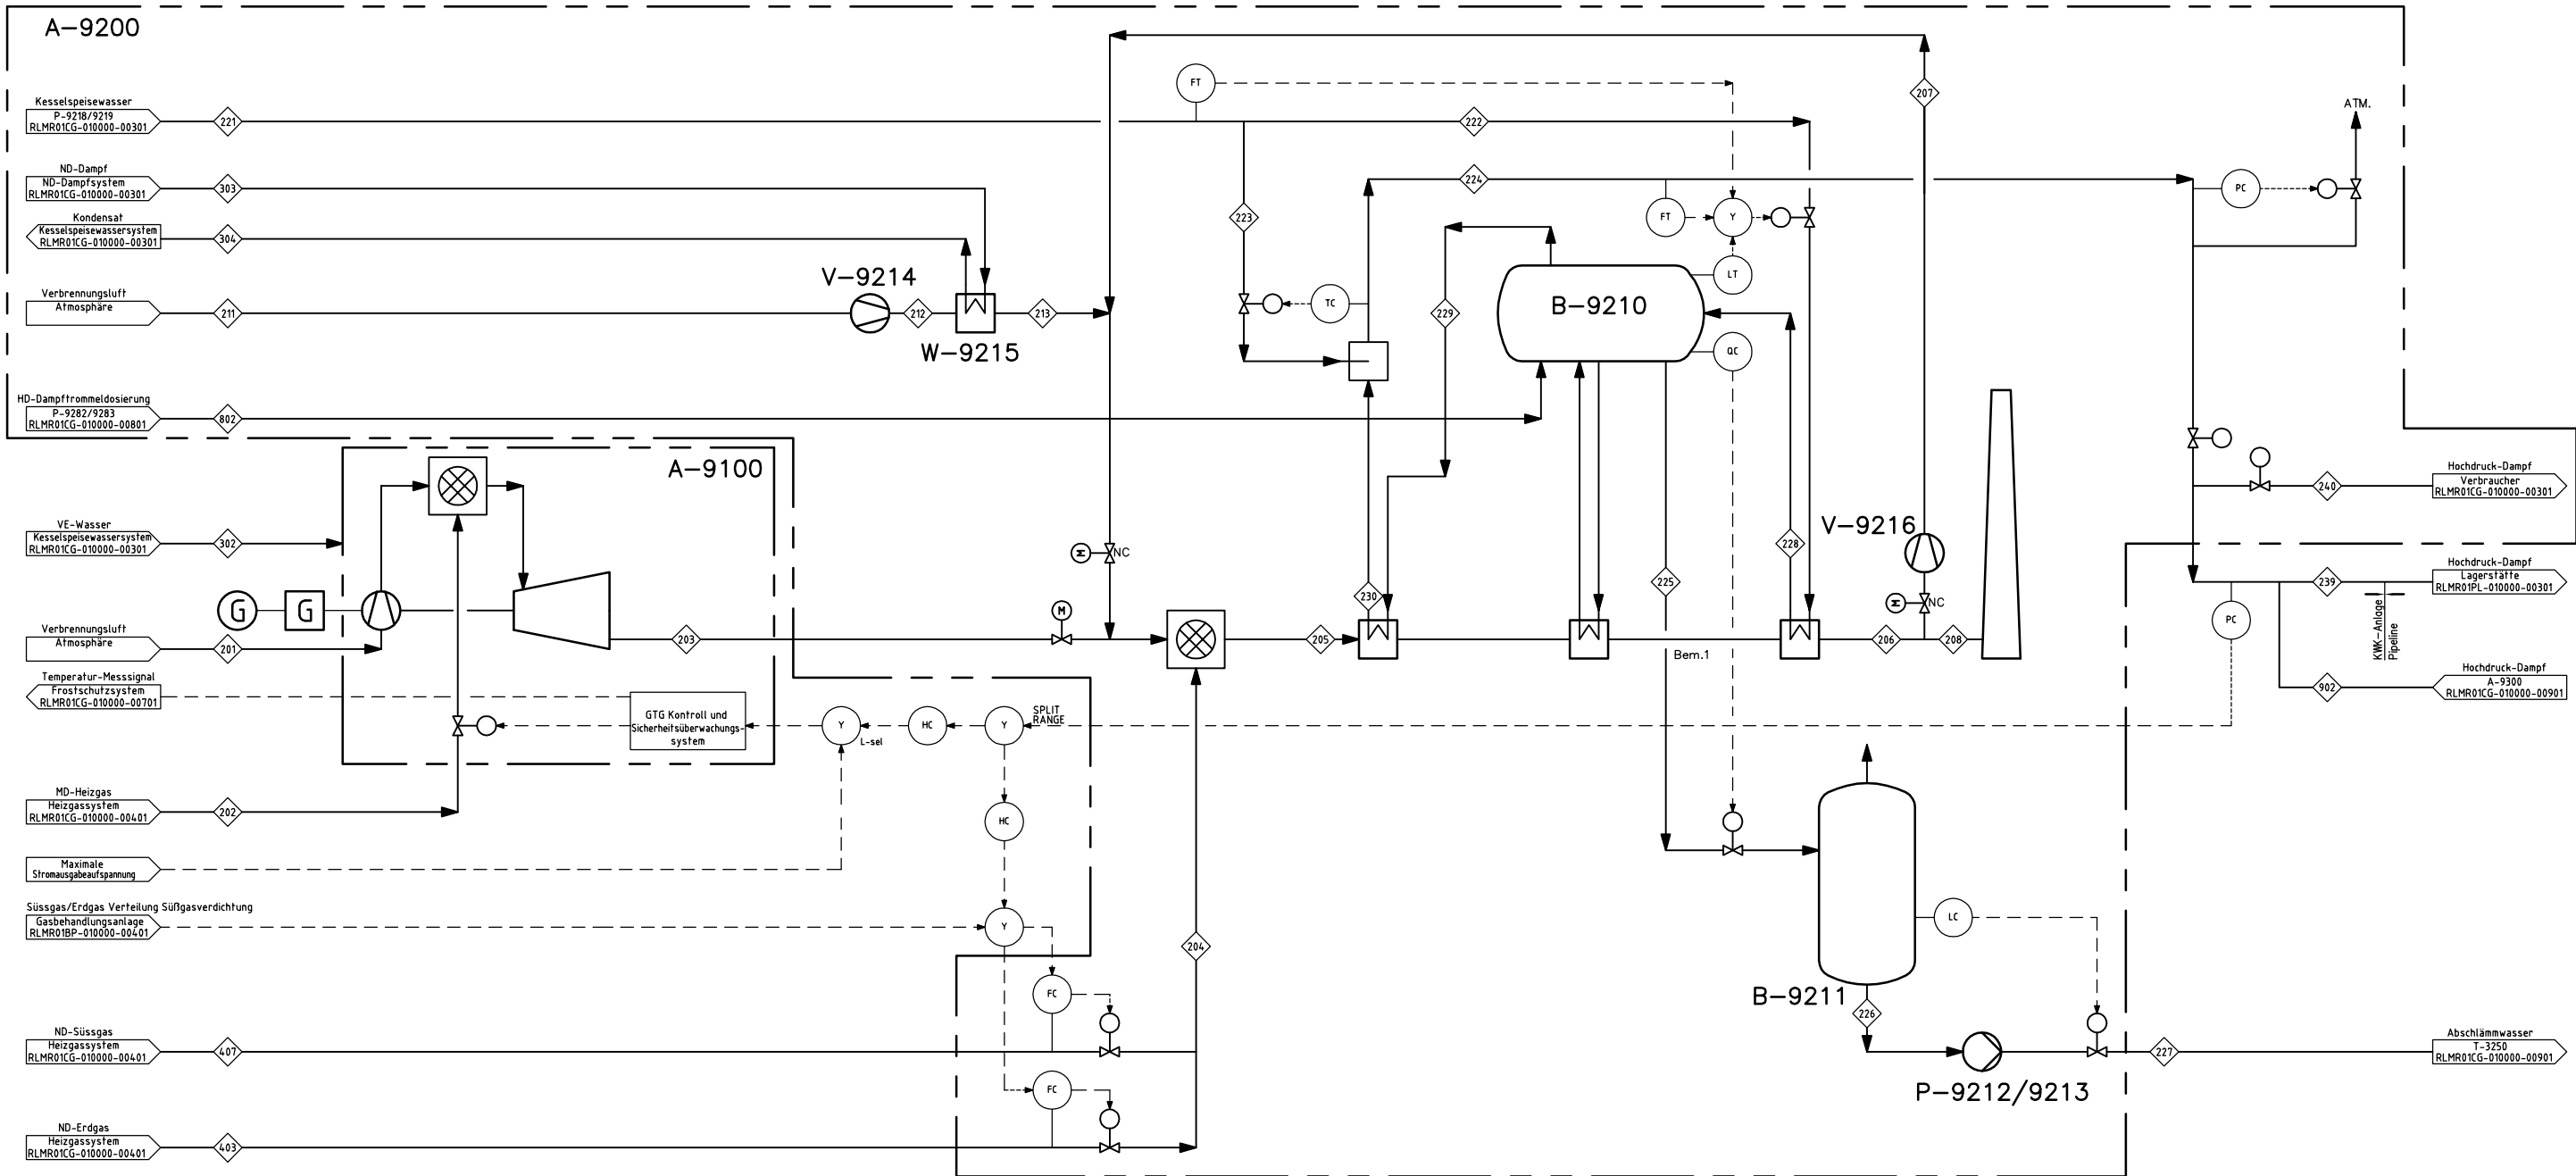


Bemerkungen:

1. Reservefläche für zukünftige SCR-Einheit.
2. Gelöscht.
3. Daten Iso-Bedingungen.
4. Daten (HRSG) siehe Fließbild RLMR01CG 010000 01001A.

B Verweise, Bemerkungen u. Benennungen geändert		23.09.2015	CAD /SK,ML	—
A Übernahme FEED JACOBS—Nr.: NL6820—20/P.01/0002		22.07.2015	CAD /SK,ML	—
Ind.	Änderung		Datum	Engf.a./Gez.gepr.
Datum:	10.06.2015	Name:	Gez.gepr.	
Bearb.:	10.06.2015	GODR	Kontrollator—Benennung	
Gepr.:	10.06.2015	MAAA	JACOBS — Approved for Design	
Norm:			Kontrollator—Dokumentennummer:	
			NL6820—20/P.01/0002	
Datum:	27.02.2014	Engineering—Firma	EMPFG	ExxonMobil <i>Production</i> ExxonMobil Production Deutschland GmbH Reihe 12 - 2014 Revision - 14.02.2014
Original-Blattgröße:	DIN A1	Gepr.: —	Gez.: —	
		Gepr.: —	Gez.: —	
Maßstab:	/			
Gesamtblattzahl:	—			
Dateiname:	RLMR01CG 010000 002010			
Klassifizierung:	GR	Zg.—Nr.	RLMR01CG01000000201B	
RLMR01CG RUEHLERMOOR COGEN FACILITY 1 FB202 VERFAHRENSFLIEßBILD PROCESS FLOW DIAGRAMS INCLUDING HEAT AND MATERIAL BALANCES KWK—ANLAGE GTG / HRSG—EINHEIT				

V-9214 Verbrennungsluftventilator			V-9216 Rauchgasumlaufventilator			W-9215 Luftvorwärmer			B-9210 HRSG HD-Dampftrömel			B-9217 HRSG Entgaser			P-9218/9219 Kesselspeisepumpe			B-9211 HRSG Abschlammbehälter			P-9212/9213 Abschlammpumpe		
Fördermenge	330000	m3/h	Fördermenge	50000	m3/h	Betriebstemperatur Ein/Aus	15 / 180	°C	Durchmesser x Höhe (T/T)	2200 x 8000	mm	Durchmesser x Höhe (T/T)	4000 x 6500	mm	Fördermenge	266	m3/h	Durchmesser x Höhe (T/T)	3000 x 5000	mm	Fördermenge	40	m3/h
Förderhöhe	45	mbar	Förderhöhe	55	mbar	Wärmeleistung	17	MW	Betriebsdruck/-Temperatur	102 / 313	Barg/°C	Betriebsdruck/-Temperatur	0.2 / 105	Barg/°C	Förderhöhe	1230	m	Betriebsdruck/-Temperatur	0 / 100	Barg/°C	Förderhöhe	25	m
Leistung	1000	kW	Leistung	180	kW	Übertragende Fläche	4000	m2	Zul. Betriebsdruck/-Temperatur	110 / 318	Barg/°C	Zul. Betriebsdruck/-Temperatur	7 / 165	Barg/°C	Leistung	1050	kW	Zul. Betriebsdruck/-Temperatur	7 / 165	Barg/°C	Leistung	4	kW
									Volumen			Volumen						Volumen					
									25			85						40					

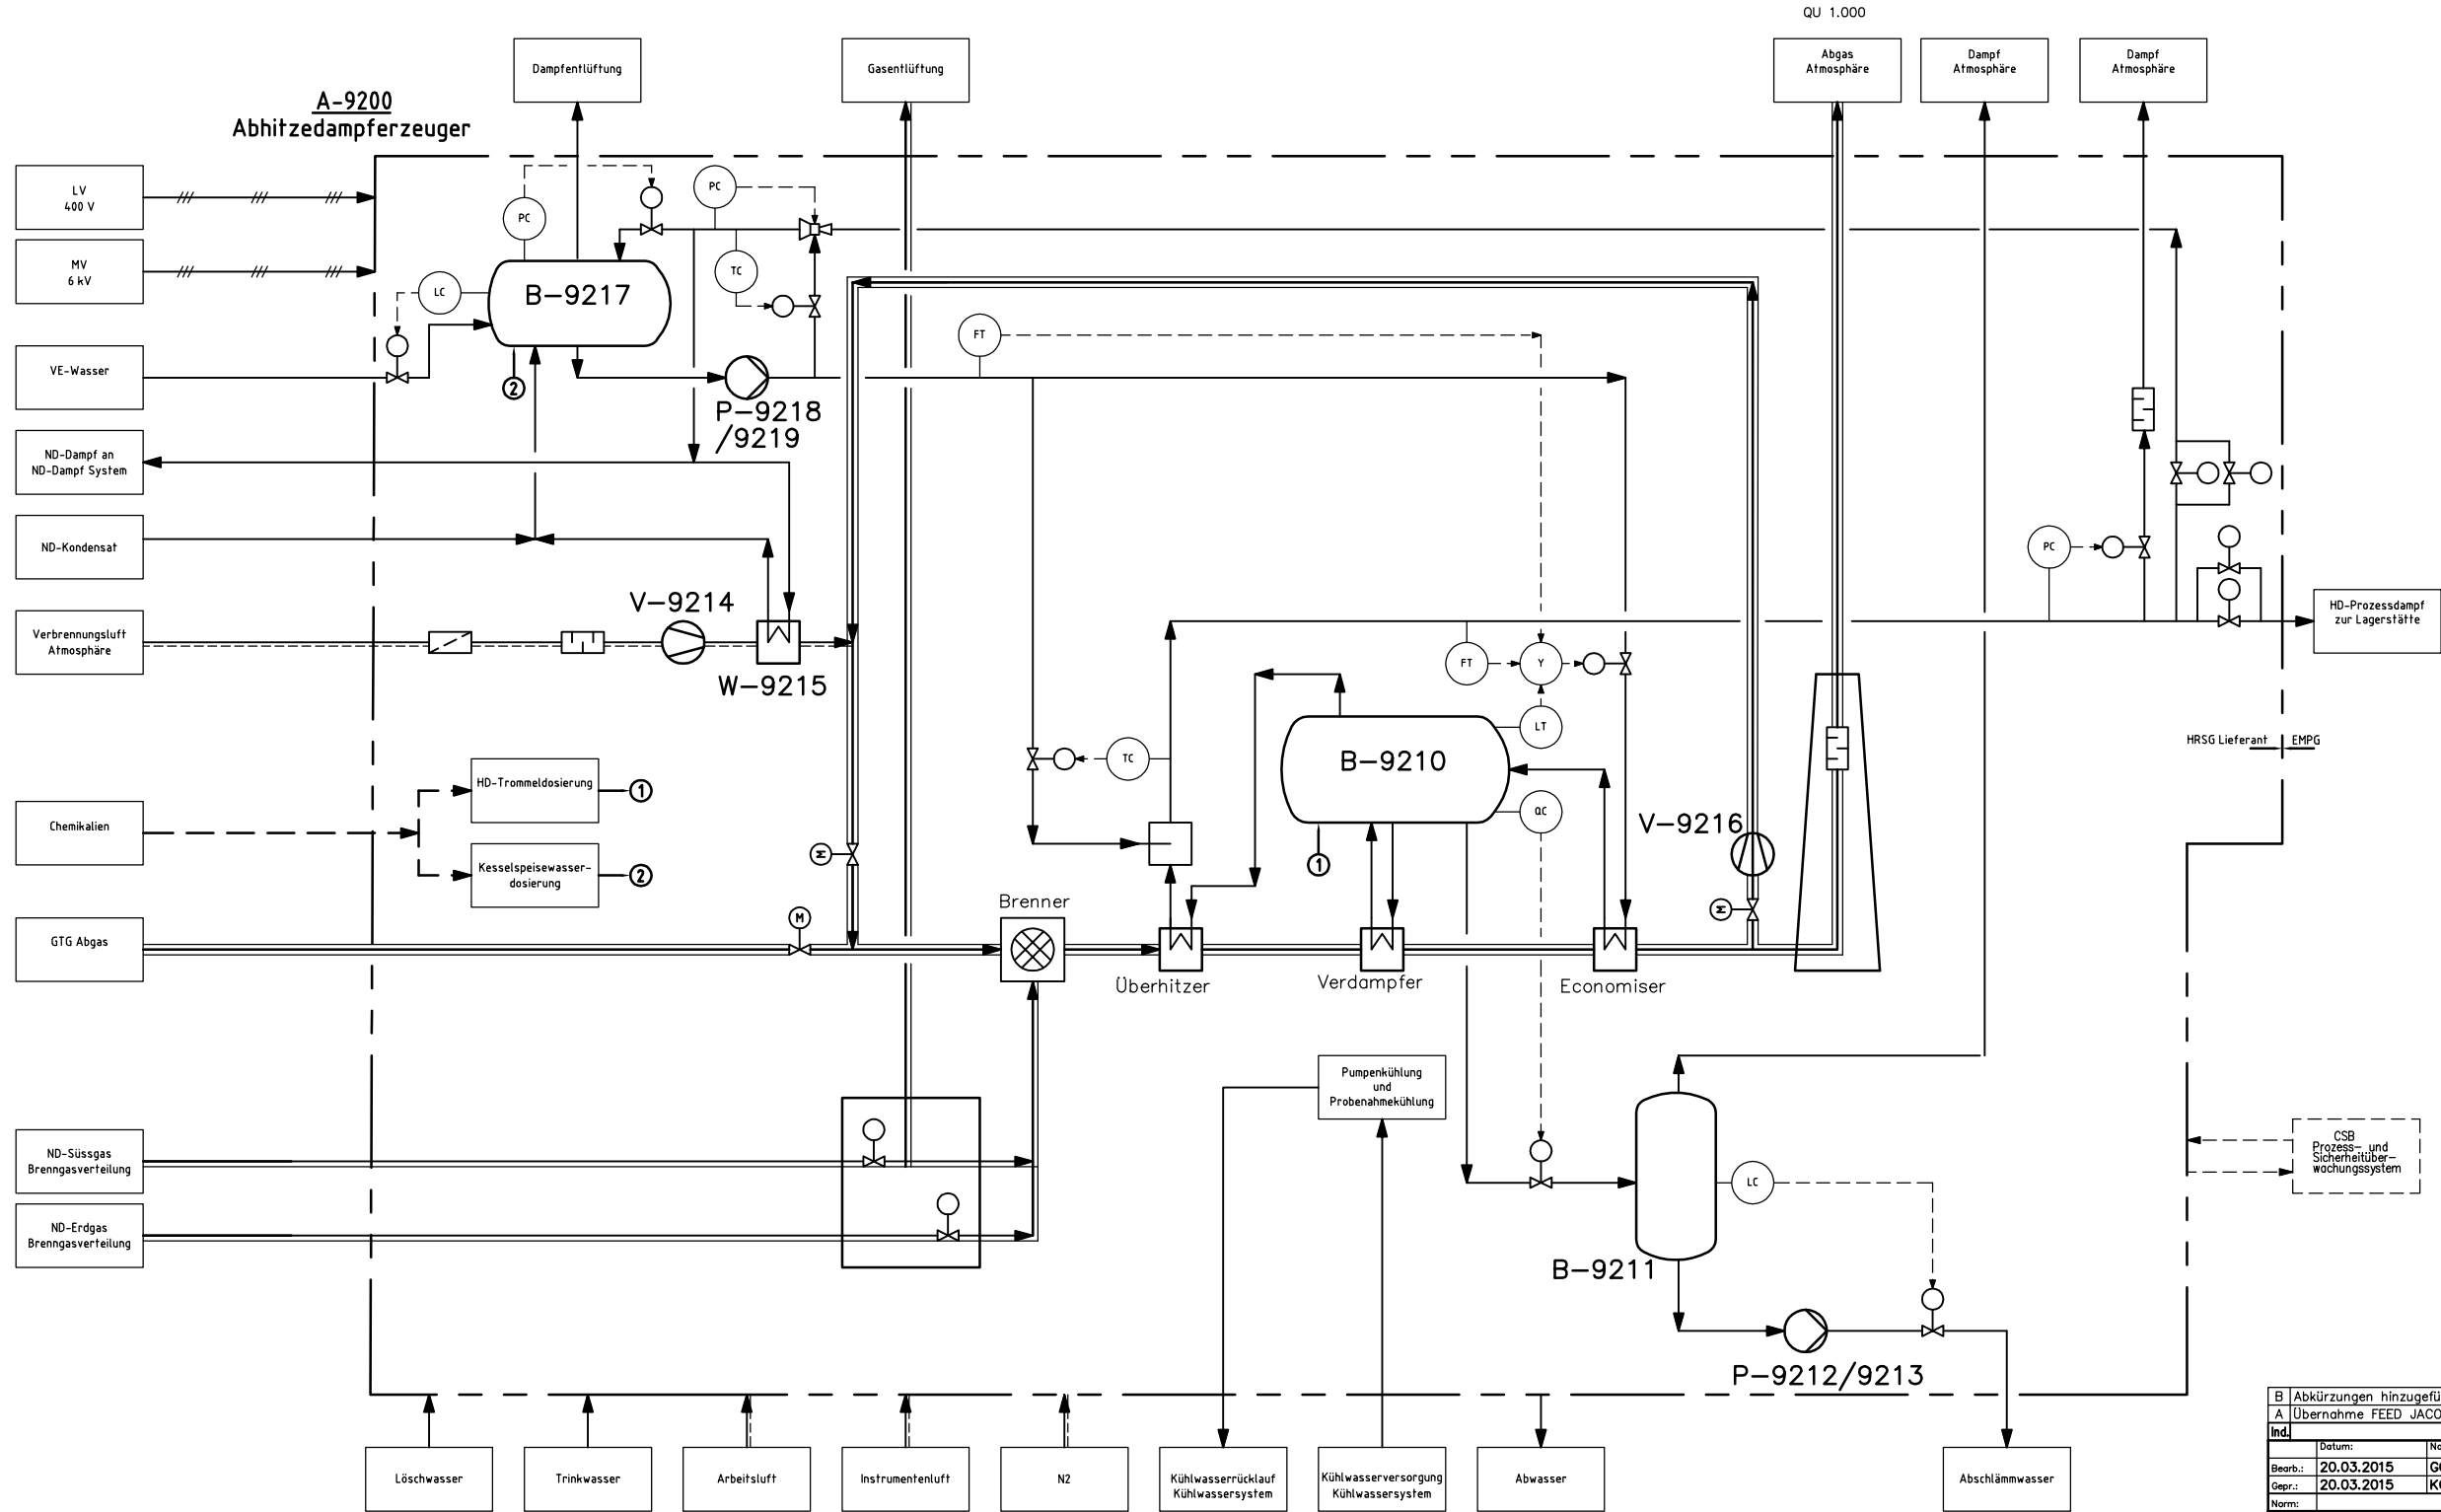



Abkürzungen	
BFW	: Kesselspeisewasser
CSB	: Zentrales Stationsgebäude EMSR
HRSG	: Abhitzedampferzeuger
IA	: Instrumentenluft
ND	: Niederdruck
LV	: Niederspannung
MV	: Mittelspannung
QU	: Emissionsquelle
VE	: Vollentsalztes
HD	: Hochdruck
GTG	: Gasturbine Generator

LINE LEGEND	
---	Luft
---	Gas
---	Abgas
---	Elektrische Leitung
---	Reinigungsabwasser
---	Wasser
---	Dampf
---	Erdung
---	Flüssiger Brennstoff/Schmierstoffe
---	Chemikalien
---	Signalweg

Bemerkungen:
Die Angaben basieren auf vorläufigen Informationen von Lieferanten und Erfahrungswerten aus vorherigen ähnlichen Projekten.

B Abkürzungen hinzugefügt		23.09.2015	CAD /SK,ML	-
A Übernahme FEED JACOBS-Nr: NL6820-20/P.01/1010		22.07.2015	CAD /SK,ML	-
Ind. Änderung		Datum	Eng.Fa./Gez.gepr.	Gez.gepr.
Bearb.: 20.03.2015		Name:	KONTRAKTOR-Logo: JACOBS - Issued for Use	
Gepr.: 20.03.2015		Gez.:	KONTRAKTOR-Dokumentnummer: NL6820-20/P.01/1010	
Norm:		Gepr.:	ExxonMobil Production	
Datum: 12.11.2014		Engineering-Firma	EMP	
Original-Blattgröße: DIN A1		Gez.:	JACOBS	
Maßstab: /		Gepr.:		
Gesamtblattzahl: -		RLMR01CG RUEHLERMOOR COGEN FACILITY 1		
Dateiname: RLMR01CG 010000 010010		FB202 VERFAHRENSFLIESSBILD		
Klassifizierung: GR		PROCESS FLOW DIAGRAMS INCLUDING HEAT AND MATERIAL BALANCES		
Zg.-Nr. RLMR01CG01000001001B		KWK-ANLAGE ABHITZEDAMPFERZEUGER (HRSG)		

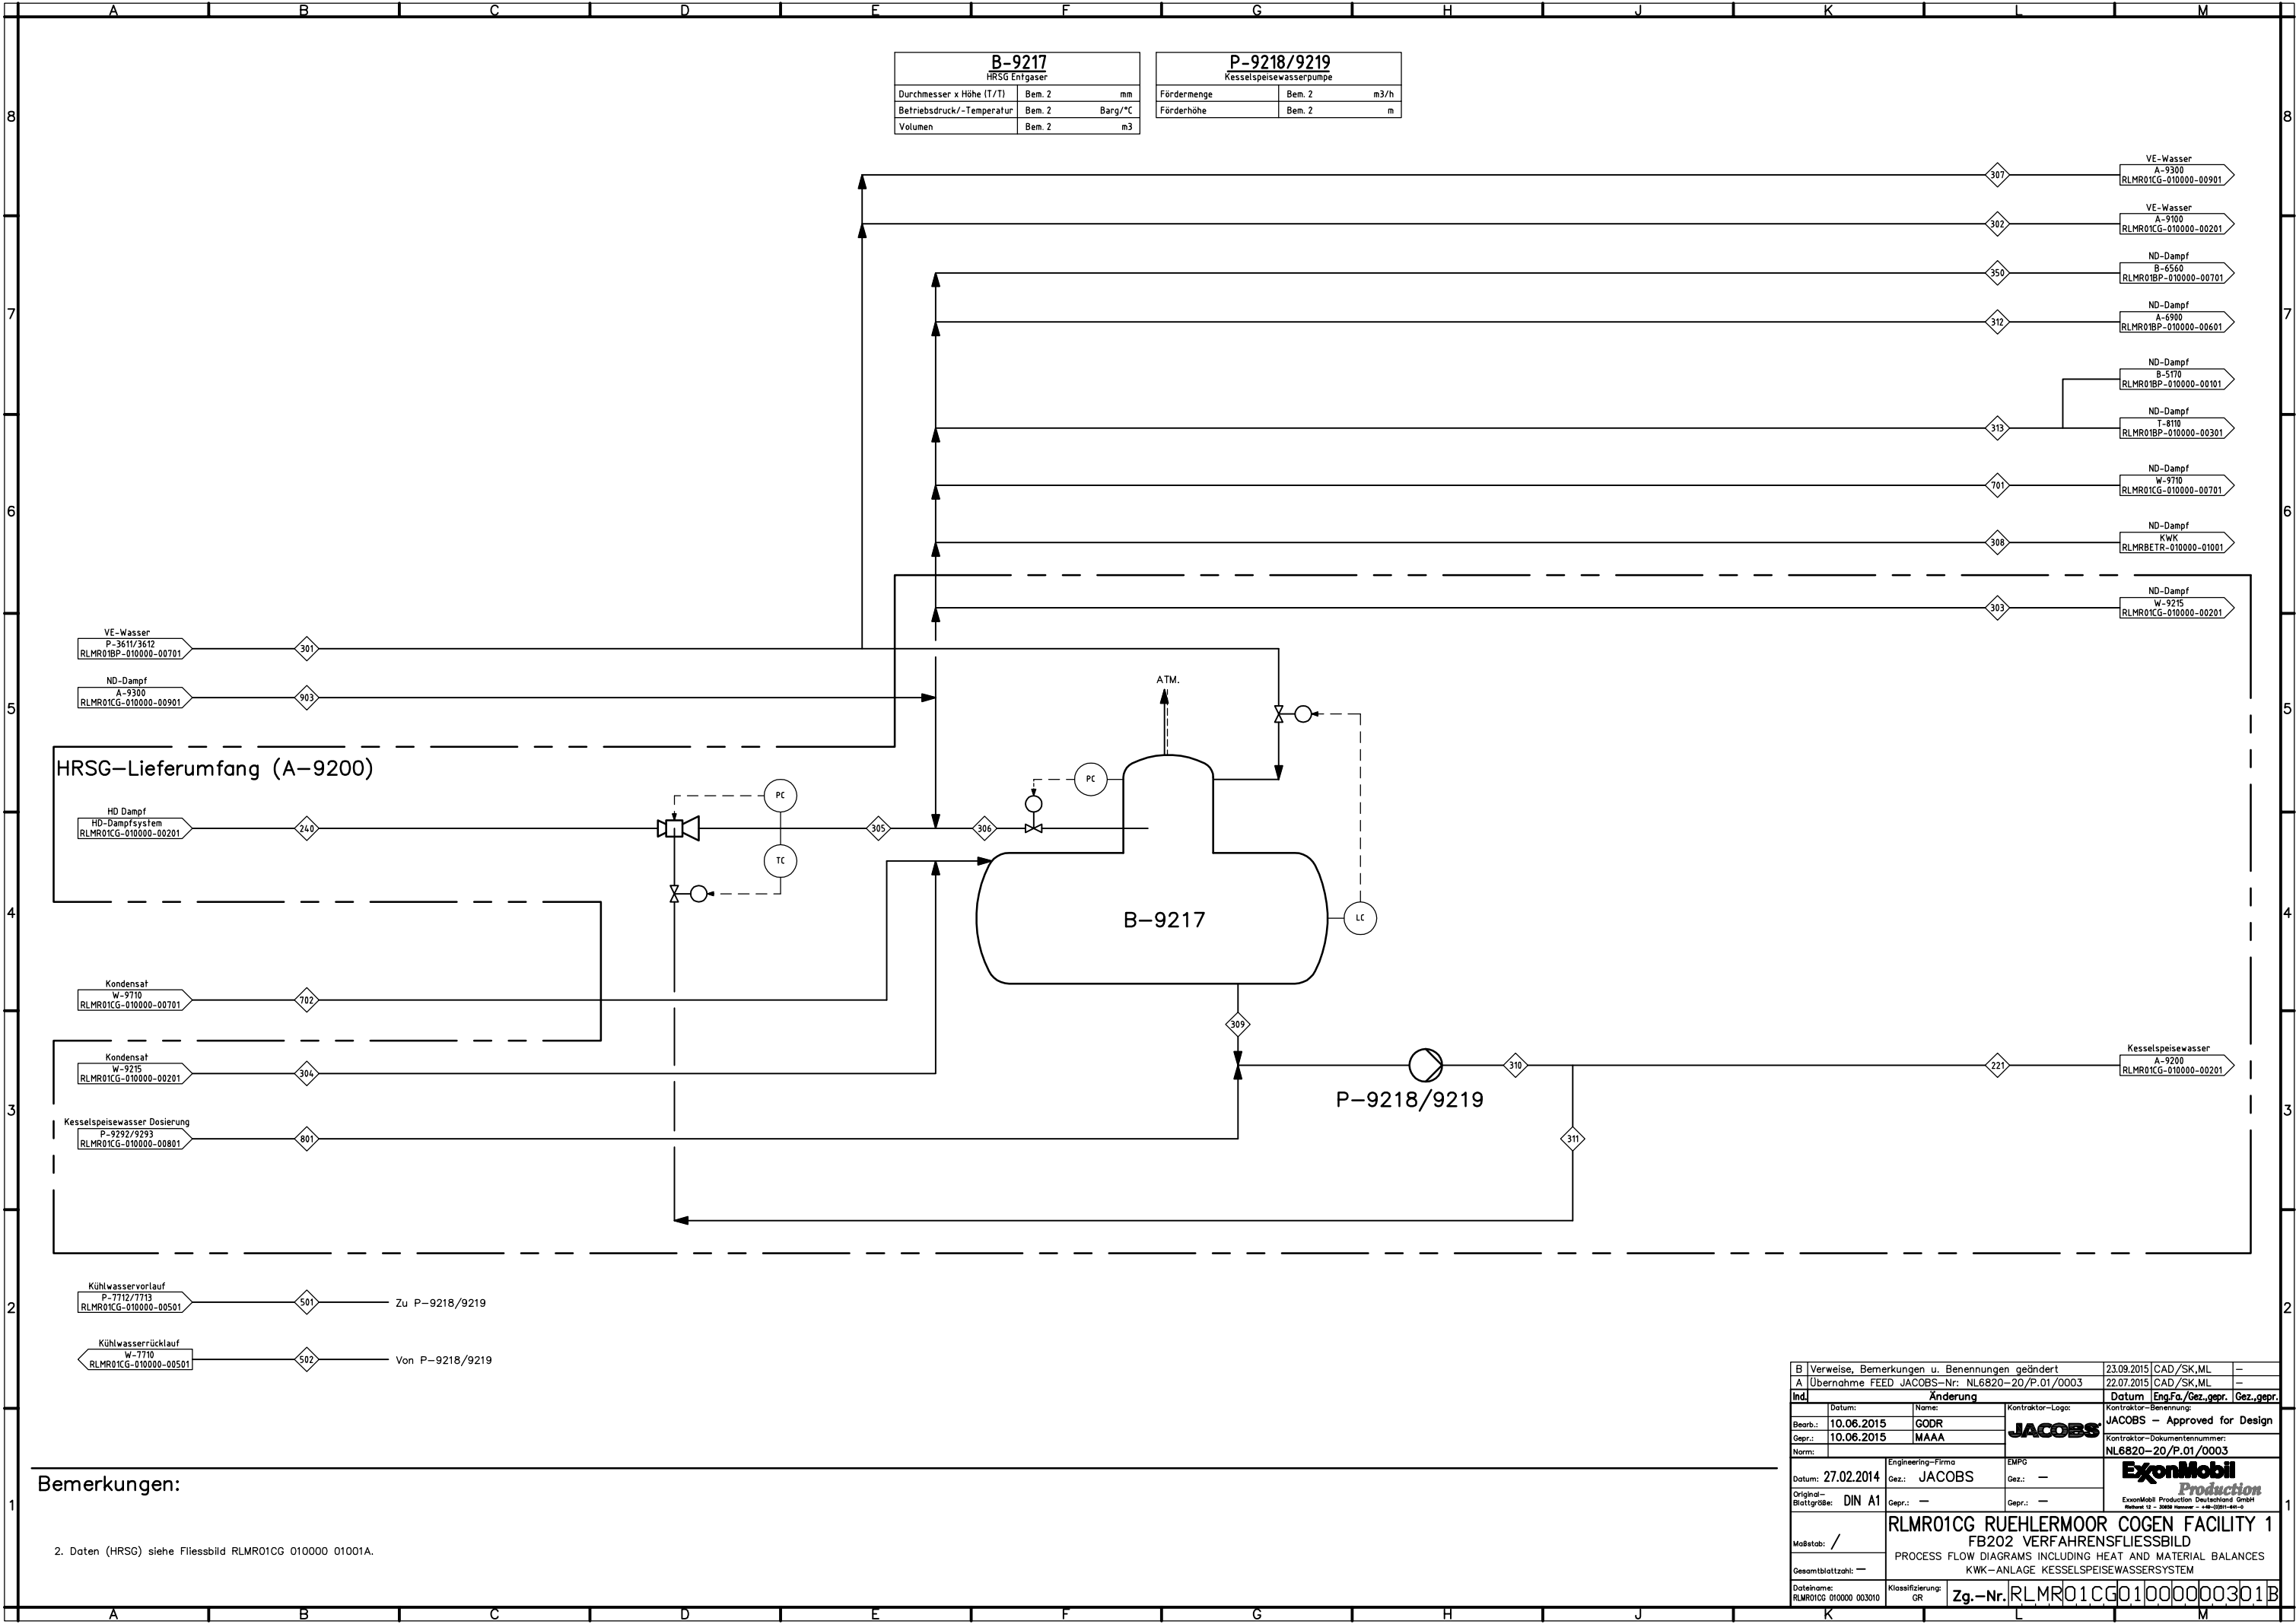

 
B Verweise, Bemerkungen u. Benennungen geändert		23.09.2015		CAD /SK,ML	—
A Übernahme FEED JACOBS-Nr. NL6820-20/P.01/0003		22.07.2015		CAD /SK,ML	—
Ind.	Änderung		Datum		Eng.Fa/Gez. gepr.
Datum:		Name:	Kontrollator-Logo:		Kontrollator-Benennung:
Bemr.: 10.06.2015		GODR	JACOBS		JACOBS – Approved for Design
Gepr.: 10.06.2015		MAAA			Kontrollator-Dokumentnummer:
Norm:			NL6820-20/P.01/0003		
Datum: 27.02.2014		Engineering-Firma	EMPG		
Gez.: JACOBS		Gez.: —	Gez.: —		
Original-Blattgröße: DIN A1		Gepr.: —	Gepr.: —		
Maßstab: /		1			
Gesamtblattzahl: —		RLMR01CG RUEHLERMOOR COGEN FACILITY 1			
Dateiname: RLMR01CG 010000 003010		FB202 VERFAHRENSFLIESSBILD			
Klassifizierung: GR		PROCESS FLOW DIAGRAMS INCLUDING HEAT AND MATERIAL BALANCES			
Zg.-Nr.		KWK-ANLAGE KESSELSPEISEWASSERSYSTEM			
		RLMR01CG01000000301B			

W-7710 Kühlwasser-Kühler		
Betriebstemperatur Ein/Aus	4,3/35	°C
Wärmeleistung	4,433	MWth
Übertragende Fläche	22992	m2

B-7711 Kühlwasser-Ausdehnungsbehälter		
Durchmesser x Höhe (T/T)		mm
Betriebsdruck/-Temperatur	0,2 / 35	Barg/°C
Volumen		m3

P-7712/7713 Kühlwasserpumpe		
Fördermenge	537	m3/h
Förderhöhe	60	m


W-7714 Kühlwasser-Inbetriebnahmeerhitzer		
Betriebstemperatur Ein/Aus	normal kein Durchfluss	°C
Wärmeleistung	0,75	MW
Übertragende Fläche		m2

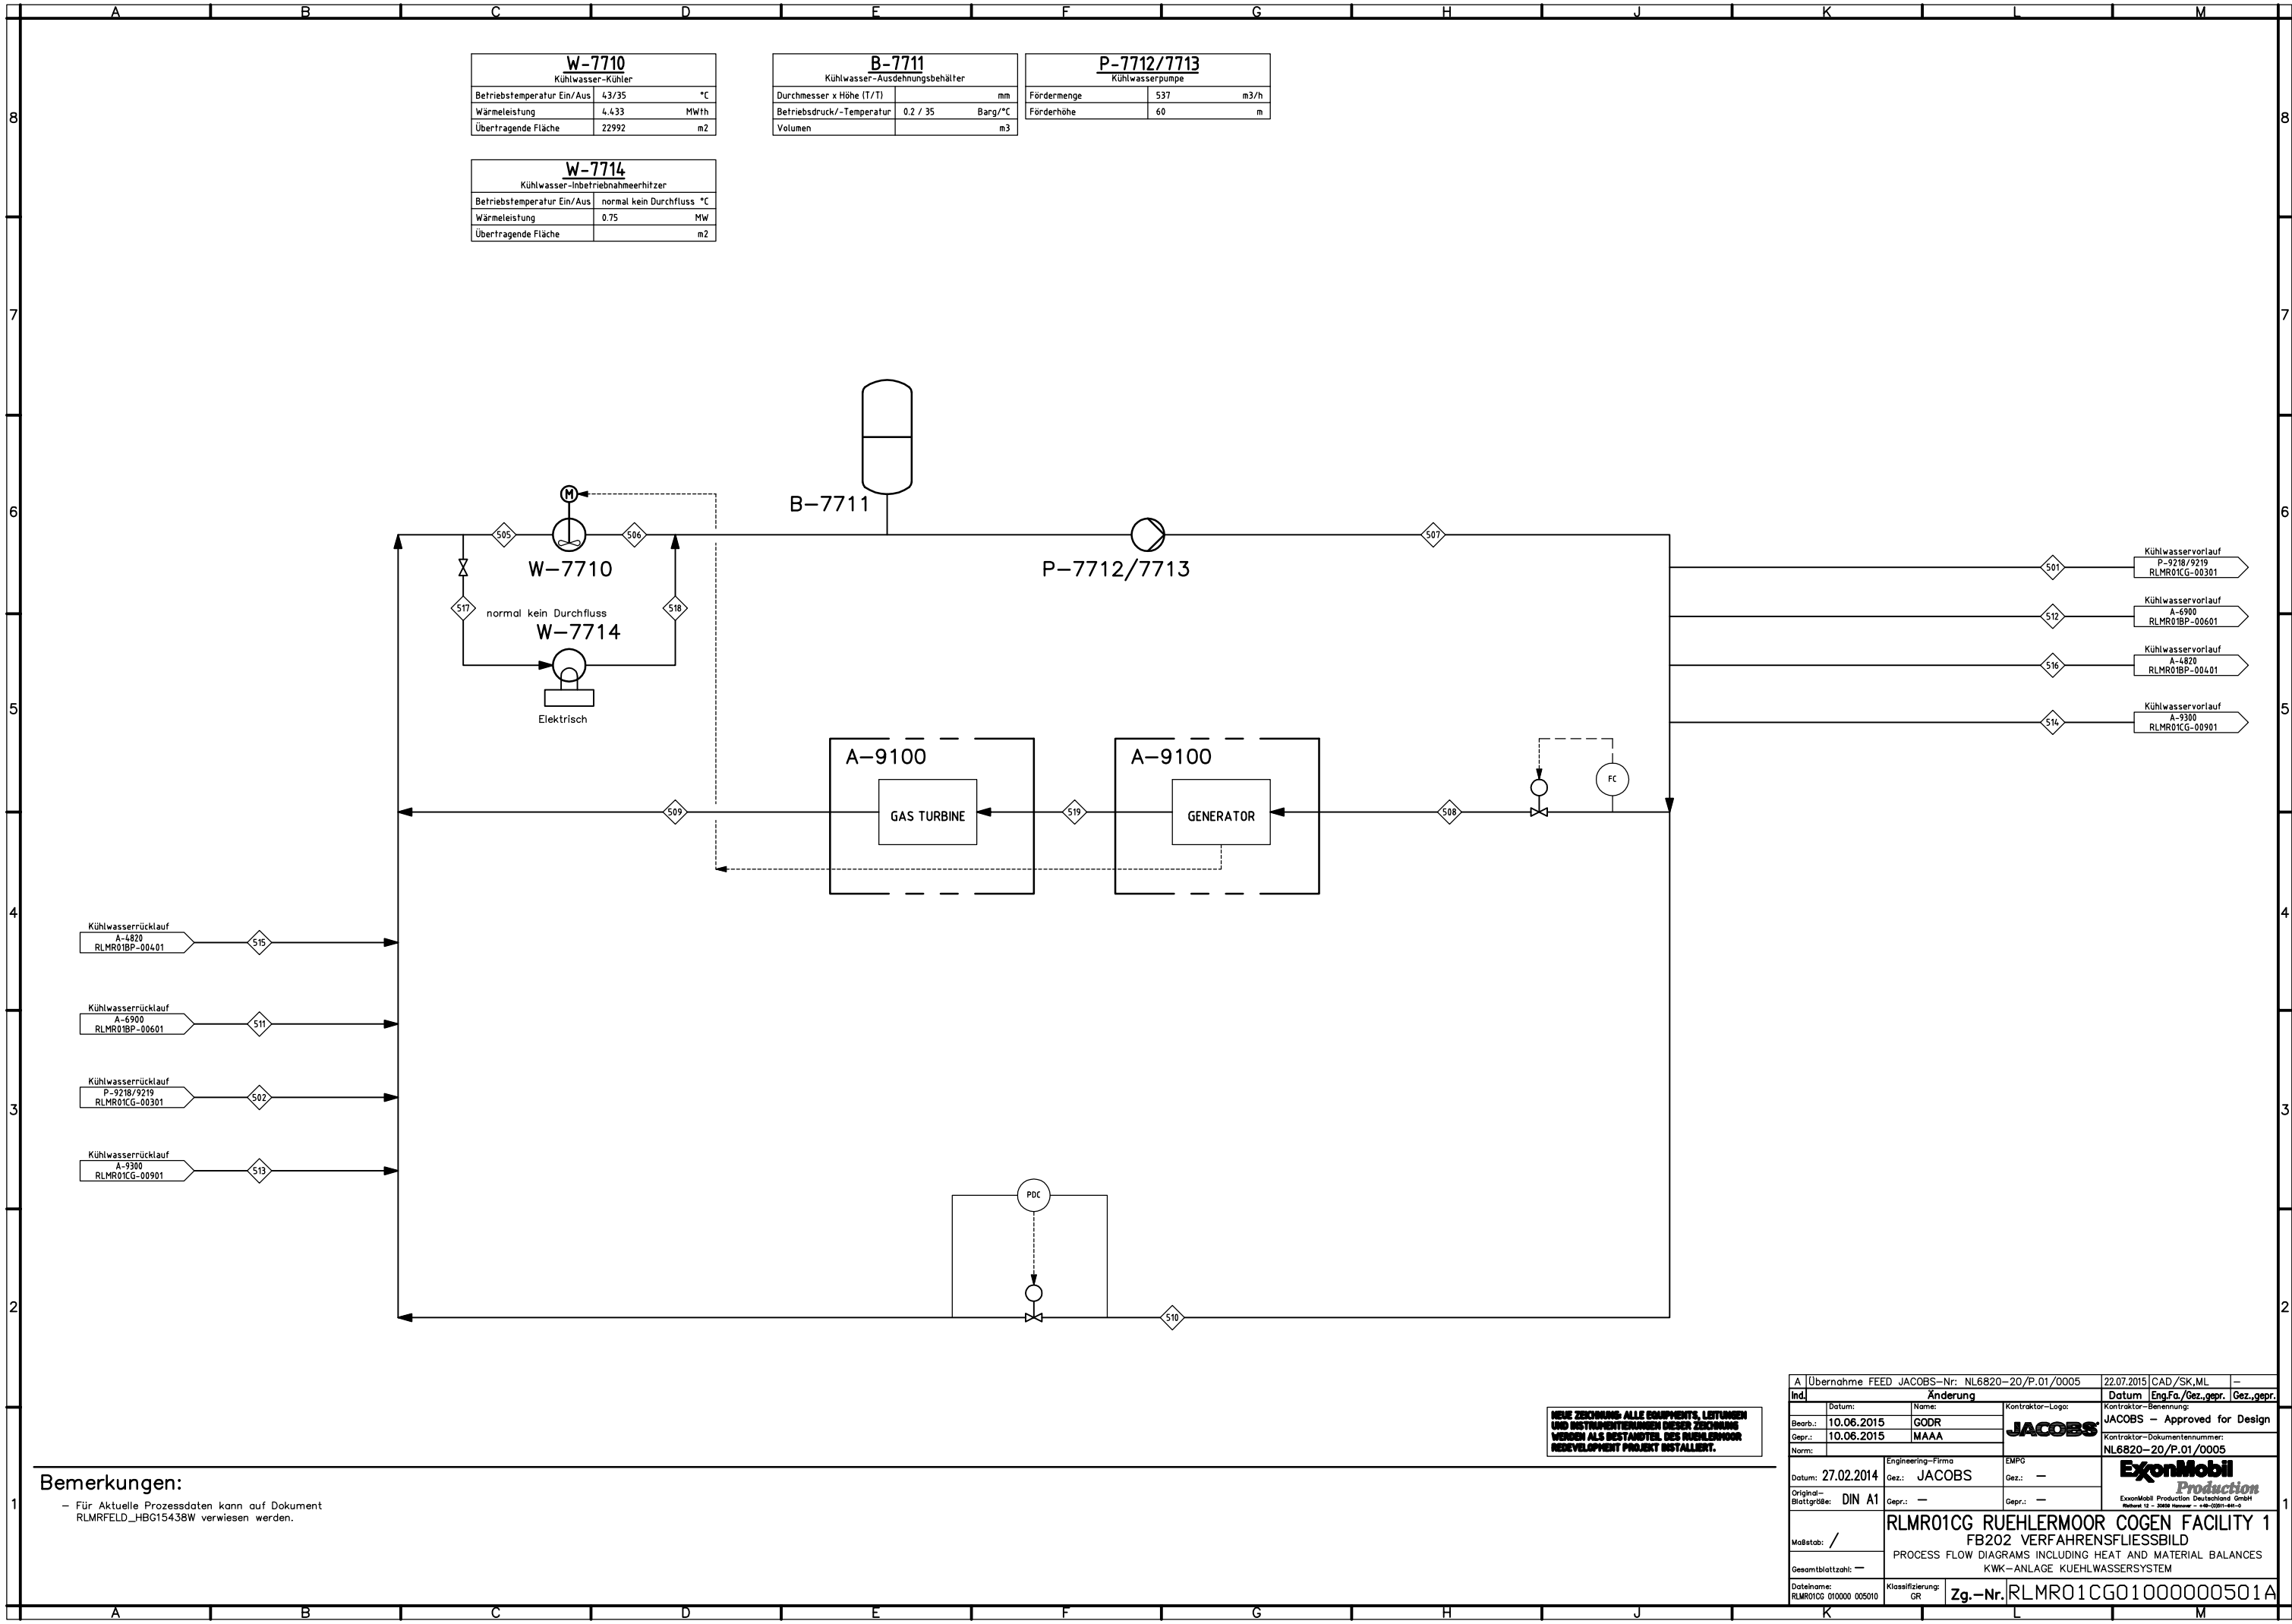

NEUE ZEICHNUNG: ALLE COMPONENTS, LEITUNGEN UND INSTRUMENTENNUMMERN DIESER ZEICHNUNG WERDEN ALS BESTANDTEIL DES RUEHLERMOOR REDEVELOPMENT PROJECT INSTALLIERT.

Bemerkungen:
- Für Aktuelle Prozessdaten kann auf Dokument RLMRFELD_HBG15438W verwiesen werden.

A Übernahme FEED JACOBS-Nr: NL6820-20/P.01/0005		22.07.2015 CAD/SK,ML		-
Ind. Änderung		Datum Eng.Fa./Gez.gepr. Gez.gepr.		-
Bearb.: 10.06.2015 GODR		Kontrollor-Logo: JACOBS		Kontrollor-Bemerkung: JACOBS - Approved for Design
Gepr.: 10.06.2015 MAAA		Kontrollor-Dokumentnummer: NL6820-20/P.01/0005		
Norm:		Engineering-Firma: EMPG		
Datum: 27.02.2014		Gez.: JACOBS		
Original-Blattgröße: DIN A1		Gepr.: -		
Maßstab: /		RLMR01CG RUEHLERMOOR COGEN FACILITY 1		
Gesamtblattzahl: -		FB202 VERFAHRENSFLIESSBILD		
Dateiname: RLMR01CG 010000 005010		Klassifizierung: GR		
		Zg.-Nr. RLMR01CG01000000501A		

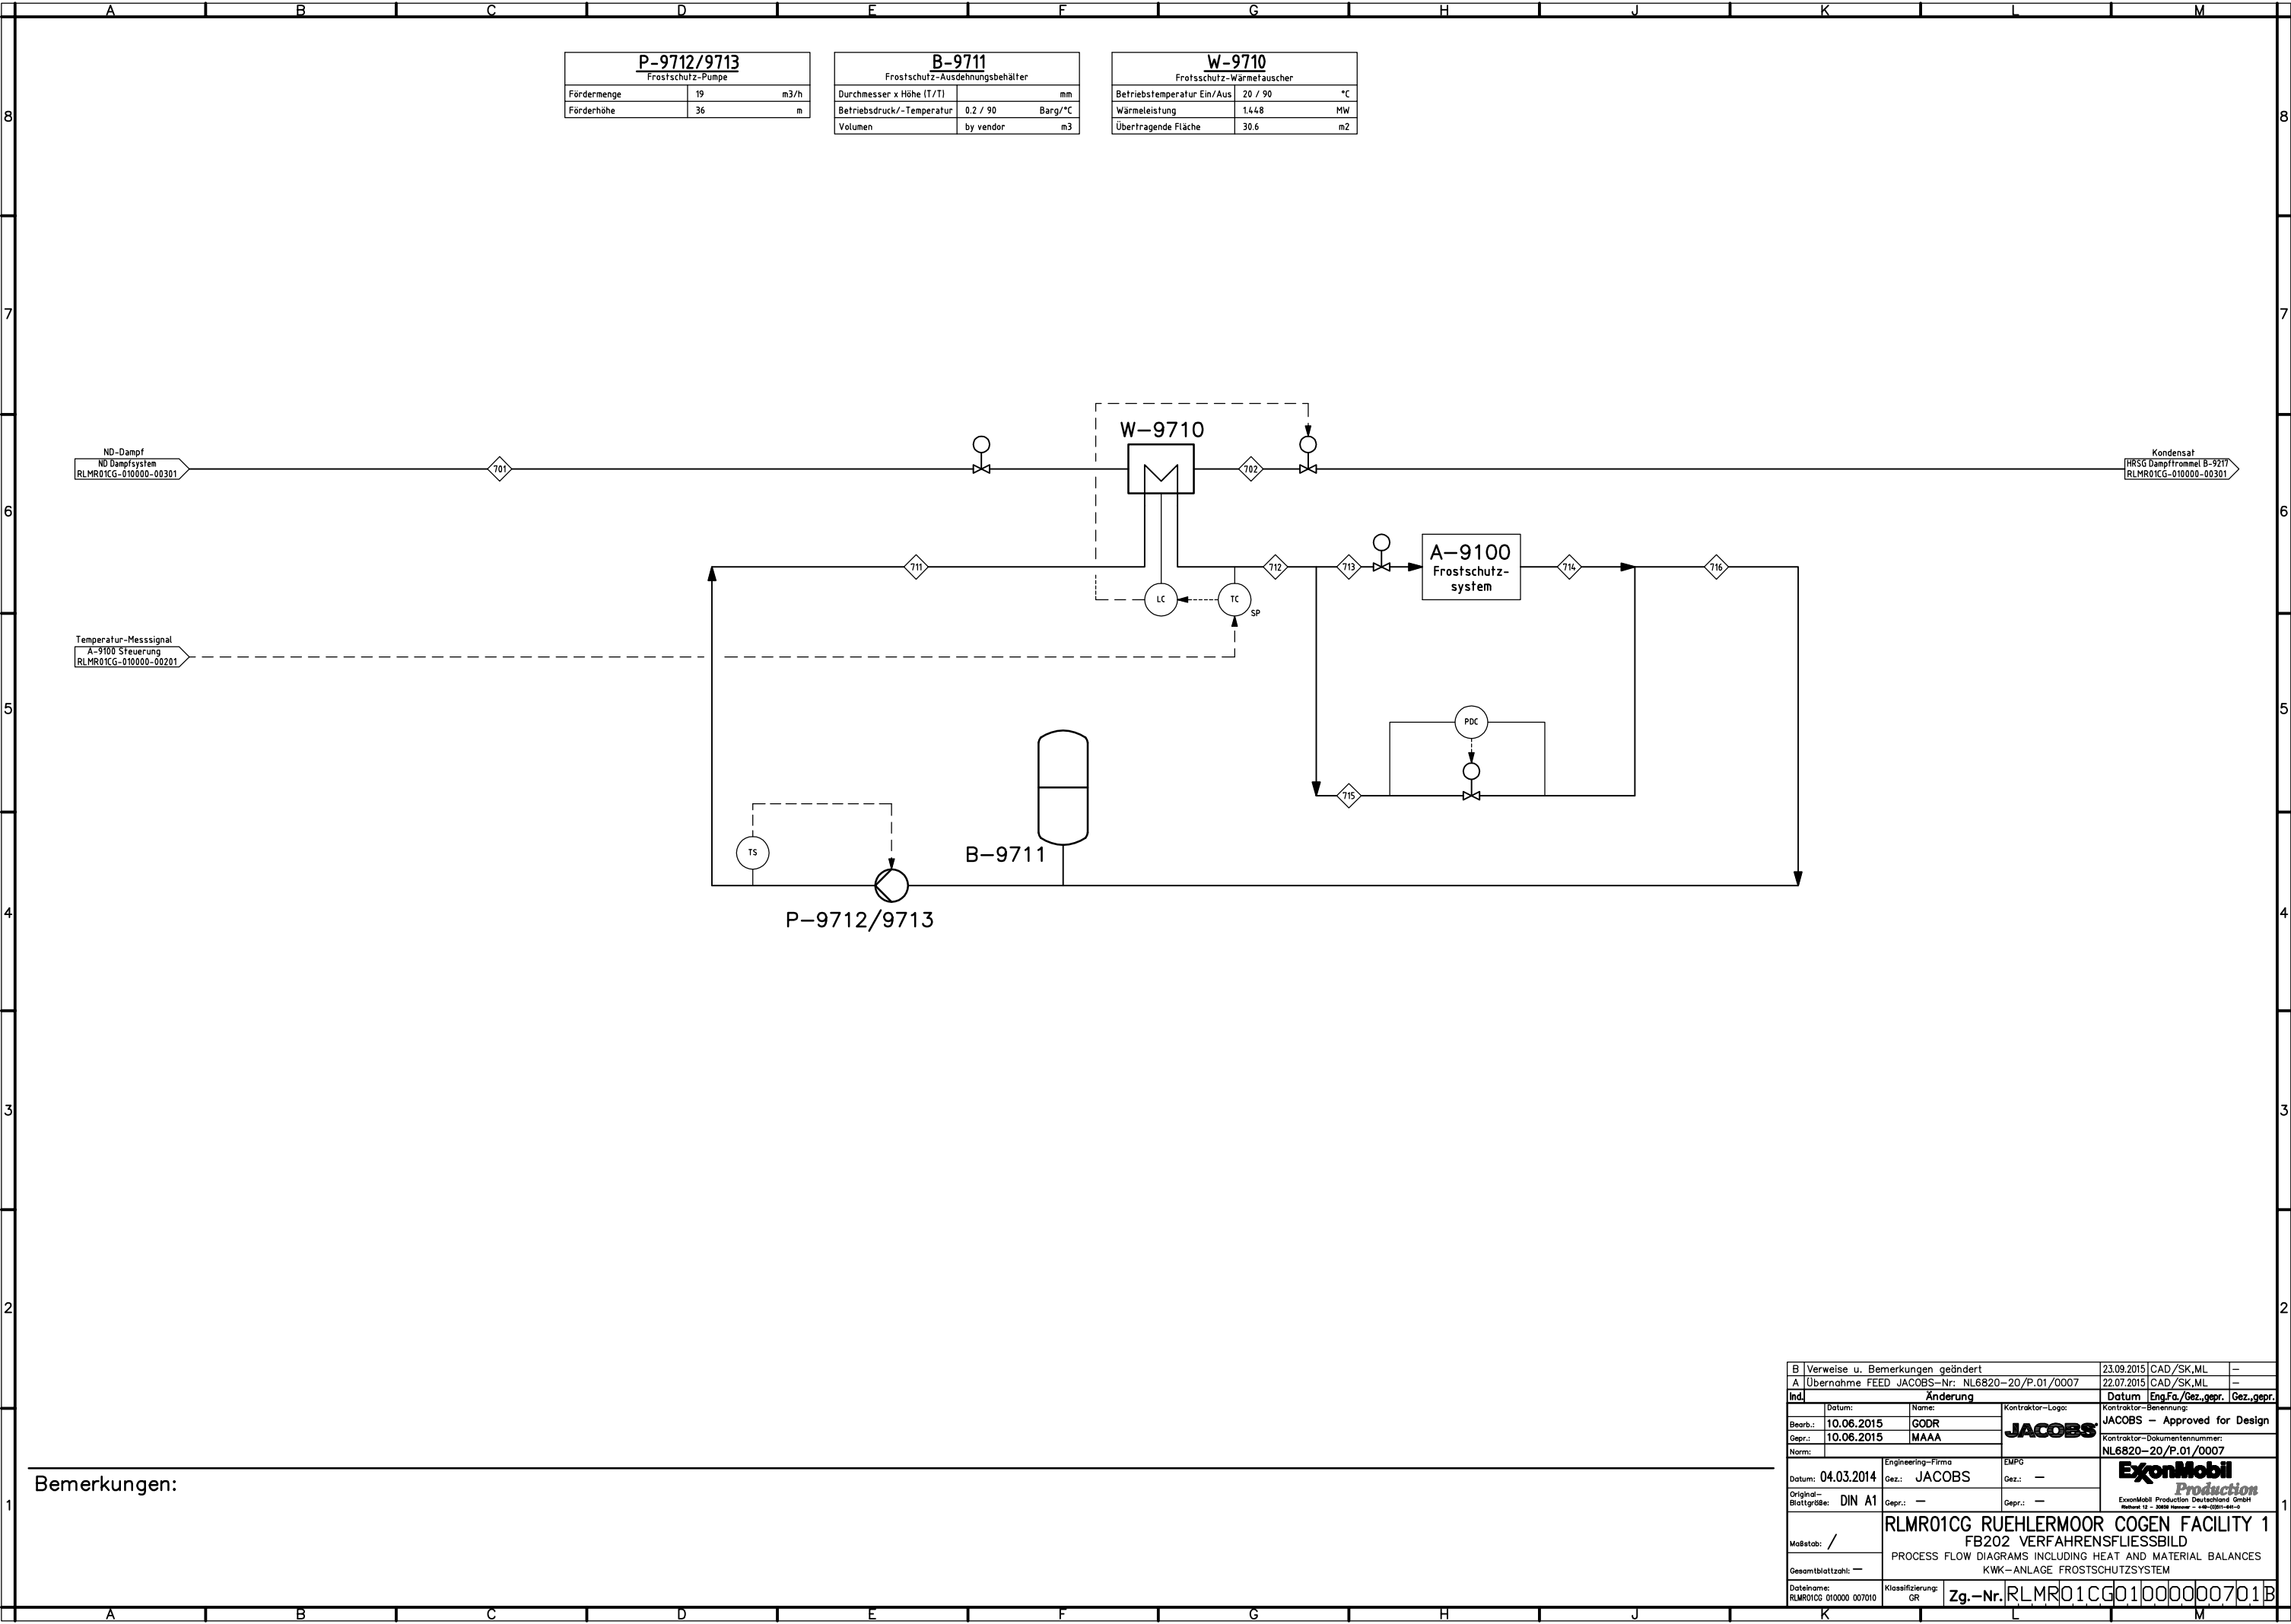


P-9712/9713 Frostschutz-Pumpe		
Fördermenge	19	m3/h
Förderhöhe	36	m

B-9711 Frostschutz-Ausdehnungsbehälter		
Durchmesser x Höhe (T/T)		mm
Betriebsdruck/-Temperatur	0.2 / 90	Barg/°C
Volumen	by vendor	m3

W-9710 Frostschutz-Wärmetauscher		
Betriebstemperatur Ein/Aus	20 / 90	°C
Wärmeleistung	1.448	MW
Übertragende Fläche	30.6	m2

Bemerkungen:

B Verweise u. Bemerkungen geändert		23.09.2015		CAD /SK,ML	—
A Übernahme FEED JACOBS—Nr. NL6820—20/P.01/0007		22.07.2015		CAD /SK,ML	—
Ind.	Änderung			Datum	Eng/Fa/Gez.gepr. Gez.gepr.
Datum:	Name:		Kontraktor-Logo:		
Bearb.: 10.06.2015	GODR		JACOBS		
Gepr.: 10.06.2015	MAAA				
Norm:			Kontraktor-Bemerkung: JACOBS — Approved for Design		
				Kontraktor-Dokumentnummer: NL6820—20/P.01/0007	
Datum: 04.03.2014	Engineering-Firma Gez.: JACOBS		EMPG	ExxonMobil <i>Production</i> ExxonMobil Production Deutschland GmbH Refinery 12 - 2010 Refinery - 148-2010-148-2	
Original-Blattgröße: DIN A1	Gepr.: —		Gepr.: —		
Maßstab: /	RLMR01CG RUEHLERMOOR COGEN FACILITY 1 FB202 VERFAHRENSFLIESSBILD PROCESS FLOW DIAGRAMS INCLUDING HEAT AND MATERIAL BALANCES KWK—ANLAGE FROSTSCHUTZSYSTEM				
Gesamtblattzahl: —	Dateiname: RLMR01CG 010000 007010				
	Klassifizierung: GR	Zg.—Nr. RLMR01CG01000000701B			

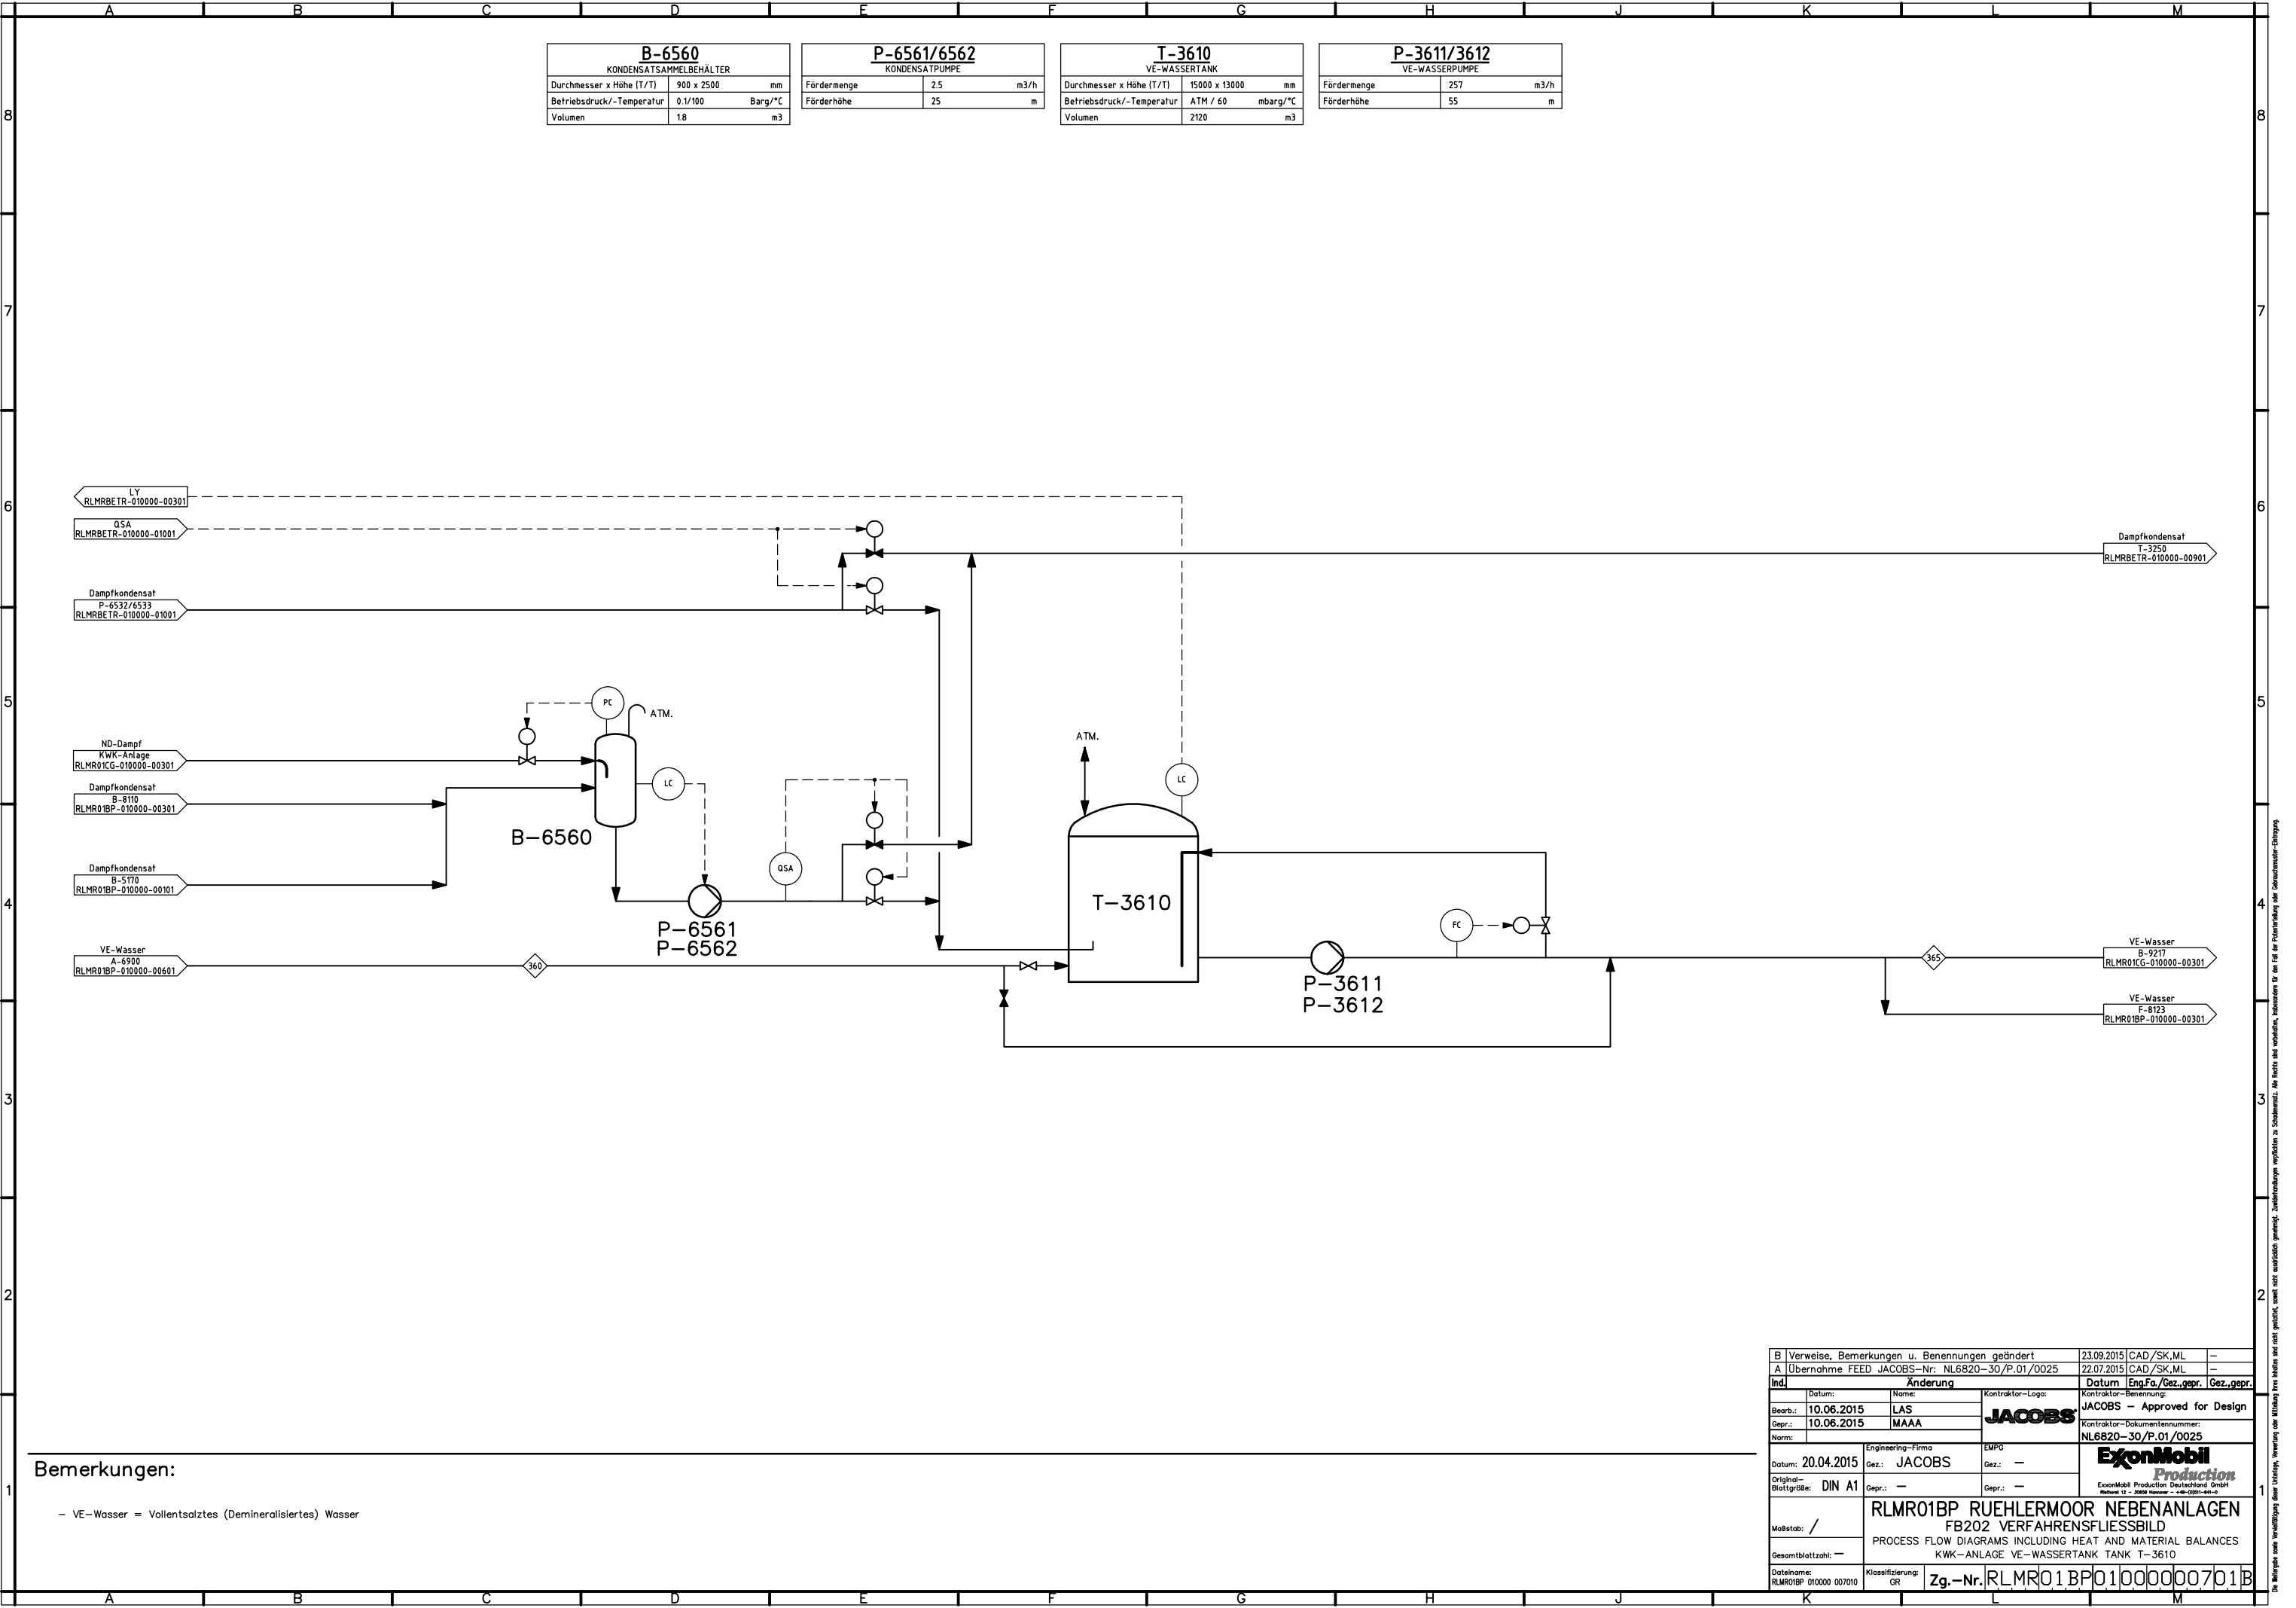

B-6560		
KONDENSATSAMMELBEHÄLTER		
Durchmesser x Höhe (T/T)	900 x 2500	mm
Betriebsdruck/-Temperatur	0.1/100	Barg/°C
Volumen	1.8	m3

P-6561/6562		
KONDENSATPUMPE		
Fördermenge	25	m3/h
Förderhöhe	25	m


T-3610		
VE-WASSERTANK		
Durchmesser x Höhe (T/T)	15000 x 13000	mm
Betriebsdruck/-Temperatur	ATM / 60	mbarg/°C
Volumen	2120	m3

P-3611/3612		
VE-WASSERPUMPE		
Fördermenge	257	m3/h
Förderhöhe	55	m

Bemerkungen:


- VE-Wasser = Vollentsalztes (Demineralisiertes) Wasser

B Verweise, Bemerkungen u. Benennungen geändert		23.09.2015		CAD /SK,ML	—
A Übernahme FEED JACOBS—Nr: NL6820—30/P.01/0025		22.07.2015		CAD /SK,ML	—
Ind.	Änderung		Datum		Eng.Fa./Gez.gepr. Gez.gepr.
Datum:		Name:	Kontrollat—Benennung:		
Bearb.:	10.06.2015	LAS	JACOBS — Approved for Design		
Gepr.:	10.06.2015	MAAA	Kontrollat—Dokumentennummer:		
Norm:			NL6820—30/P.01/0025		
Datum: 20.04.2015		Engineering—Firma	EMPG	 ExxonMobil Production Deutschland GmbH Ruhlestr. 12 3610 Hamm +49—(0)201—648—5	
Gez.: JACOBS		Gez.: —	Gez.: —		
Original—Blattgröße: DIN A1		Gepr.: —	Gepr.: —		
Maßstab: /	RLMR01BP RUEHLERMOOR NEBENANLAGEN				
FB202 VERFAHRENSFLIESSBILD					
PROCESS FLOW DIAGRAMS INCLUDING HEAT AND MATERIAL BALANCES					
KWK—ANLAGE VE—WSSERTANK TANK T-3610					
Gesamtblattzahl: —					
Dateiname:		Klassifizierung:	Zg.—Nr.		
RLMR01BP 010000 007010		GR	RLMR01BP01000000701B		

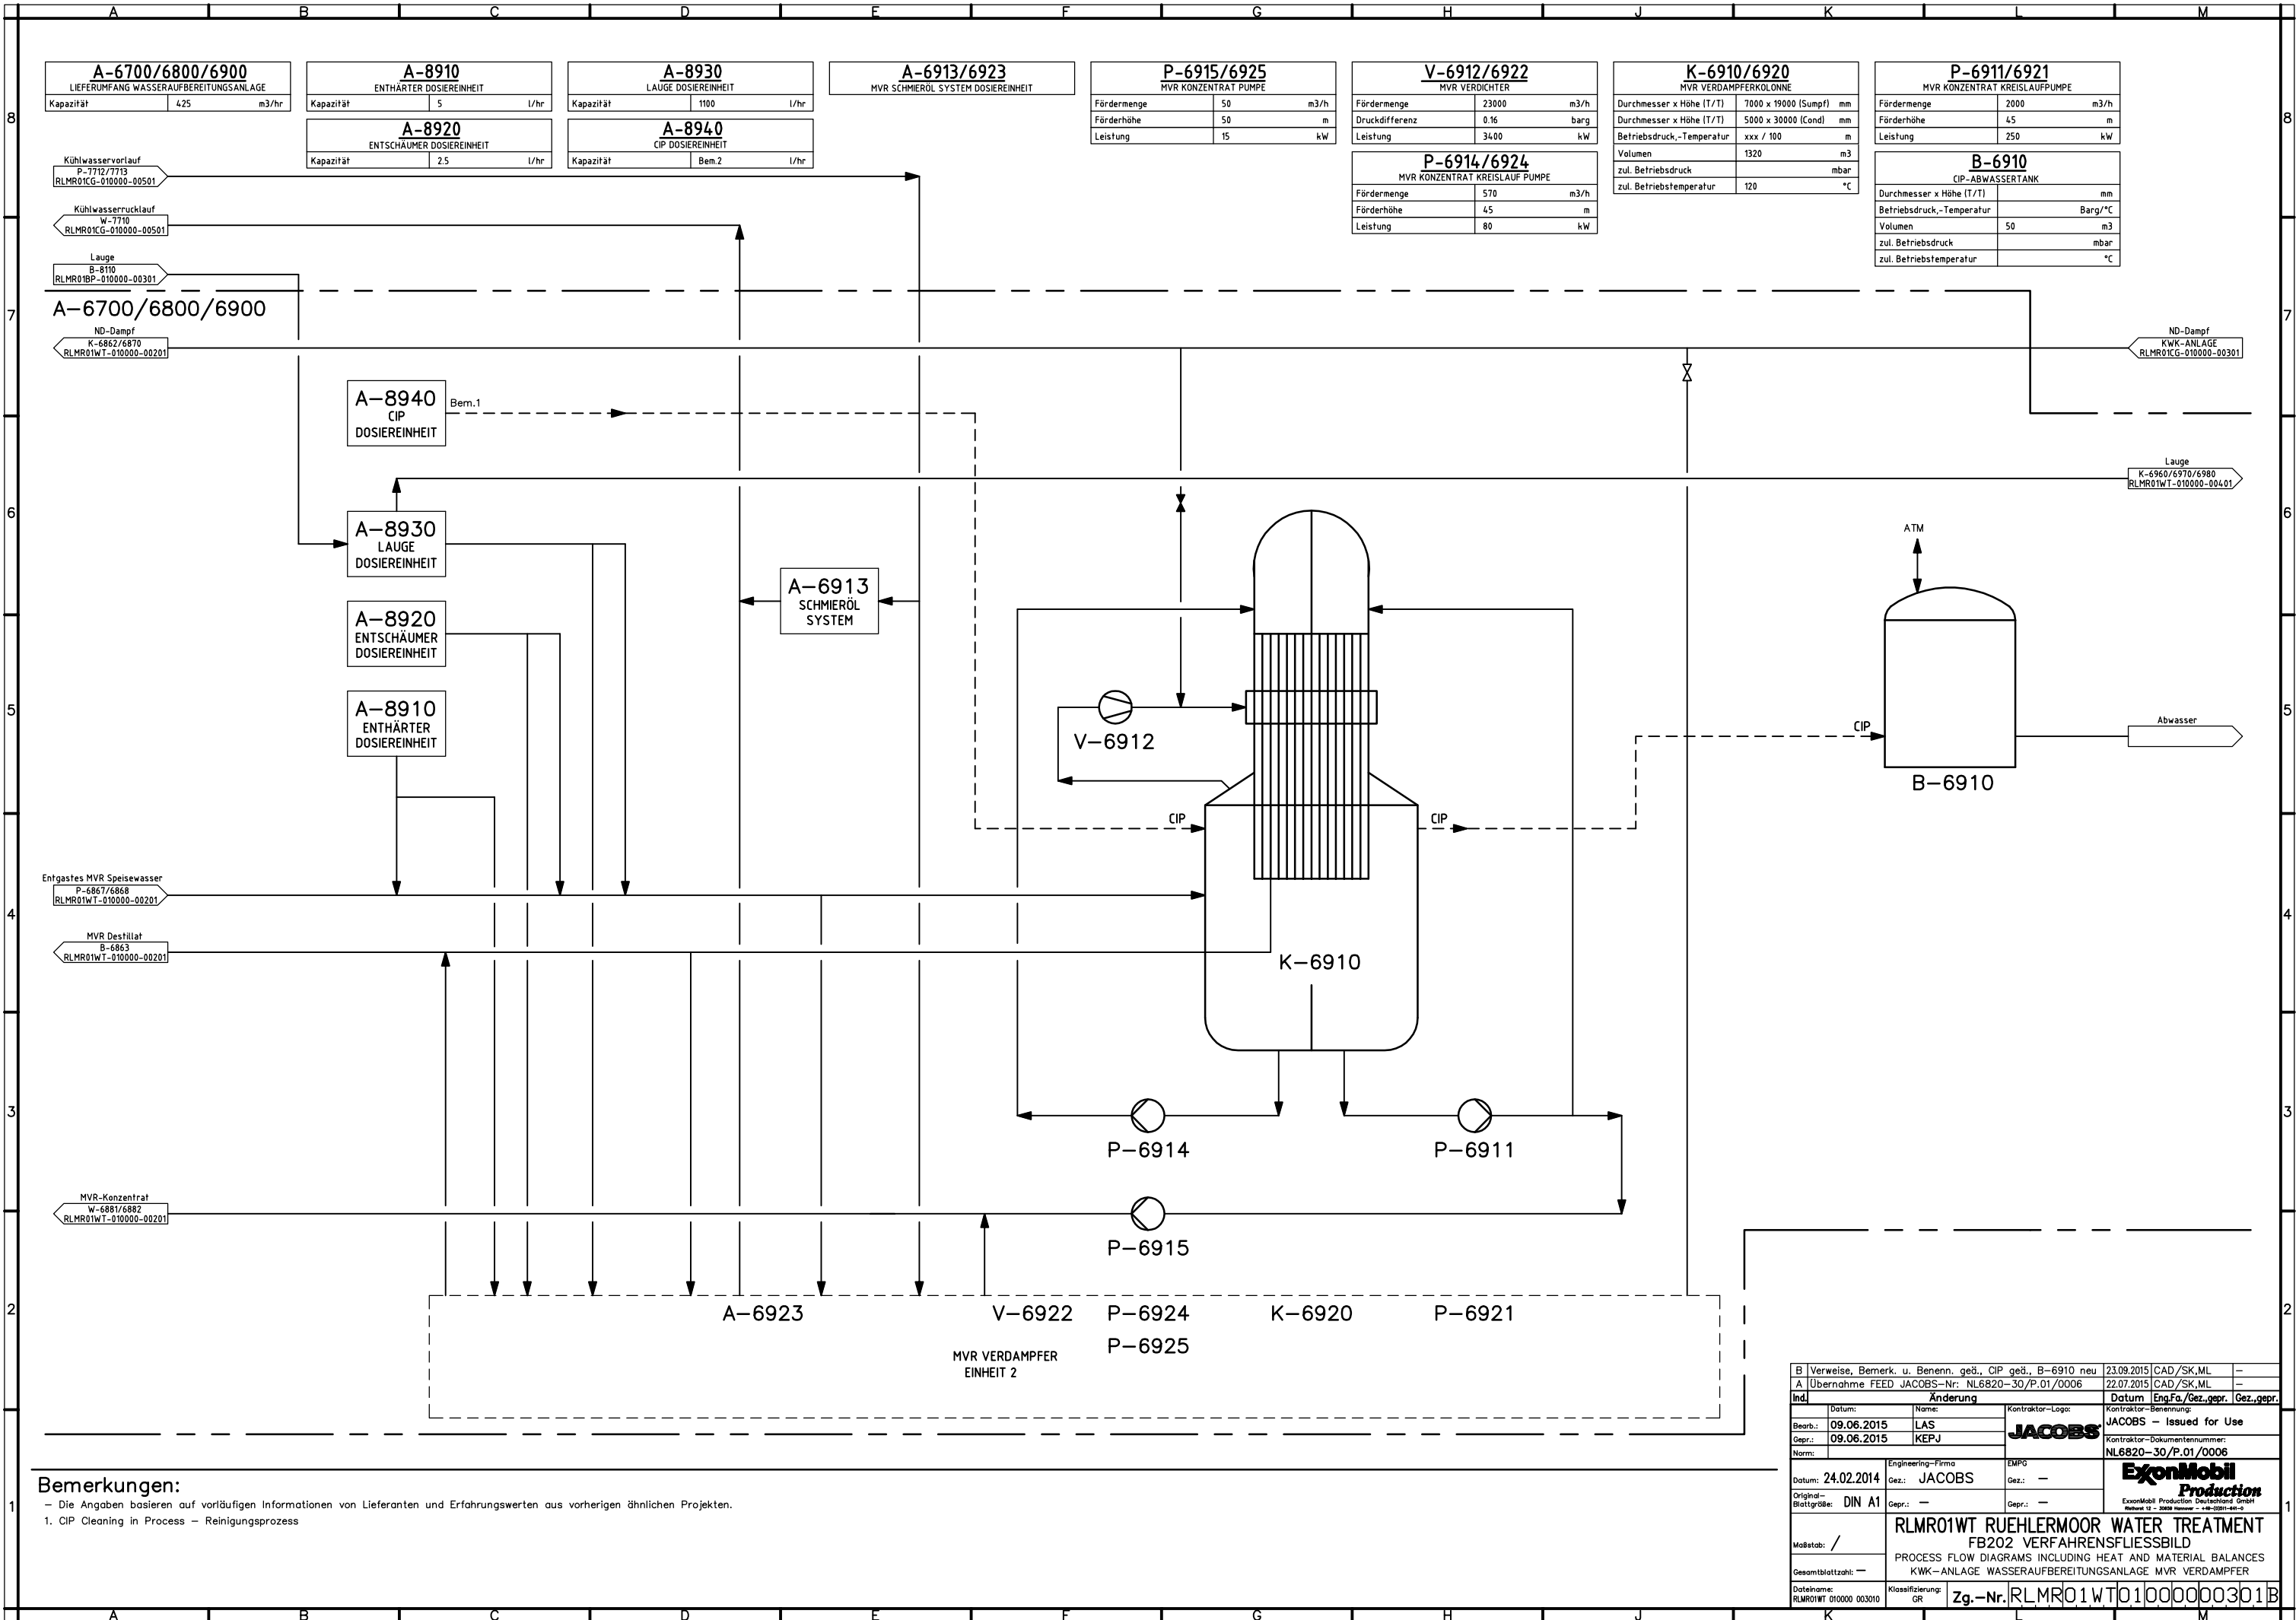

B Verweise, Bemerk. u. Benenn. geö., CIP geö., B-6910 neu		23.09.2015	CAD /SK,ML	-
A Übernahme FEED JACOBS-Nr. NL6820-30/P.01/0006		22.07.2015	CAD /SK,ML	-
Ind.	Änderung	Datum	Eng.Fa./Gez.	Gepr.
Datum:	Name:	Kontraktor-Benennung:		
Bearb.: 09.06.2015	LAS	JACOBS – Issued for Use		
Gepr.: 09.06.2015	KEPJ	Kontraktor-Dokumentnummer:		
Norm:		NL6820-30/P.01/0006		
Datum: 24.02.2014	Engineering-Firma	EMP	ExxonMobil <i>Production</i> ExxonMobil Production Deutschland GmbH Rathen 2 - 30559 Bremen - t:0471-201-4510	
Gez.: JACOBS		Gez.: —		
Original-Blattgröße: DIN A1	Gepr.: —	Gepr.: —		
1				
RLMR01WT RUEHLERMOOR WATER TREATMENT				
FB202 VERFAHRENSFLIESSBILD				
PROCESS FLOW DIAGRAMS INCLUDING HEAT AND MATERIAL BALANCES				
KWK – ANLAGE WASSERAUFBEREITUNGSANLAGE MVR VERDAMPFER				
Maßstab: /				
Gesamtblattzahl: —				
Dateiname: RLMR01WT 010000 003010		Klassifizierung: GR	Zg.-Nr. RLMR01WT01000000301B	

Die Maßgabe sowie Verantwortlichkeit dieser Zeichnung, Verwendung oder Wiedergabe ohne schriftliche Genehmigung, ist dem Auftraggeber vorbehalten. Änderungen sind nur durch schriftliche Genehmigung des Auftraggebers zulässig.

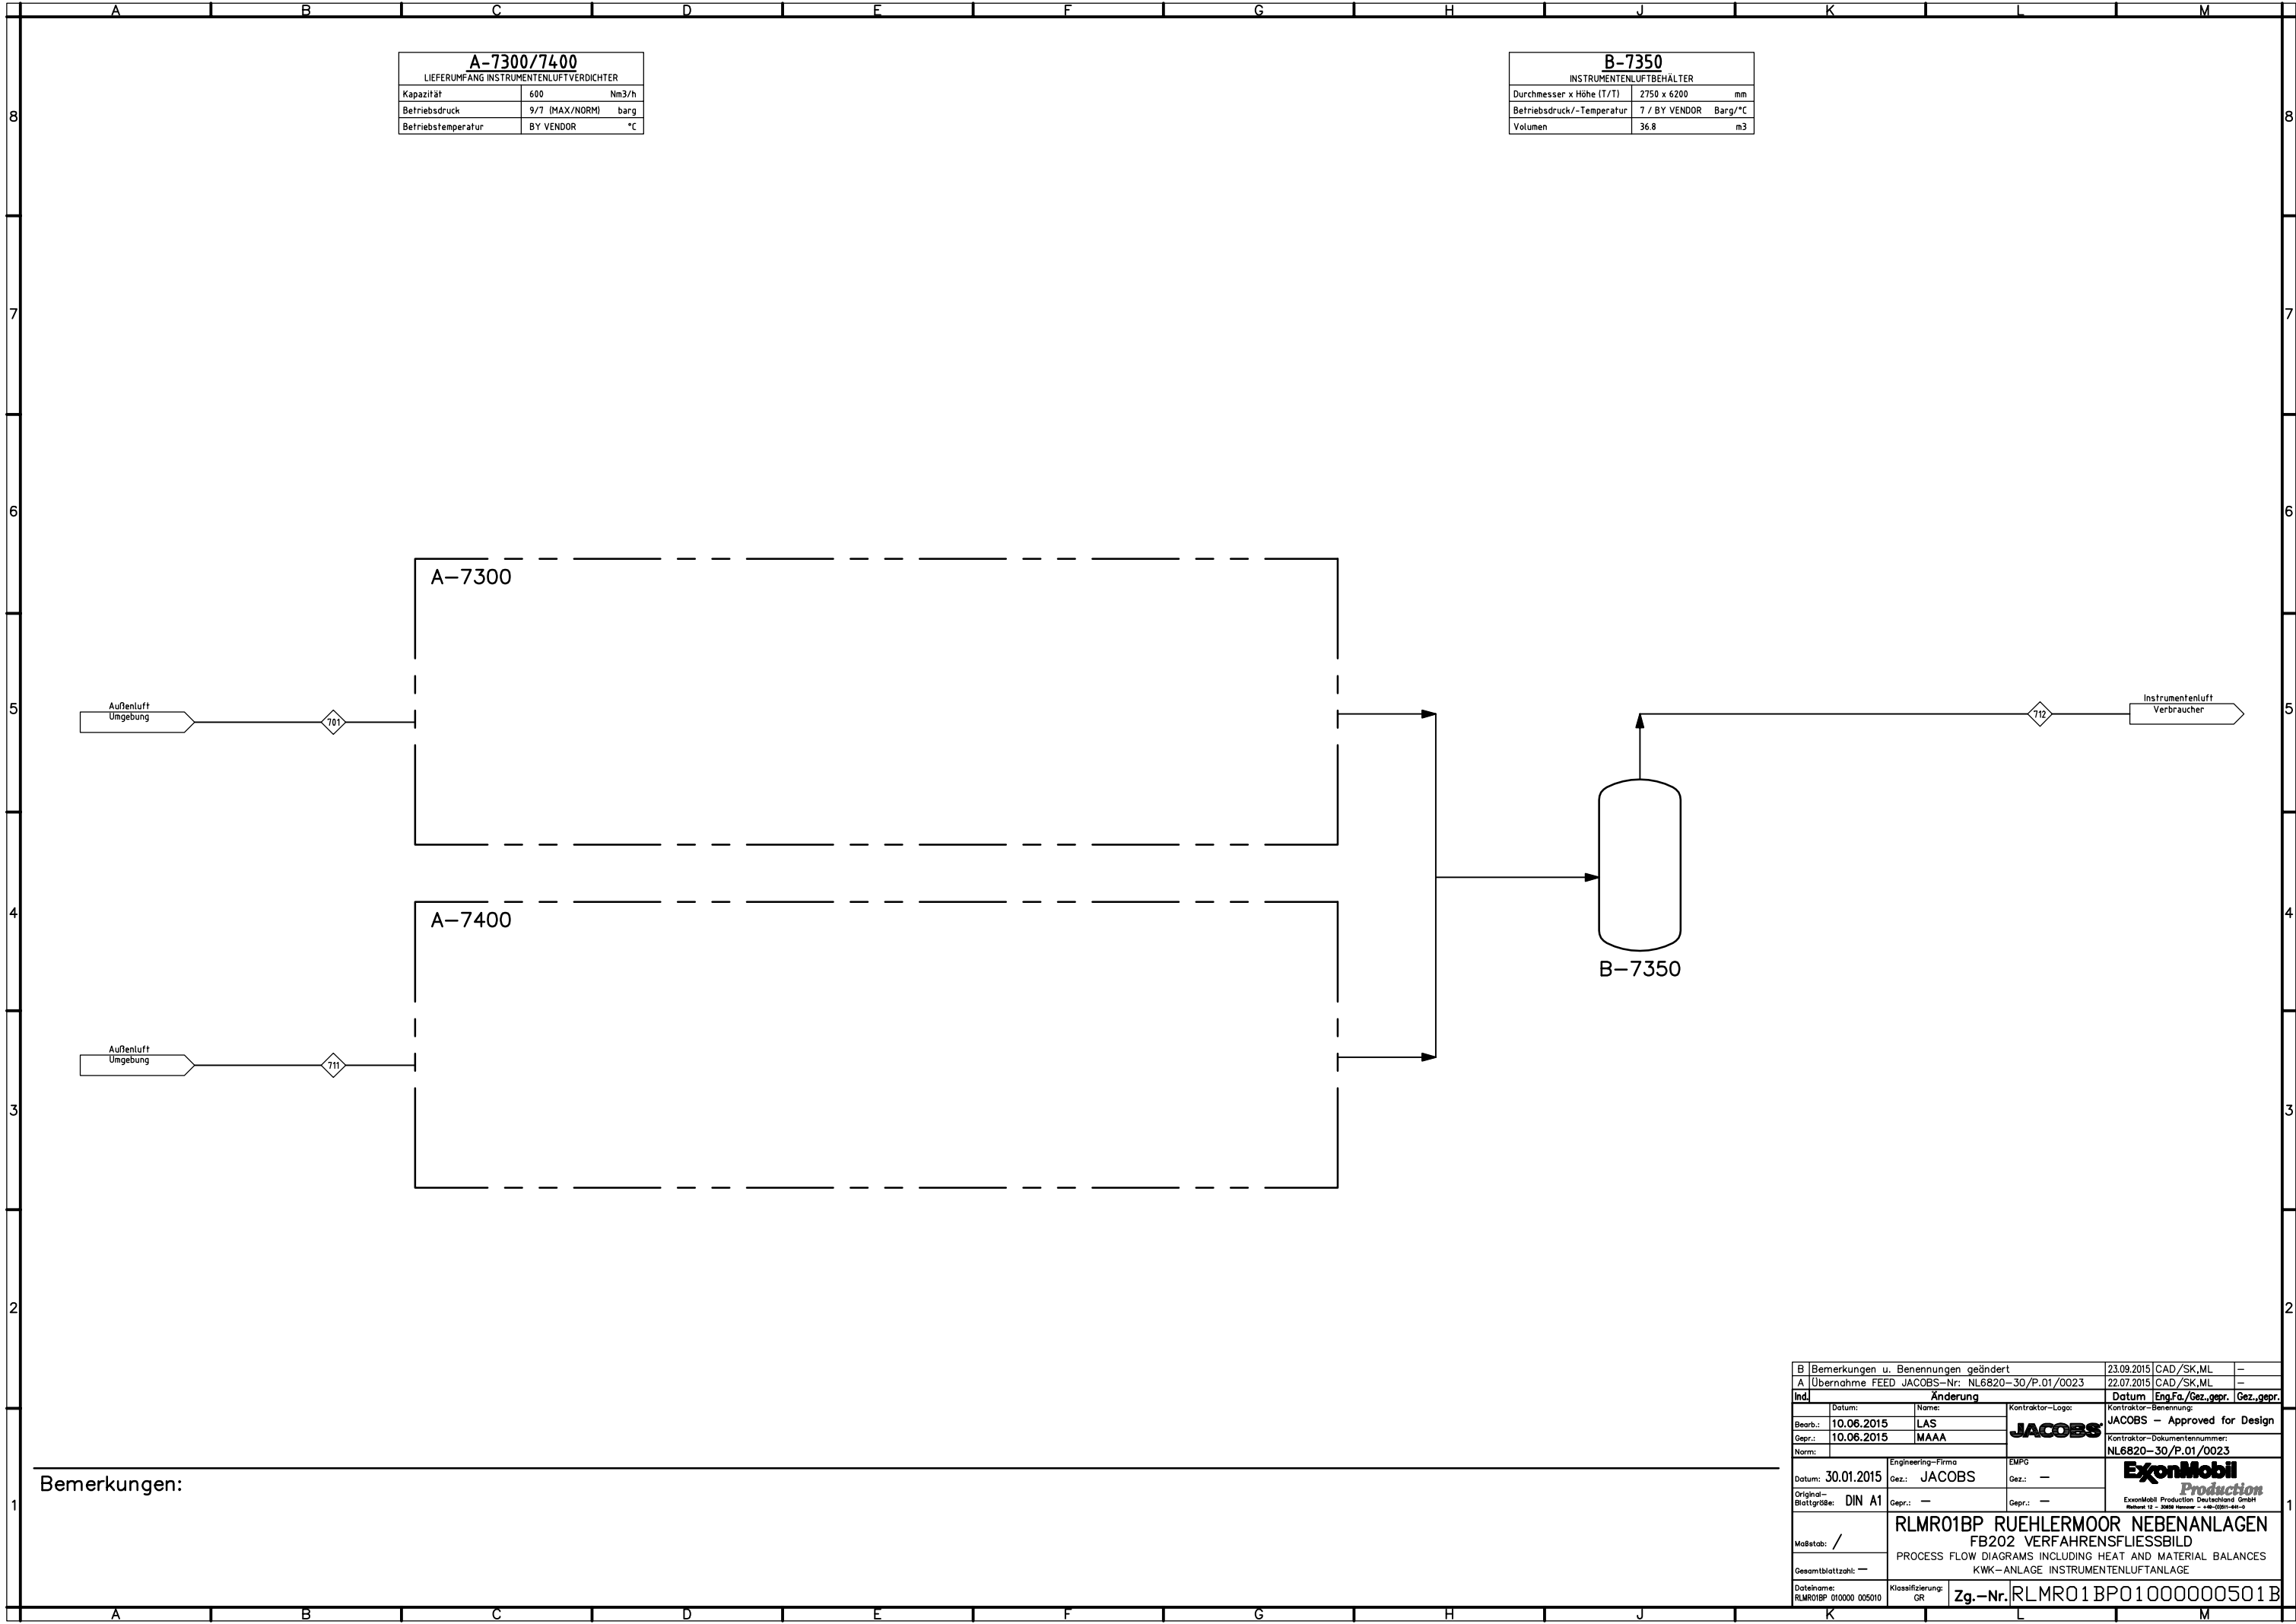


A-7300/7400		
LIEFERUMFANG INSTRUMENTENLUFTVERDICHTER		
Kapazität	600	Nm3/h
Betriebsdruck	9/1 (MAX/NORM)	barg
Betriebstemperatur	BY VENDOR	°C

B-7350		
INSTRUMENTENLUFTBEHÄLTER		
Durchmesser x Höhe (T/T)	2750 x 6200	mm
Betriebsdruck/-Temperatur	7 / BY VENDOR	Barg/°C
Volumen	36.8	m3

Bemerkungen:

B Bemerkungen u. Benennungen geändert		23.09.2015		CAD /SK,ML	—
A Übernahme FEED JACOBS-Nr. NL6820-30/P.01/0023		22.07.2015		CAD /SK,ML	—
Ind.	Änderung			Datum	Eng.Fa./Gez.gepr.
Datum:		Name:		Kontraktor-Logo:	
Bearb.:	10.06.2015	LAS		JACOBS	
Gepr.:	10.06.2015	MAAA			
Norm:				Kontraktor-Benennung:	
				JACOBS – Approved for Design	
				Kontraktor-Dokumentnummer:	
				NL6820-30/P.01/0023	
Datum: 30.01.2015		Engineering-Firma		EMPG	
Gez.: JACOBS		Gez.: —		ExxonMobil <i>Production</i> ExxonMobil Production Deutschland GmbH Reinert 12 – 2018 Reinert – 148-2018-441-9	
Original-Blattgröße: DIN A1		Gepr.: —			
Gepr.: —		Gepr.: —			
Maßstab: /		RLMR01BP RUEHLERMOOR NEBENANLAGEN FB20 VERFAHRENSFLIESSBILD PROCESS FLOW DIAGRAMS INCLUDING HEAT AND MATERIAL BALANCES KWK – ANLAGE INSTRUMENTENLUFTANLAGE			
Gesamtblattzahl: —					
Dateiname: RLMR01BP 010000 005010		Klassifizierung: GR		Zg.-Nr. RLMR01BP01000000501B	

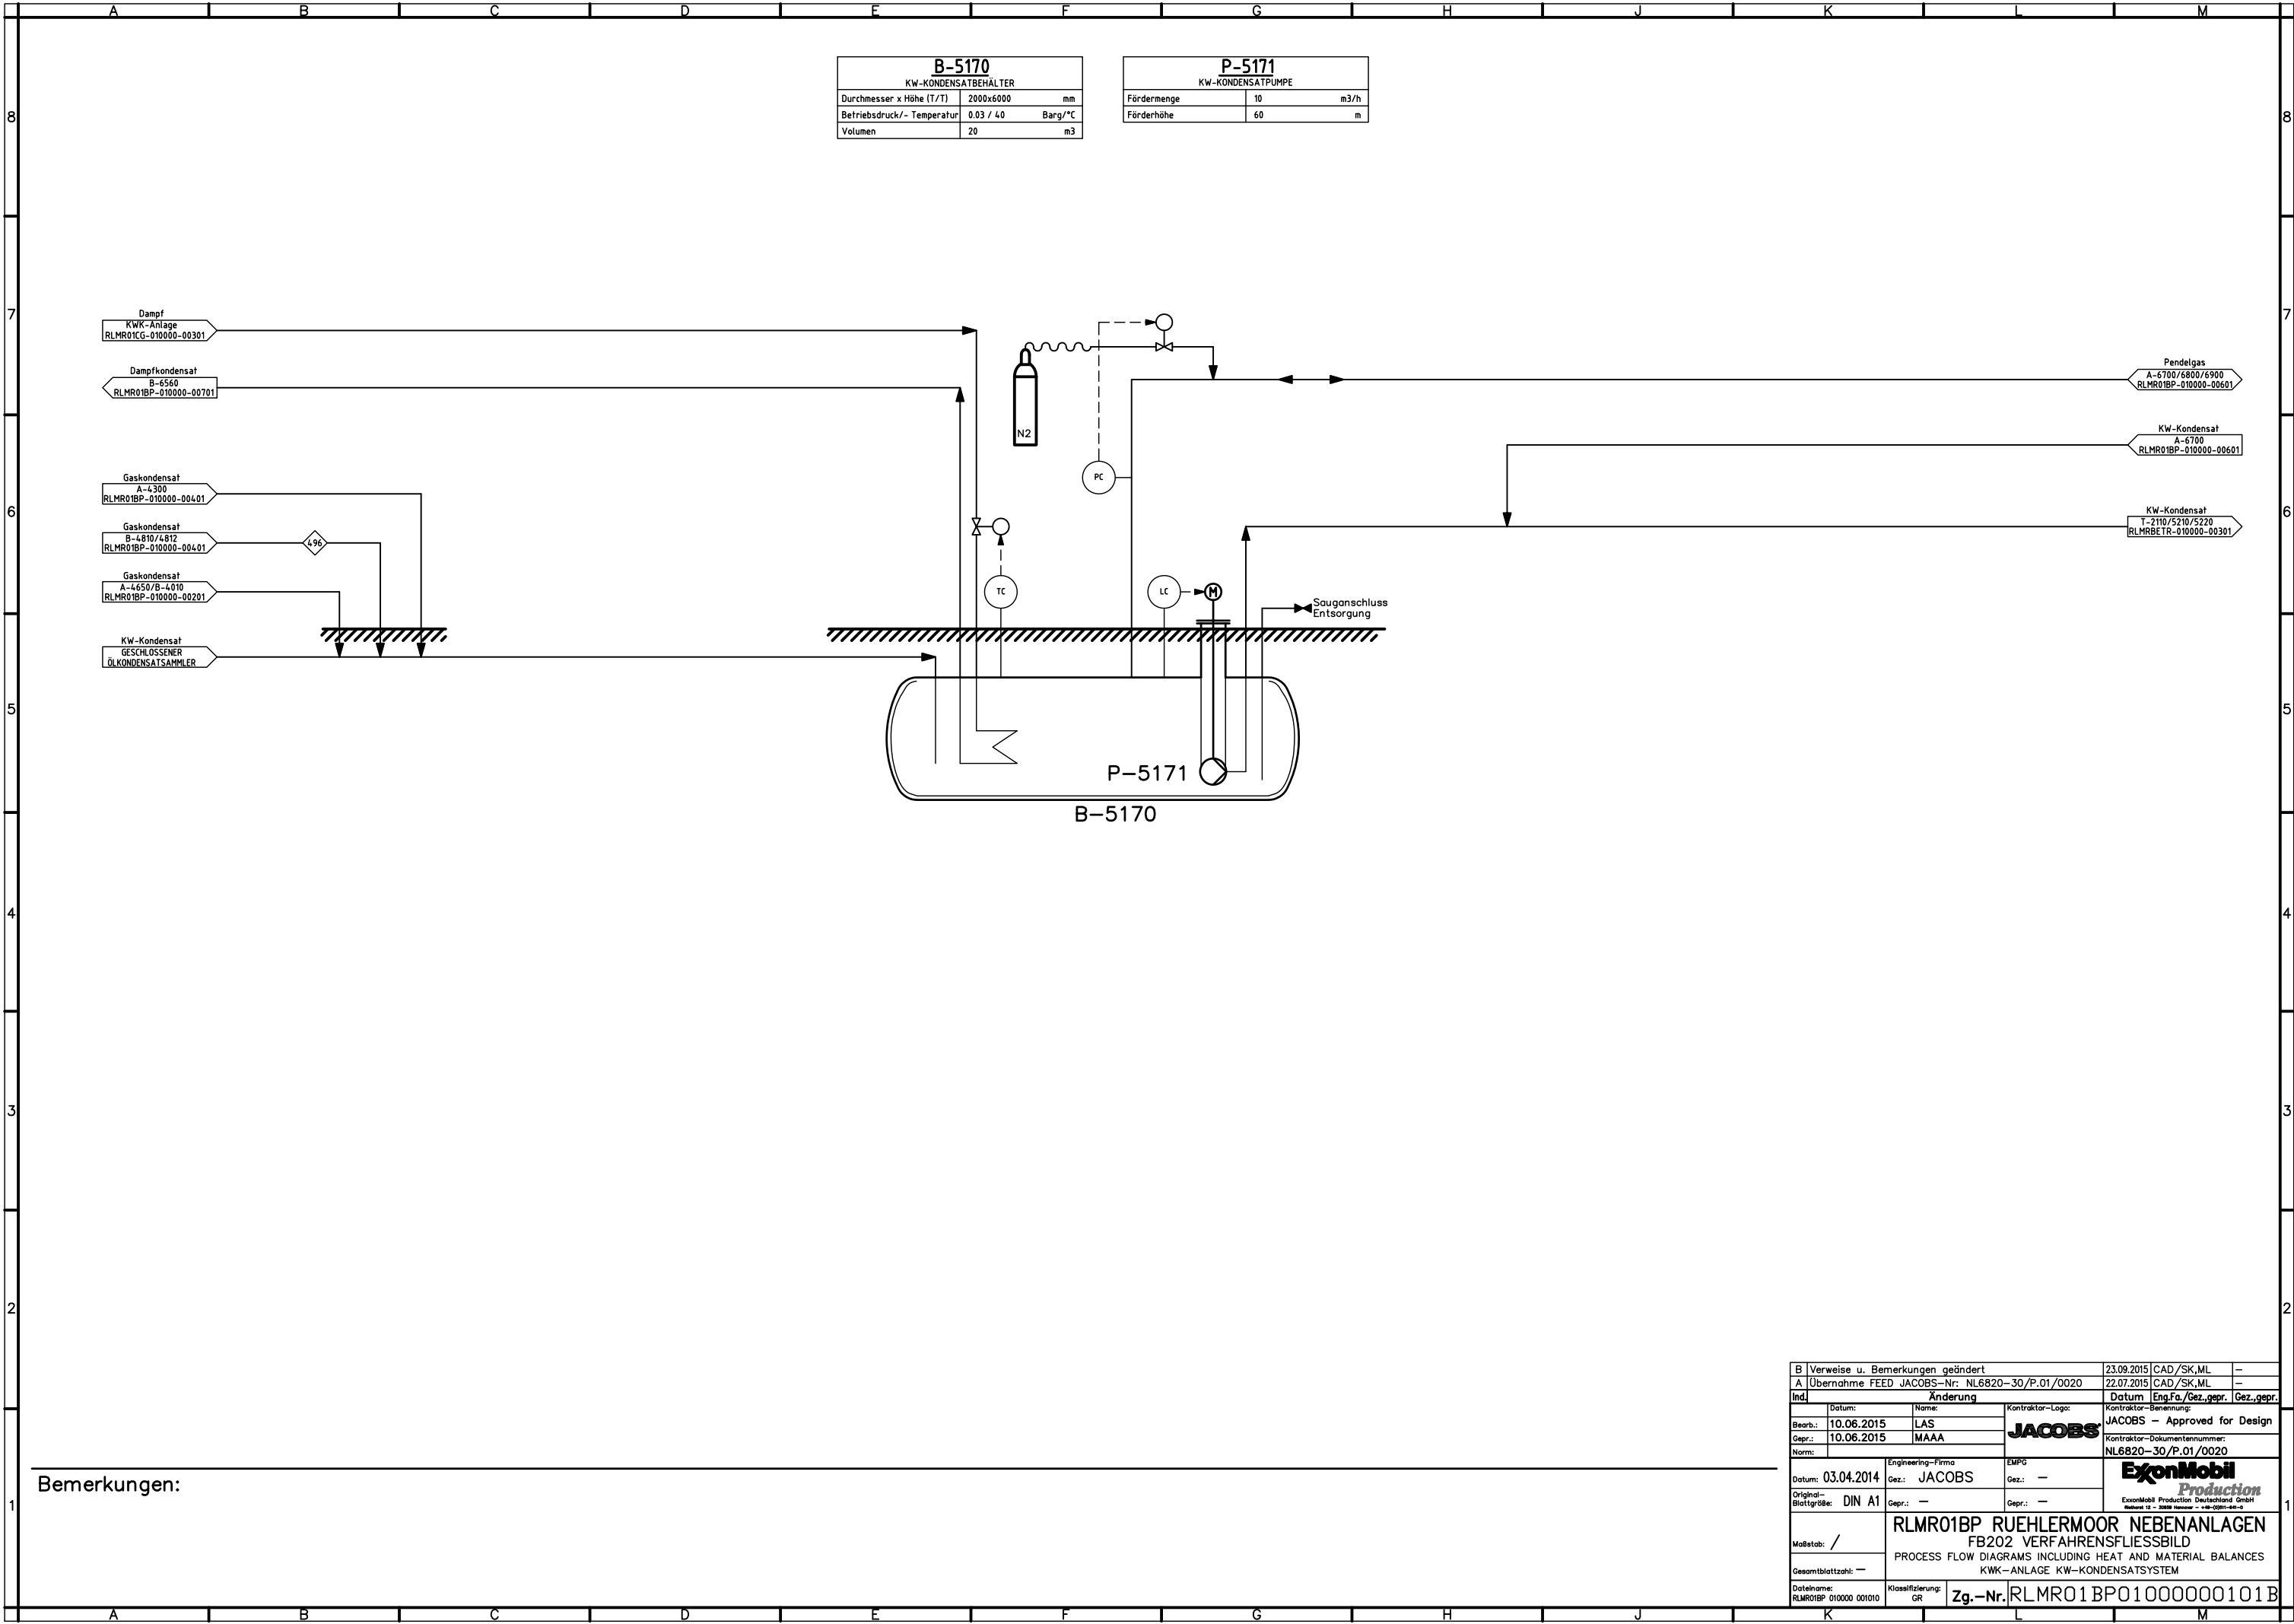

B-5170		
KW-KONDENSATBEHÄLTER		
Durchmesser x Höhe (T/T)	2000x6000	mm
Betriebsdruck/- Temperatur	0.03 / 40	Barg/°C
Volumen	20	m3

P-5171		
KW-KONDENSATPUMPE		
Fördermenge	10	m3/h
Förderhöhe	60	m

Bemerkungen:

B Verweise u. Bemerkungen geändert			23.09.2015	CAD /SK,ML	—
A Übernahme FEED JACOBS-Nr: NL6820-30/P.01/0020			22.07.2015	CAD /SK,ML	—
Ind. Änderung			Datum Eng.Fa./Gez.gepr. Gez.gepr.		
Datum: 10.06.2015		Name: LAS	JACOBS		
Gepr.: 10.06.2015		MAAA			
Norm:			Kontraktor-Bemerkung: JACOBS – Approved for Design		
Datum: 03.04.2014			Kontraktor-Dokumentnummer: NL6820-30/P.01/0020		
Original-Blattgr88e: DIN A1		Engineering-Firma: JACOBS	EMPG	ExxonMobil Production	
Maßstab: /		Gez.: —	Gez.: —		
Gesamtblattzahl: —		Gepr.: —	Gepr.: —	ExxonMobil Production Deutschland GmbH Business Unit - 2008 Houston - +49-2020-446-0	
Dateiname: RLMR01BP 010000 001010		Klassifizierung: GR	Zg.-Nr. RLMR01BP01000000101B		

B-4010			
FREIFLÜSSIGKEITSABSCHIEDER			
Durchmesser x Höhe (T/T)	1000 x 2900	mm	
Betriebsdruck/-Temperatur	2,5 / 4,0	Barg/°C	
Volumen	2,5	m3	

A-4650		
LIEFERUMFANG GASBEHANDLUNGSANLAGE		
Betriebskapazität	11250	Nm3/hr


A-4650
LIEFERUMFANG GASBEHANDLUNGSANLAGE
(SCHWEFELHERSTELLUNG)

B-4010

Bemerkungen:

B Verweise, Bemerkungen u. Benennungen geändert			23.09.2015	CAD /SK,ML	—
A Übernahme FEED JACOBS—Nr. NL6820—30/P.01/0021			22.07.2015	CAD /SK,ML	—
Ind.	Änderung			Datum	Eng.Fa./Gez.gepr. Gez.gepr.
Datum:		Name:	Kontraktor-Logo:	Kontraktor-Benennung:	
Bearb.: 10.06.2015		LAS	JACOBS	JACOBS — Approved for Design	
Gepr.: 10.06.2015		MAAA		Kontraktor-Dokumentnummer:	
Norm:				NL6820—30/P.01/0021	
Datum: 31.10.2014		Engineering-Firma	EMPG	ExxonMobil <i>Production</i> ExxonMobil Production Deutschland GmbH Helmuth 1 - 30559 Hannover - +49 (0)511-49-1-0	
Gez.: JACOBS		Gez.: —	Gepr.: —		
Original-Blattgröße: DIN A1		Gepr.: —	Gepr.: —		
Maßstab: /		RLMR01BP RUEHLERMOOR NEBENANLAGEN			
Gesamtblattzahl: —		FB202 VERFAHRENSFLIESSBILD			
Dateiname: RLMR01BP 010000 002010		PROCESS FLOW DIAGRAMS INCLUDING HEAT AND MATERIAL BALANCES			
Klassifizierung: GR		KWK—ANLAGE GASBEHANDLUNGSANLAGE SCHNITTSTELLEN			
Zg.—Nr.		RLMR01BP01000000201B			


A		B		C		D		E		F		G		H		J		K		L		M	
B-4610			F-4611			K-4612/4613			B-4614/4615			F-4616			W-4602/4605			W-4601					
FREIFLÜSSIGKEITSABSCHIEDER			KOALESZENZABSCHIEDER			ABSORPTIONSKOLONNE			FREIFLÜSSIGKEITSABSCHIEDER			FILTER			SAUERGASERHITZER			SAUERGASKÜHLER					
VOLUMEN	1,4	m³	VOLUMEN	0,6	m³	VOLUMEN	81	m³	VOLUMEN	6	m³	VOLUMEN	0,4	m³	LEISTUNG	30	kW	LEISTUNG	75	kW			
AUSLEGUNGSDRUCK	3,5	(barg)	AUSLEGUNGSDRUCK	3,5	(barg)	AUSLEGUNGSDRUCK	3,5	(barg)	AUSLEGUNGSDRUCK	3,5	(barg)	AUSLEGUNGSDRUCK	3,5	(barg)	AUSLEGUNGSDRUCK	3,5	(barg)	AUSLEGUNGSDRUCK	S-TBC, T-3.5	(barg)			
AUSLEGUNGSTEMPERATUR	65	°C	AUSLEGUNGSTEMPERATUR	65	°C	AUSLEGUNGSTEMPERATUR	65	°C	AUSLEGUNGSTEMPERATUR	65	°C	AUSLEGUNGSTEMPERATUR	65	°C	AUSLEGUNGSTEMPERATUR	65	°C	AUSLEGUNGSTEMPERATUR	S-80, T-65	°C			
BETRIEBSDRUCK	2,4	(barg)	BETRIEBSDRUCK	2,4	(barg)	BETRIEBSDRUCK	2,0	(barg)	BETRIEBSDRUCK	1,9	(barg)	BETRIEBSDRUCK	1,9	(barg)	BETRIEBSDRUCK	2,36	(barg)	BETRIEBSDRUCK	T-2,5	(barg)			
BETRIEBSTEMPERATUR	30	°C	BETRIEBSTEMPERATUR	30	°C	BETRIEBSTEMPERATUR	35	°C	BETRIEBSTEMPERATUR	40	°C	BETRIEBSTEMPERATUR	40	°C	BETRIEBSTEMPERATUR	35	°C	BETRIEBSTEMPERATUR	T-40	°C			

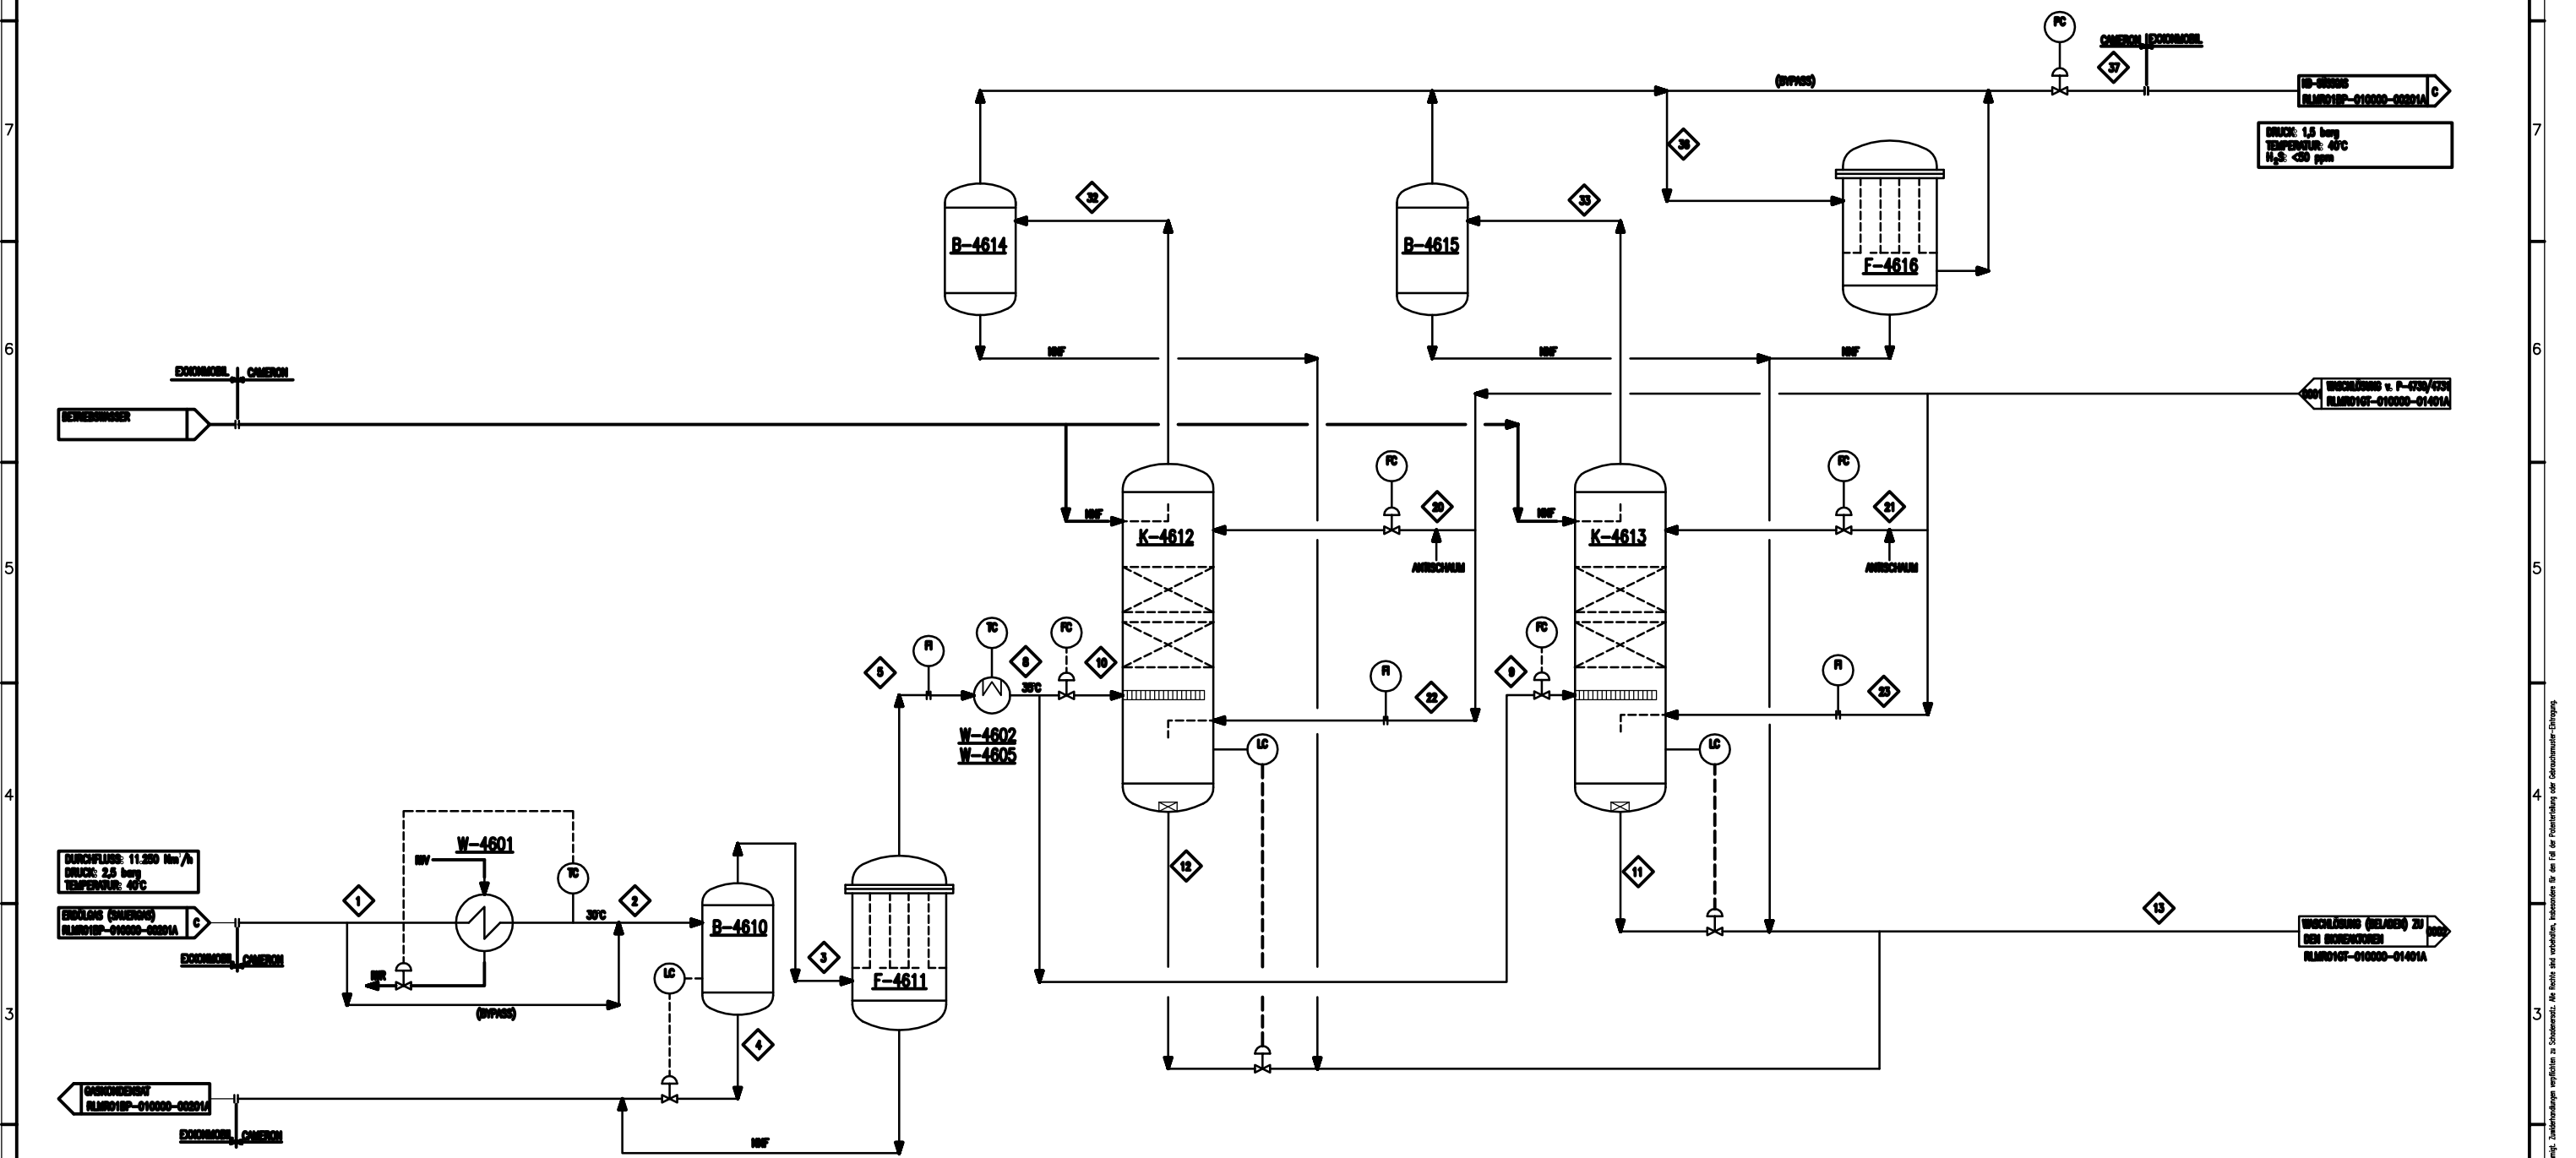

STANDORTBEDINGUNGEN		
LUFTDRUCK	1013	mbar
MINDESTTEMPERATUR	-20	°C
HÖCHSTMÖGLICHE WÄRMETEMPERATUR	4	°C
HÖCHSTMÖGLICHE SUMMERTEMPERATUR	16	°C
HÖCHSTTEMPERATUR	37	°C
FEUCHTIGKEIT	30	°C
RELATIVE LUFTFEUCHTHEIT	60	°C
ERÖHNUNG	20	m
ERÖHNUNGSFAKTOR	2,0E 0	
WINDLAST (3 Sek. WINDSTOSS)	40	m/s
SCHNEELAST	0,05	kg/m²


A ÜBERNAHME/KOPFTEXT GEÄNDERT			24.09.2015	CAD/ML, SK	-
Ind.	Änderung		Datum	Eng.Fa./Gez.gepr.	Gez.gepr.
Datum:	02.04.2015	Name:	Kontraktor-Logo:	Kontraktor-Benennung:	
Bearb.:	02.04.2015	RDP		Kontraktor-Dokumentnummer:	
Gepr.:	02.04.2015	SP		P-AU006-PR-PFDR-0001	
Norm:	-				
Datum: 04.02.2015	Engineering-Firma	EMPG			
	Gez.: CAMERON	Gez.: -			
Original-Blattgröße: DIN A1	Gepr.: -	Gepr.: -	 ExxonMobil Production Deutschland GmbH Ruehlmoor 12 - 26081 Rümling - 49-42022-441-2		
Maßstab: /					
Gesamtblattzahl: 01					
Dateiname: RLMR01GT 010000 013010	Klassifizierung: IC	Zg.-Nr.			

8	A-4702 BIOREAKTOR-BELÜFTUNGSEINHEIT		L-4765/4766/4767 BIOREAKTOR-LUFTGEBLÄSE		W-4703 WASCHLÖSUNGSKÜHLER		P-4730/4731 WASCHLÖSUNGSKREISLAUFPUMPE		P-4743 ENTSCHAUMERPUMPE		P-4736/4737 NÄHRSTOFFDOSIERPUMPE		B-4720/4721/4722/4723 BIOREAKTOR		B-4728 WASCHLÖSUNGSTANK		B-4744 NÄHRSTOFFLAGERTANK	
	VOLUMEN	-	VOLUMEN	2115 Nm³/h	LEISTUNG	305 kW	VOLUMENSTROM	425 m³/h	VOLUMENSTROM	0,005 (BETRIEB) m³/h	VOLUMENSTROM	0,002271 m³/h	VOLUMEN	86 m³	VOLUMEN	61 m³	VOLUMEN	1 m³
	AUSLEGUNGSDRUCK	- (barg)	AUSLEGUNGSDRUCK	1 (barg)	AUSLEGUNGSDRUCK	H: 7, C: TBC (barg)	AUSLEGUNGSDRUCK	7 (barg)	AUSLEGUNGSDRUCK	7 (barg)	AUSLEGUNGSDRUCK	2 (barg)	AUSLEGUNGSDRUCK	ATM/-0,069 (barg)	AUSLEGUNGSDRUCK	ATM/-0,064 (barg)	AUSLEGUNGSDRUCK	ATM (barg)
	AUSLEGUNGSTEMPERATUR	- °C	AUSLEGUNGSTEMPERATUR	180 °C	AUSLEGUNGSTEMPERATUR	65 °C	AUSLEGUNGSTEMPERATUR	65 °C	AUSLEGUNGSTEMPERATUR	65 °C	AUSLEGUNGSTEMPERATUR	35 °C	AUSLEGUNGSTEMPERATUR	65 °C	AUSLEGUNGSTEMPERATUR	65 °C	AUSLEGUNGSTEMPERATUR	65 °C
	BETRIEBSDRUCK	- (barg)	BETRIEBSDRUCK	1,0 (barg)	BETRIEBSDRUCK	1,9 (barg)	BETRIEBSDRUCK	5,0 (barg)	BETRIEBSDRUCK	6,0 (barg)	BETRIEBSDRUCK	1,0 (barg)	BETRIEBSDRUCK	0,0 (barg)	BETRIEBSDRUCK	0,0 (barg)	BETRIEBSDRUCK	0,0 (barg)
	BETRIEBSTEMPERATUR	- °C	BETRIEBSTEMPERATUR	40 °C	BETRIEBSTEMPERATUR	40 °C	BETRIEBSTEMPERATUR	40 °C	BETRIEBSTEMPERATUR	40 °C	BETRIEBSTEMPERATUR	40 °C	BETRIEBSTEMPERATUR	40 °C	BETRIEBSTEMPERATUR	40 °C	BETRIEBSTEMPERATUR	40 °C
	RTO REGENERATIVE NACHVERBRENNUNGSANLAGE		A-4705 KALTWASSERSATZ		B-4742 BIOREAKTOR LUFTBEHÄLTER		S-4740/4741 SCHWEFEL-DEKANTIERZENTRIFUGE		W-4705/4706/4707 BIOREAKTOR LUFTKÜHLER		P-4732/4733 BIOREAKTOR SPRÜHPUMPE		P-4734/4735 FILTRATPUMPE		P-4738/4739 NATRONLAUGEPUMPE		B-4724/4725/4726/4727 BIOREAKTOR ENTLÜFTER-ÜBERLAUFBEHÄLTER	
	VOLUMENSTROM	8500 (ABGAS) Nm³/h	VOLUMEN	-	VOLUMEN	43 m³	-	3,5 LTPD	VOLUMENSTROM KÜHLEISTUNG LUFT	2115 Nm³/h	VOLUMENSTROM	100 m³/h	VOLUMENSTROM	22 m³/h	VOLUMENSTROM	0,32 m³/h	VOLUMEN	20 m³
	AUSLEGUNGSDRUCK	- (barg)	AUSLEGUNGSDRUCK	- (barg)	AUSLEGUNGSDRUCK	3,5 (barg)	AUSLEGUNGSDRUCK	ATM (barg)	AUSLEGUNGSDRUCK	- (barg)	AUSLEGUNGSDRUCK	3 (barg)	AUSLEGUNGSDRUCK	2 (barg)	AUSLEGUNGSDRUCK	- (barg)	AUSLEGUNGSDRUCK	ATM (barg)
	AUSLEGUNGSTEMPERATUR	- °C	AUSLEGUNGSTEMPERATUR	- °C	AUSLEGUNGSTEMPERATUR	80 °C	AUSLEGUNGSTEMPERATUR	65 °C	AUSLEGUNGSTEMPERATUR	- °C	AUSLEGUNGSTEMPERATUR	65 °C	AUSLEGUNGSTEMPERATUR	65 °C	AUSLEGUNGSTEMPERATUR	- °C	AUSLEGUNGSTEMPERATUR	65 °C
BETRIEBSDRUCK	- (barg)	BETRIEBSDRUCK	- (barg)	BETRIEBSDRUCK	1,0 (barg)	BETRIEBSDRUCK	0,0 (barg)	BETRIEBSDRUCK	1,0 (barg)	BETRIEBSDRUCK	1,9 (barg)	BETRIEBSDRUCK	1,0 (barg)	BETRIEBSDRUCK	1,0 (barg)	BETRIEBSDRUCK	0,0 (barg)	
BRENNKAMMERTEMP.	815 – 915 °C	BETRIEBSTEMPERATUR	- °C	BETRIEBSTEMPERATUR	40 °C	BETRIEBSTEMPERATUR	40 °C	BETRIEBSTEMPERATUR	40 °C	BETRIEBSTEMPERATUR	40 °C	BETRIEBSTEMPERATUR	40 °C	BETRIEBSTEMPERATUR	40 °C	BETRIEBSTEMPERATUR	40 °C	
7	B-4729 FILTRATTANK		B-4745 NATRONLAUGETANK		A-4701 PROZESSPUMPENEINHEIT		P-4746/4747/4748/4749 ENTLÜFTUNGSTANKPUMPE		V-4773 KÜHLWASSER-LUFTKÜHLER		P-4771/4772 KÜHLWASSERPUMPE		B-4770 KÜHLWASSERTANK					
	VOLUMEN	7,1 m³	VOLUMEN	4 m³	VOLUMEN	-	VOLUMENSTROM	1 m³/h	VOLUMENSTROM KÜHLEISTUNG WASSER	129 t/h	VOLUMENSTROM	55 m³/h	VOLUMEN	1175 m³/h				
	AUSLEGUNGSDRUCK	ATM (barg)	AUSLEGUNGSDRUCK	ATM (barg)	AUSLEGUNGSDRUCK	- (barg)	AUSLEGUNGSDRUCK	- (barg)	AUSLEGUNGSDRUCK	3 (barg)	AUSLEGUNGSDRUCK	3 (barg)	AUSLEGUNGSDRUCK	3,5 (barg)				
	AUSLEGUNGSTEMPERATUR	65 °C	AUSLEGUNGSTEMPERATUR	65 °C	AUSLEGUNGSTEMPERATUR	- °C	AUSLEGUNGSTEMPERATUR	- °C	AUSLEGUNGSTEMPERATUR	21,1 Eingang/26,7 Ausgang °C	AUSLEGUNGSTEMPERATUR	65 °C	AUSLEGUNGSTEMPERATUR	65 °C				
	BETRIEBSDRUCK	0,0 (barg)	BETRIEBSDRUCK	0,0 (barg)	BETRIEBSDRUCK	- (barg)	BETRIEBSDRUCK	0,5 (barg)	BETRIEBSDRUCK	- (barg)	BETRIEBSDRUCK	3,0 (barg)	BETRIEBSDRUCK	- (barg)				
	BETRIEBSTEMPERATUR	40 °C	BETRIEBSTEMPERATUR	40 °C	BETRIEBSTEMPERATUR	- °C	BETRIEBSTEMPERATUR	40 °C	BETRIEBSTEMPERATUR	- °C	BETRIEBSTEMPERATUR	- °C	BETRIEBSTEMPERATUR	- °C				

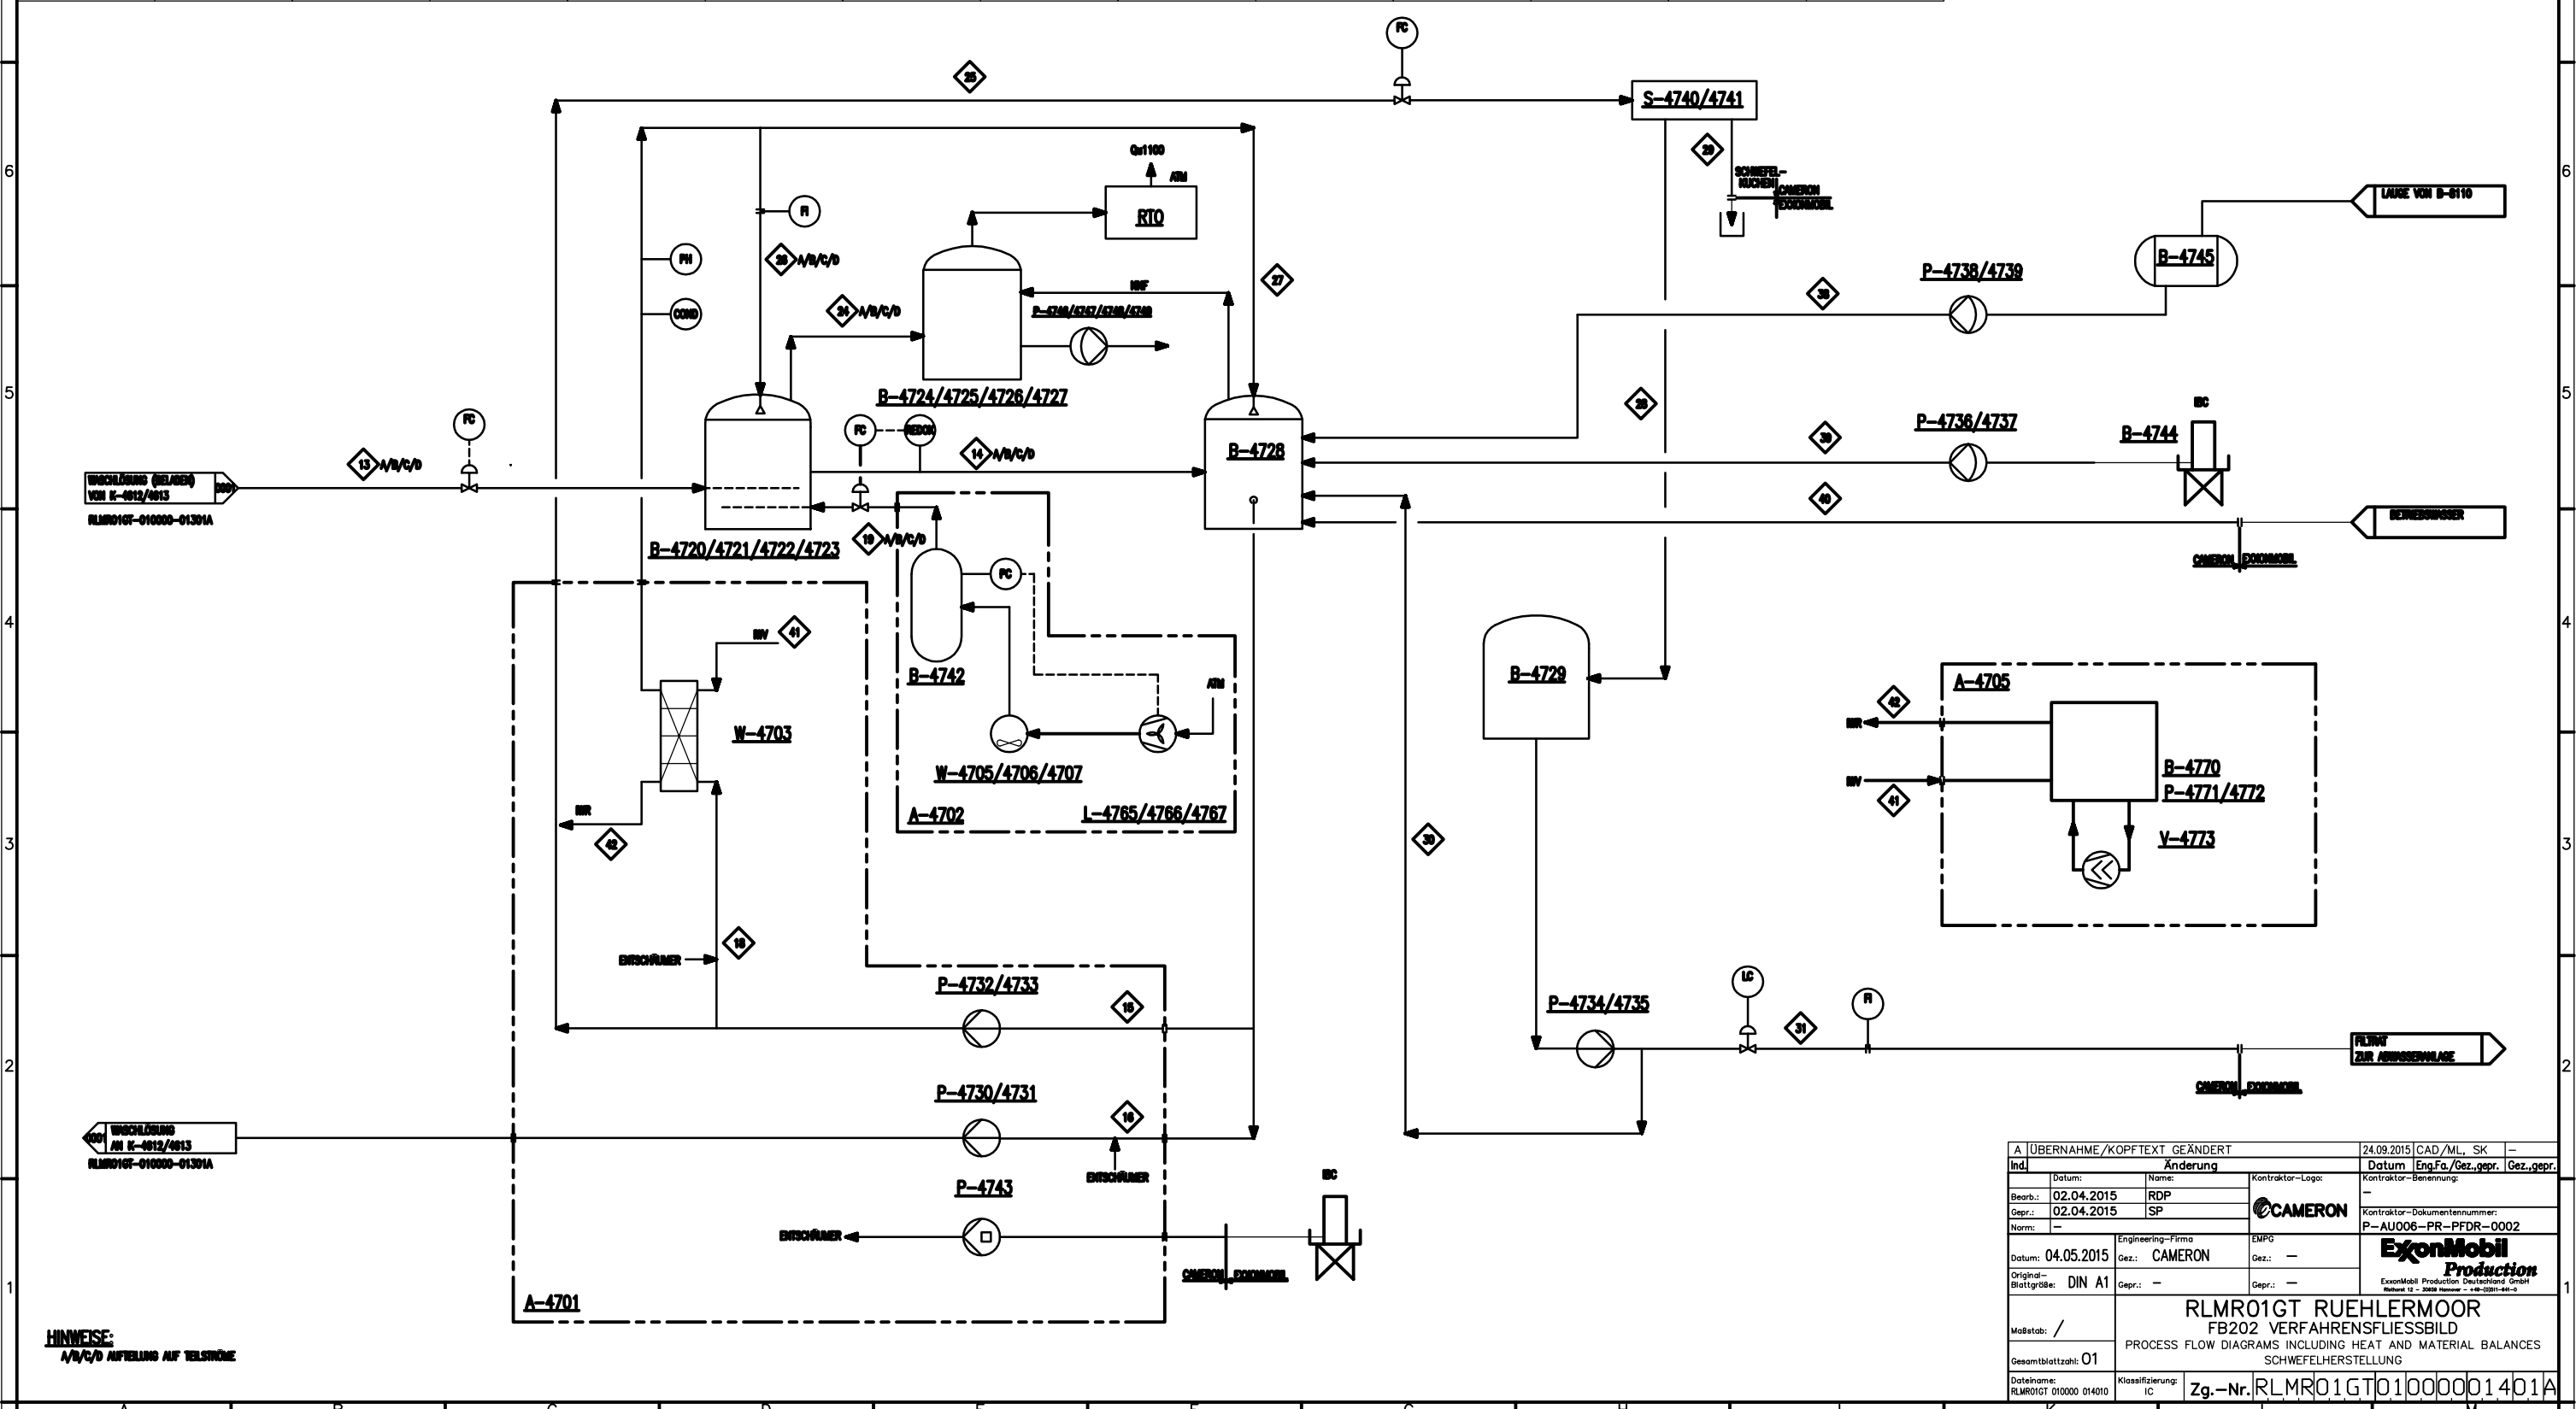

A ÜBERNAHME/KOPFTEXT GEÄNDERT				24.09.2015		CAD/ML, SK	-
Ind.	Änderung			Datum	EngFa/Gez.gepr.	Gez.gepr.	
Datum:	Name:		Kontraktor-Logo:	Kontraktor-Benennung:			
Bearb.:	02.04.2015	RDP		-			
Gepr.:	02.04.2015	SP		Kontraktor-Dokumentnummer:			
Norm:	-			P-AU006-PR-PFDR-0002			
Datum:	04.05.2015	Engineering-Firma	EMPG				
Gez.:	CAMERON		Gez.:				
Original-Blattgröße:	DIN A1	Gepr.:	-	ExxonMobil Production Deutschland GmbH			
			Gepr.:	Reform 12 - 2008 Hannover - +49-(0)51-441-0			
1							
RLMR01GT RUEHLERMOOR							
FB202 VERFAHRENSFLIESSBILD							
PROCESS FLOW DIAGRAMS INCLUDING HEAT AND MATERIAL BALANCES							
SCHWEFELHERSTELLUNG							
Gesamtblattzahl: 01							
Dateiname:		Klassifizierung:	Zg.-Nr.				
RLMR01GT 010000 014010		IC	RLMR01GT01000001401A				

HINWEISE:
N/C/D AUFLÖSUNG AUF ZEICHNUNG

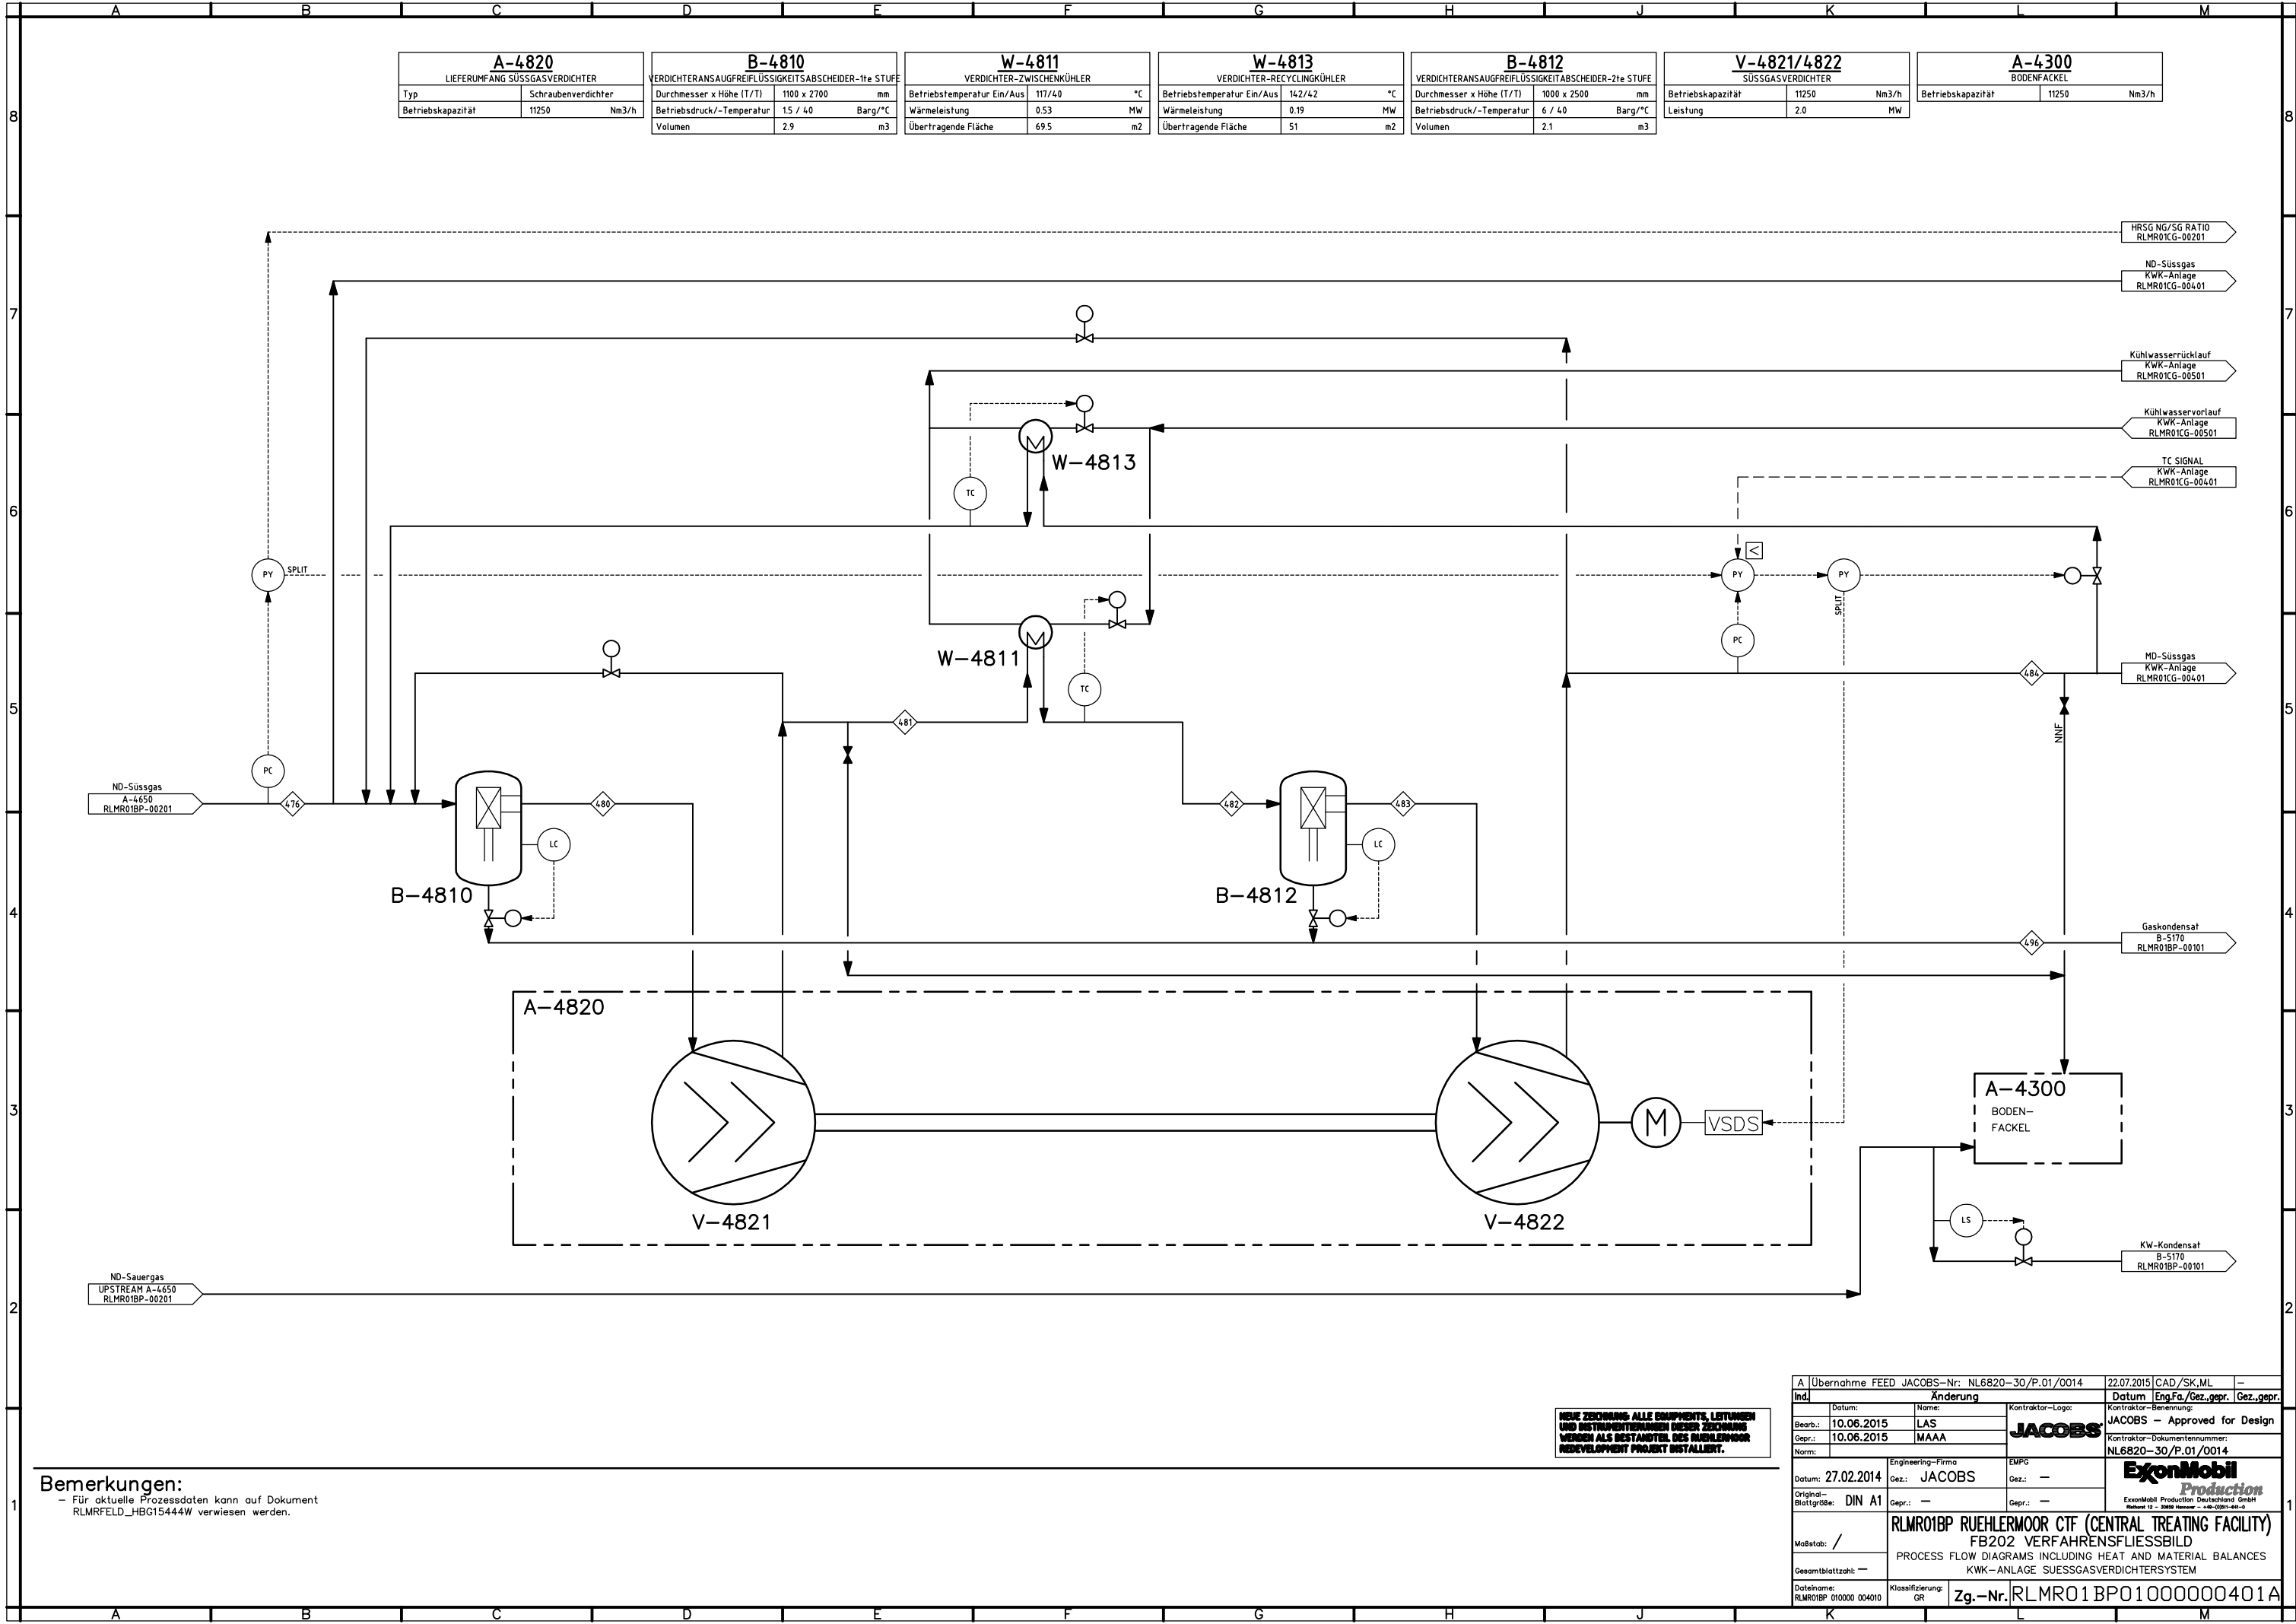

A-4820		
LIEFERUMFANG SÜSSGASVERDICHTER		
Typ	Schraubenverdichter	
Betriebskapazität	11250	Nm3/h

B-4810			
VERDICHTERANSAUGFREIFLÜSSIGKEITSABSCHIEDER-1te STUFE			
Durchmesser x Höhe (T/T)	1100 x 2700	mm	
Betriebsdruck/-Temperatur	1,5 / 4,0	Barg/°C	
Volumen	2,9	m3	

W-4811		
VERDICHTER-ZWISCHENKÜHLER		
Betriebstemperatur Ein/Aus	117/40	°C
Wärmeleistung	0,53	MW
Übertragende Fläche	69,5	m2

W-4813		
VERDICHTER-RECYCLINGKÜHLER		
Betriebstemperatur Ein/Aus	142/42	°C
Wärmeleistung	0,19	MW
Übertragende Fläche	51	m2

B-4812		
VERDICHTERANSAUGFREIFLÜSSIGKEITSABSCHIEDER-2te STUFE		
Durchmesser x Höhe (T/T)	1000 x 2500	mm
Betriebsdruck/-Temperatur	6 / 4,0	Barg/°C
Volumen	2,1	m3


V-4821/4822		
SÜSSGASVERDICHTER		
Betriebskapazität	11250	Nm3/h
Leistung	2,0	MW

A-4300		
BODENFACKEL		
Betriebskapazität	11250	Nm3/h

NEUE ZEICHNUNG ALLE COMPONENTS, LEITUNGEN UND INSTRUMENTENNAMEN DIESER ZEICHNUNG WERDEN ALS BESTANDTEIL DES RUEHLERMOOR REDEVELOPMENT PROJECT INSTALLIERT.

Bemerkungen:
- Für aktuelle Prozessdaten kann auf Dokument RLMRFELD_HBG15444W verwiesen werden.

A Übernahme FEED JACOBS-Nr: NL6820-30/P.01/0014		22.07.2015 CAD/SK,ML		-
Ind. Änderung		Datum Eng.Fa./Gez.gepr. /Gez.gepr.		
Bearb.: 10.06.2015	Name: LAS	Kontrolliert-Logo: JACOBS		JACOBS - Approved for Design
Gepr.: 10.06.2015	MAAA	Kontrolliert-Dokumentnummer: NL6820-30/P.01/0014		
Norm:		Engineering-Firma		EMPG
Datum: 27.02.2014		Gez.: JACOBS		Gez.: —
Original-Blattgröße: DIN A1		Gepr.: —		Gepr.: —
Maßstab: /		RLMR01BP RUEHLERMOOR CTF (CENTRAL TREATING FACILITY) FB202 VERFAHRENSFLIESSBILD		ExxonMobil Production
Gesamtblattzahl: —		PROCESS FLOW DIAGRAMS INCLUDING HEAT AND MATERIAL BALANCES		ExxonMobil Production Deutschland GmbH
Dateiname: RLMR01BP 010000 004010		Klassifizierung: GR		ExxonMobil Production
		Zg.-Nr. RLMR01BP01000000401A		

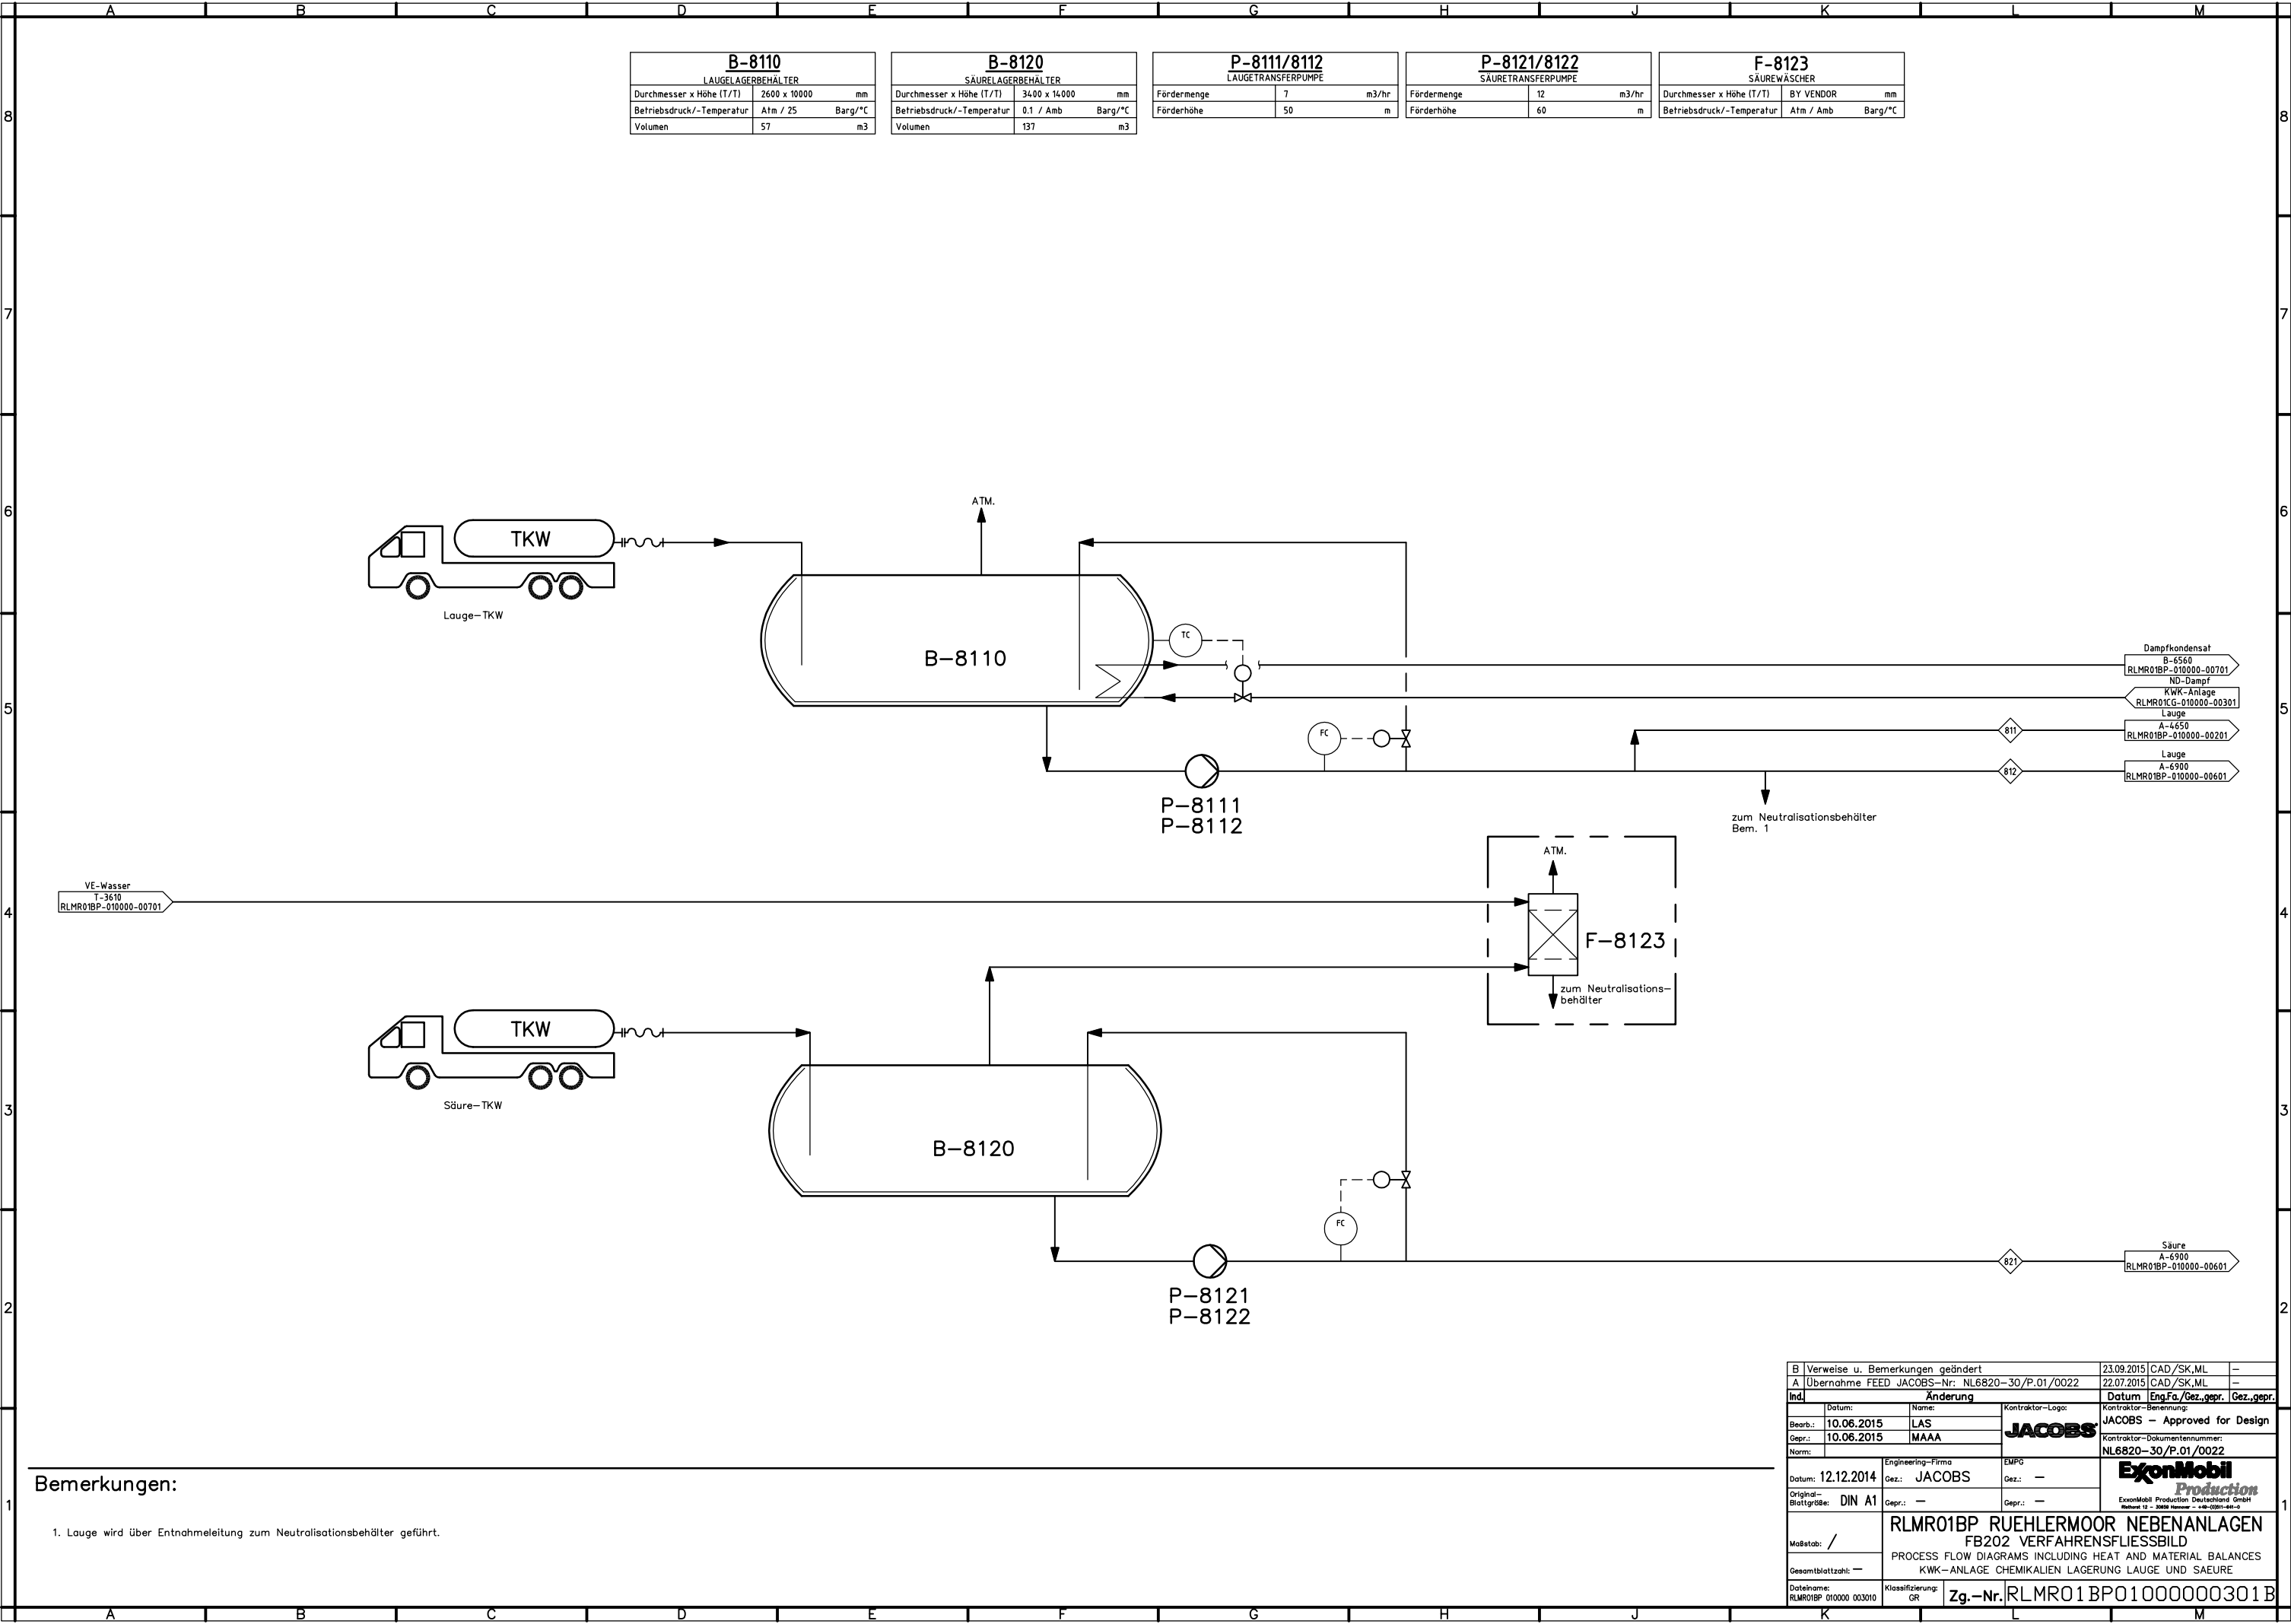


Bemerkungen:

1. Lauge wird über Entnahmeleitung zum Neutralisationsbehälter geführt.

B Verweise u. Bemerkungen geändert			23.09.2015	CAD /SK,ML	-
A Übernahme FEED JACOBS-Nr: NL6820-30/P.01/0022			22.07.2015	CAD /SK,ML	-
Ind. Änderung			Datum	EngFa/Gez.gepr.	Gez.gepr.
Bearb.:	10.06.2015	LAS	JACOBS		
Gepr.:	10.06.2015	MAAA			
Norm:			KONTRAKTOR - BEZEICHNUNG		
			JACOBS - Approved for Design		
			KONTRAKTOR - DOKUMENTENUMMER:		
			NL6820-30/P.01/0022		
			ExxonMobil		
			ExxonMobil Production Deutschland GmbH		
			Relevanz 12 - 2018 Revision - 14.09.2018-14.09.2018		
Datum: 12.12.2014			Engineering-Firma	EMP	Gez.:
Gez.: JACOBS			Gez.:	---	---
Original-Blattgröße: DIN A1			Gepr.:	---	---
Maßstab: /			RLMR01BP RUEHLERMOOR NEBENANLAGEN		
Gesamtblattzahl: ---			FB202 VERFAHRENSFLIESSBILD		
Dateiname: RLMR01BP 010000 003010			PROCESS FLOW DIAGRAMS INCLUDING HEAT AND MATERIAL BALANCES		
Klassifizierung: GR			KWK-ANLAGE CHEMIKALIEN LAGERUNG LAUGE UND SAEURE		
Zg.-Nr. RLMR01BP01000000301B					

A-9300 Dampfkesselanlage		
Dampfleistung	60	t/h
Betriebsbedingungen	100/350	Barg/°C

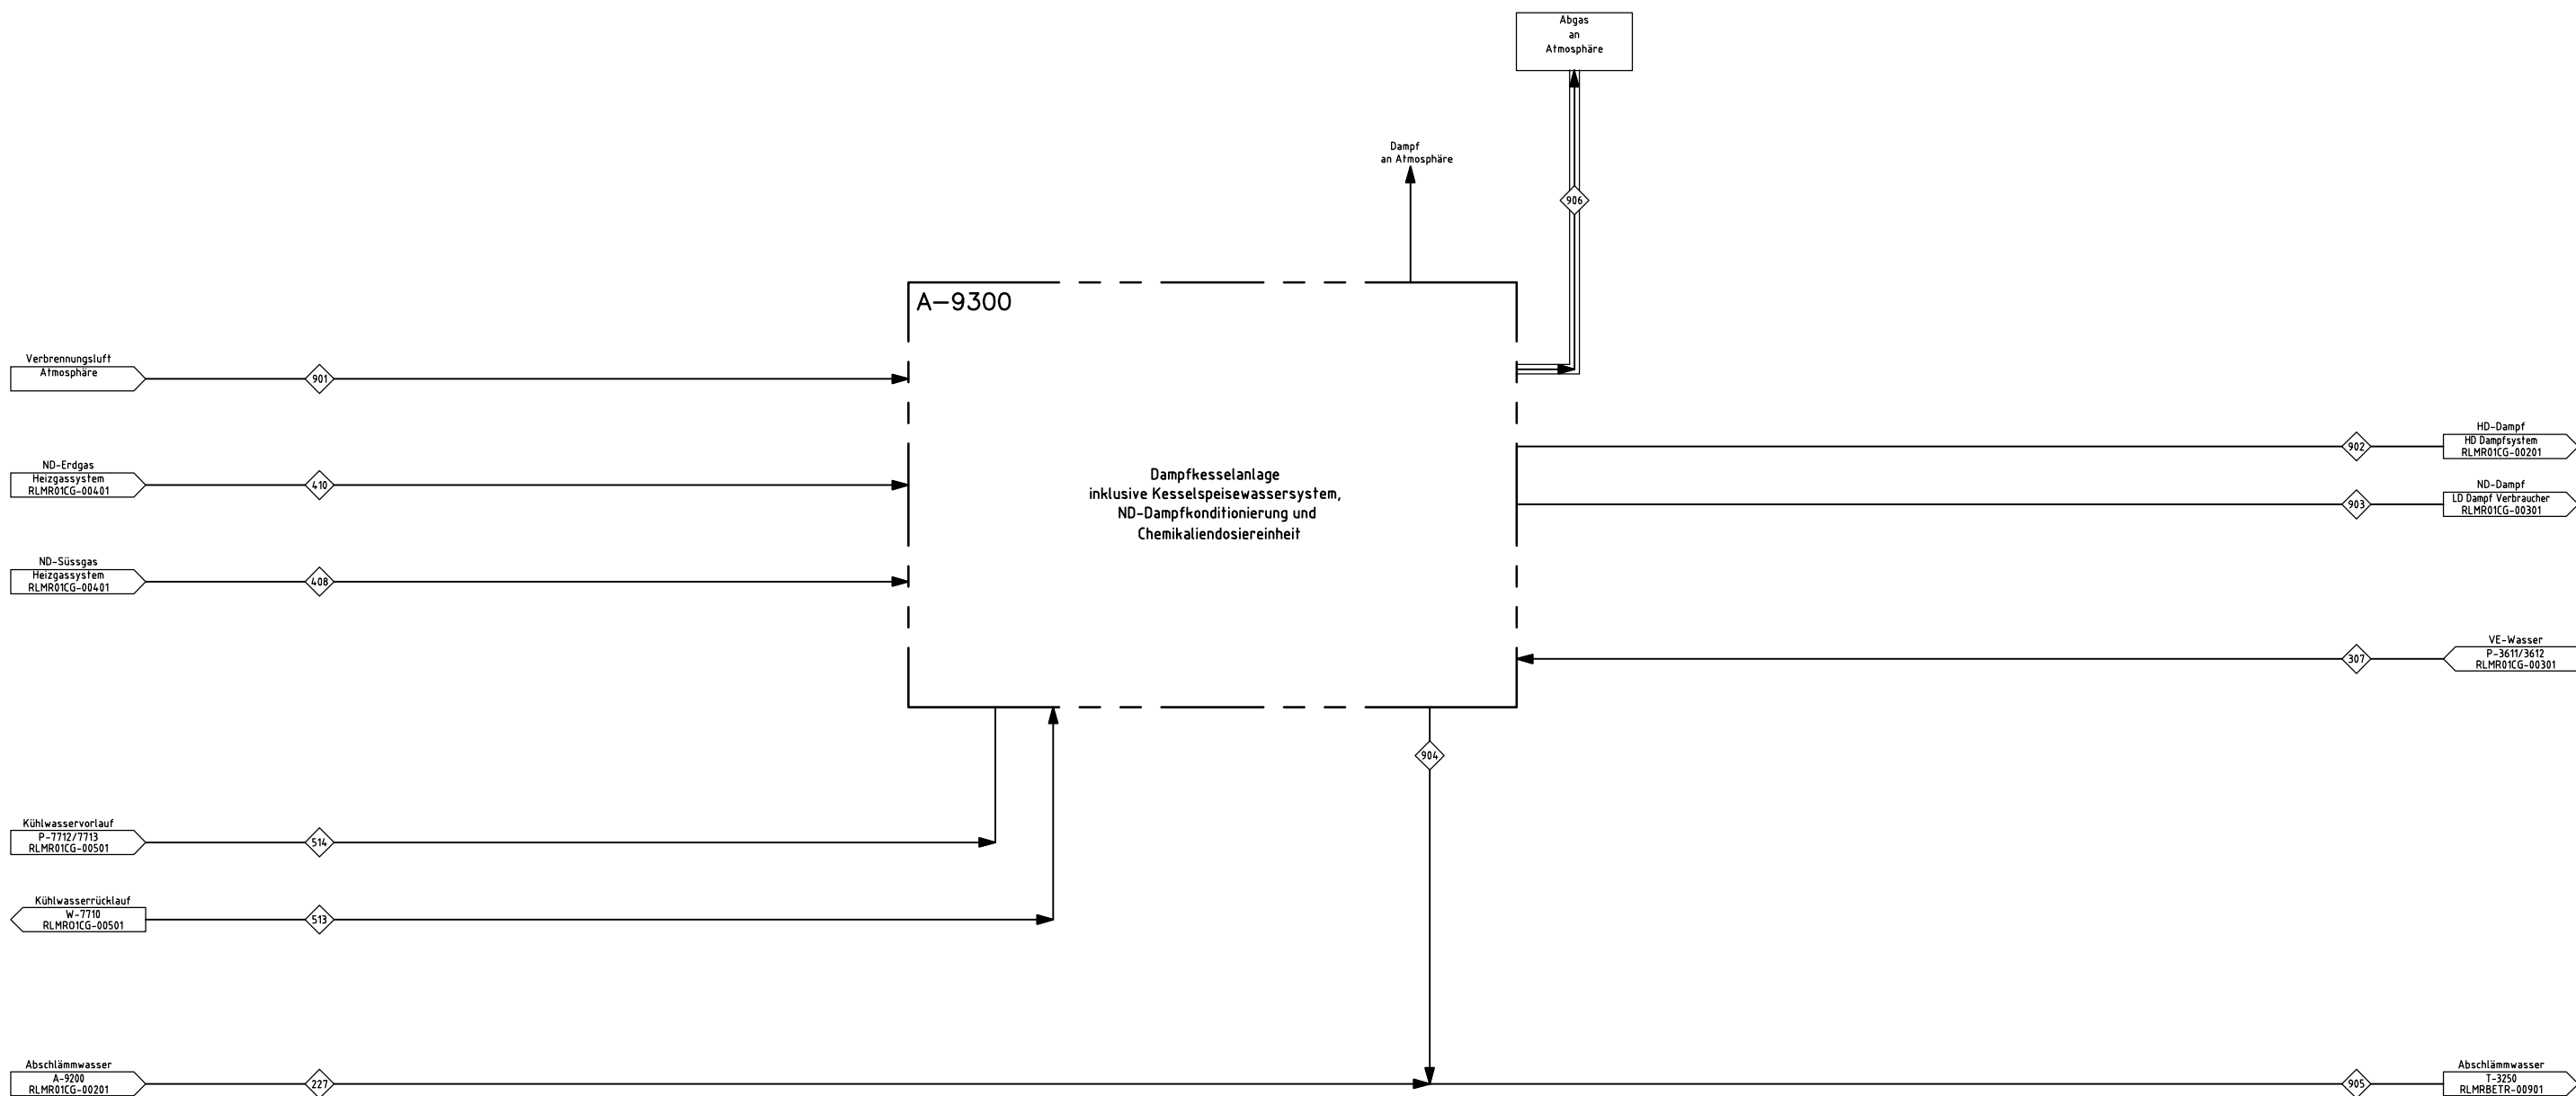

NEUE ZEICHNUNG: ALLE EQUIPMENTS, LEITUNGEN UND INSTRUMENTIERUNGEN DIESER ZEICHNUNG WERDEN ALS BESTANDTEIL DES RUHELEHBOOR REDEVELOPMENT PROJEKT INSTALLIERT.

Bemerkungen:

- Für Aktuelle Prozessdaten kann auf Dokument RLMRFELD_HBG15438W verwiesen werden.

A Übernahme FEED JACOBS-Nr. NL6820-20/P.01/0009		22.07.2015	CAD /SK,ML	—
Ind.	Änderung		Datum	Eng.Fa./Gez.gepr.
Datum:	Name:	Kontraktor-Logo:	Kontraktor-Benennung:	
Bearb.: 10.06.2015	GDDR	JACOBS	JACOBS – Approved for Design	
Gepr.: 10.06.2015	MAAA		Kontraktor-Dokumentennummer: NL6820-20/P.01/0009	
Norm:			ExonMobil <i>Production</i>	
Datum: 12.12.2014	Engineering-Firma Gez.: JACOBS	EMPG Gez.: —	ExonMobil Production Deutschland GmbH Rothstraße 12 · 20095 Hamburg · +49 (0)210 464-0	
Original-Blottgröße: DIN A1	Gepr.: —	Gepr.: —		
Maßstab: /	RLMR01CG RUEHLERMOOR COGEN FACILITY 1 FB202 VERFAHRENSFLEISSBILD			
Gesamtblattzahl: —	PROCESS FLOW DIAGRAMS INCLUDING HEAT AND MATERIAL BALANCES KWK –ANLAGE DAMPFKESELANLAGE			
Datename: RLMR01CG 010000 09010	Klassifizierung: GR	Zg.-Nr.	RLMR01CG01000000901A	

V-9314 Verbrennungsluftventilator			
Fördermenge	61000	m3/h	
Förderhöhe	45	mbar	
Leistung	132	kW	

A-9300 Dampfkessel			
Dampfleistung	64	t/h	
Betriebsdruck/-Temperatur	100 / 350	barg/°C	
Zul. Betriebsdruck/-Temperatur	110 / 375	barg/°C	


B-9317 Dampfkessel Entgaser			
Durchmesser x Höhe (T/T)	1600 x 2000	mm	
Betriebsdruck/-Temperatur	0.2 / 105	Barg/°C	
Zul. Betriebsdruck/-Temperatur	2 / 170	barg/°C	
Volumen	4.8	m3	

B-9310 Dampfkessel HD-Dampftrommel			
Durchmesser x Höhe (T/T)	1600 x 2000	mm	
Betriebsdruck/-Temperatur	102 / 313	Barg/°C	
Zul. Betriebsdruck/-Temperatur	110 / 318	barg/°C	
Volumen	5	m3	

P-9318/9319 Dampfkesselspeisepumpe			
Fördermenge	74	m3/h	
Förderhöhe	1400	m	
Leistung	450	kW	

B-9311 Dampfkessel Abschlammbehälter			
Durchmesser x Höhe (T/T)	1000 x 2000	mm	
Betriebsdruck/-Temperatur	7 / 350	Barg/°C	
Zul. Betriebsdruck/-Temperatur	7 / 165	barg/°C	
Volumen	2	m3	

P-9312/9313 Abschlammpumpe			
Fördermenge	10	m3/h	
Förderhöhe	25	m	
Leistung	1	kW	

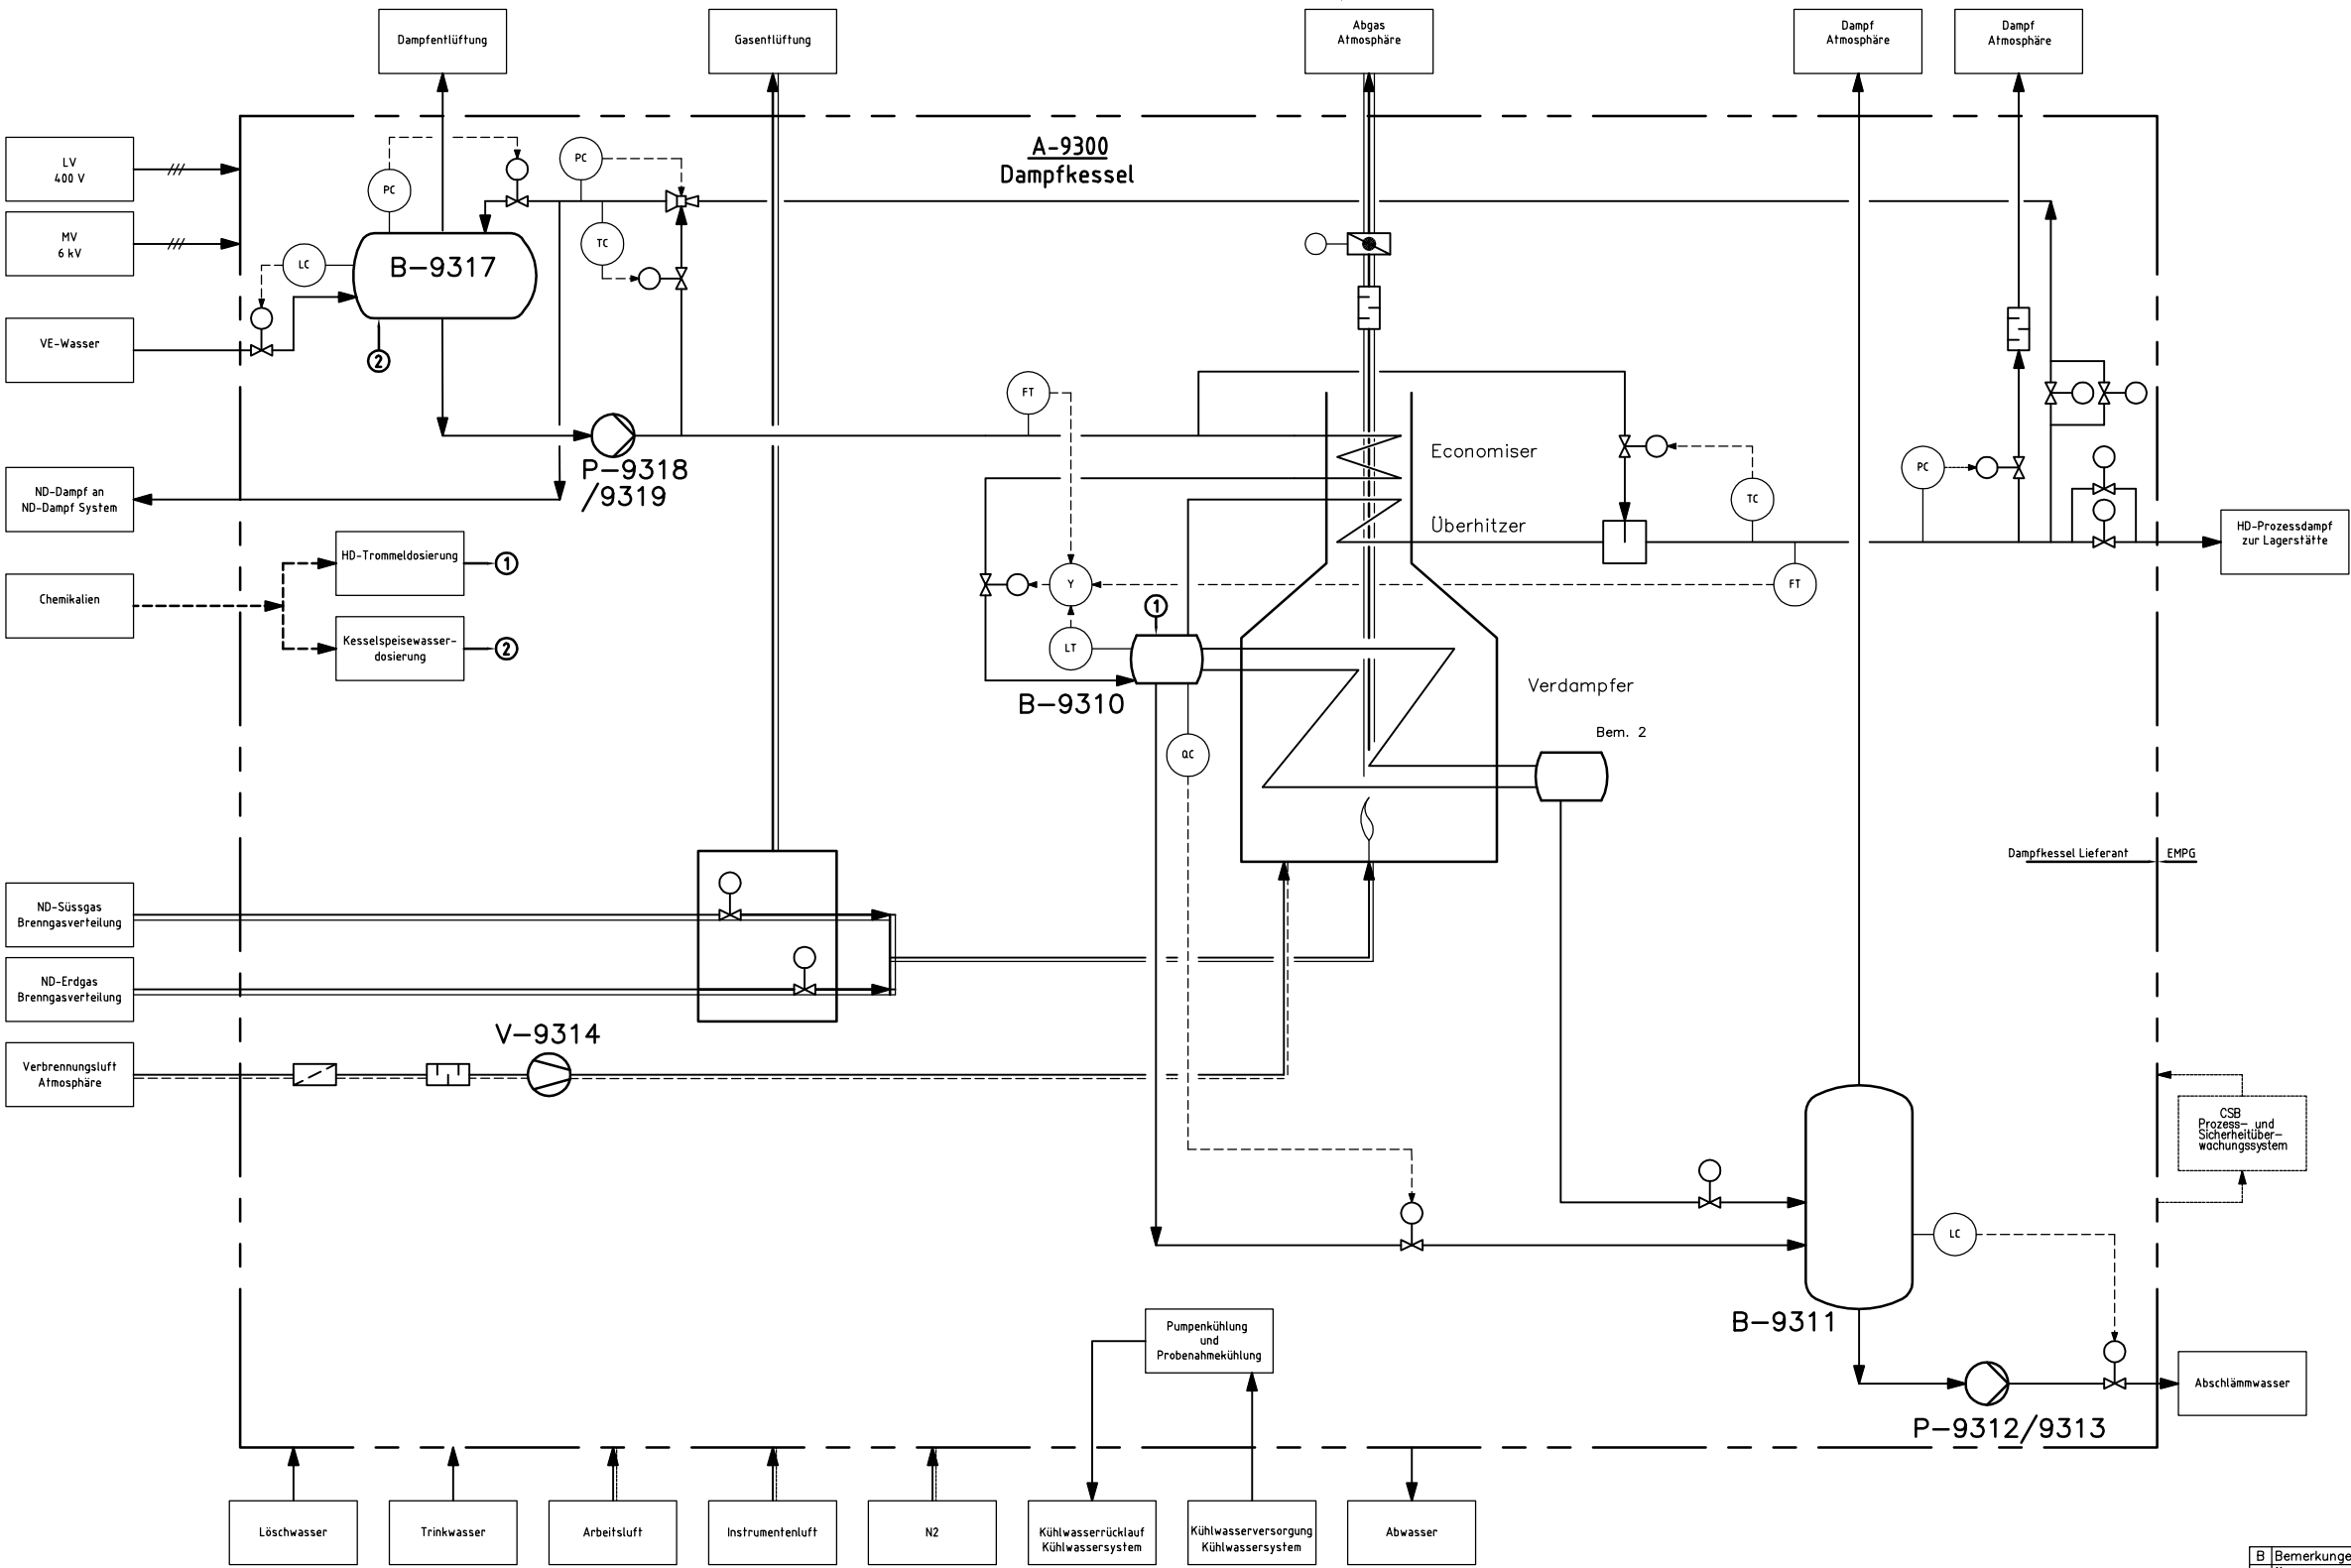

Abkürzungen

BFW	: Kesselspeisewasser
CSB	: Zentrales Stationsgebäude EMSR
HRSG	: Abhitzedampferzeuger
IA	: Instrumentenluft
ND	: Niederdruck
LV	: Niederspannung
MV	: Mittelspannung
QU	: Emissionsquelle
VE	: Vollentsalztes

LINE LEGEND

=====	Luft
=====	Gas
=====	Abgas
/// /// ///	Elektrische Leitung
-----	Wasser
-----	Dampf
-----	Erdung
-----	Chemikalien
-----	Signalweg

Bemerkungen:

Die Angaben basieren auf vorläufigen Informationen von Lieferanten und Erfahrungswerten aus vorherigen ähnlichen Projekten.

2. Dampfkessel im Ein- oder Zweitrommel-Design. Bei Eintrommel-Design entfällt dieser Behälter.

B Bemerkungen u. Benennung geändert.		23.09.2015	CAD/SK,ML	—
A Übernahme FEED JACOBS—Nr. NL6820—20/P.01/1013		22.07.2015	CAD/SK,ML	—
Ind.	Änderung	Datum Eng/Fa/Gez./gepr. Gez./gepr.		
Datum:	Name:	Kontraktor—Logo:		
Bearb.: 20.03.2015	GODR	JACOBS		
Gepr.: 20.03.2015	KOMI			
Norm:		Kontraktor—Dokumentennummer: NL6820—20/P.01/1013		
Datum: 16.02.2015	Engineering—Firma Gez.: JACOBS	EMP Gez.: —	ExxonMobil <i>Production</i> ExxonMobil Production Deutschland GmbH Reinhold-Str. 2 - 20081 Reinheim - +49-2207-646-0	
Original— Blattgröße: DIN A1	Gepr.: —	Gepr.: —		
Maßstab: /	RLMR01CG RUEHLERMOOR COGEN FACILITY 1 FB202 VERFAHRENSFLIESSBILD PROCESS FLOW DIAGRAMS INCLUDING HEAT AND MATERIAL BALANCES HILFSDAMPFKESSELANLAGE			
Gesamtblattzahl: —				
Dateiname: RLMR01CG 010000 013010	Klassifizierung: GR	Zg.—Nr.	RLMR01CG01000001101B	


3.9 Sonstiges

Nachfolgend sind die Stromlaufpläne für die übergeordnete Ebene (gesamtes Feld) und die Einbindung der neuen KWK-Anlage dargestellt.

Anlagen:

- Abs-03-09-01_RLMRBETR_120500_252010.pdf
- Abs-03-09-02_RLMRBETR_120500_301010.pdf

NEUE SITUATION
STROMVERSORGUNG

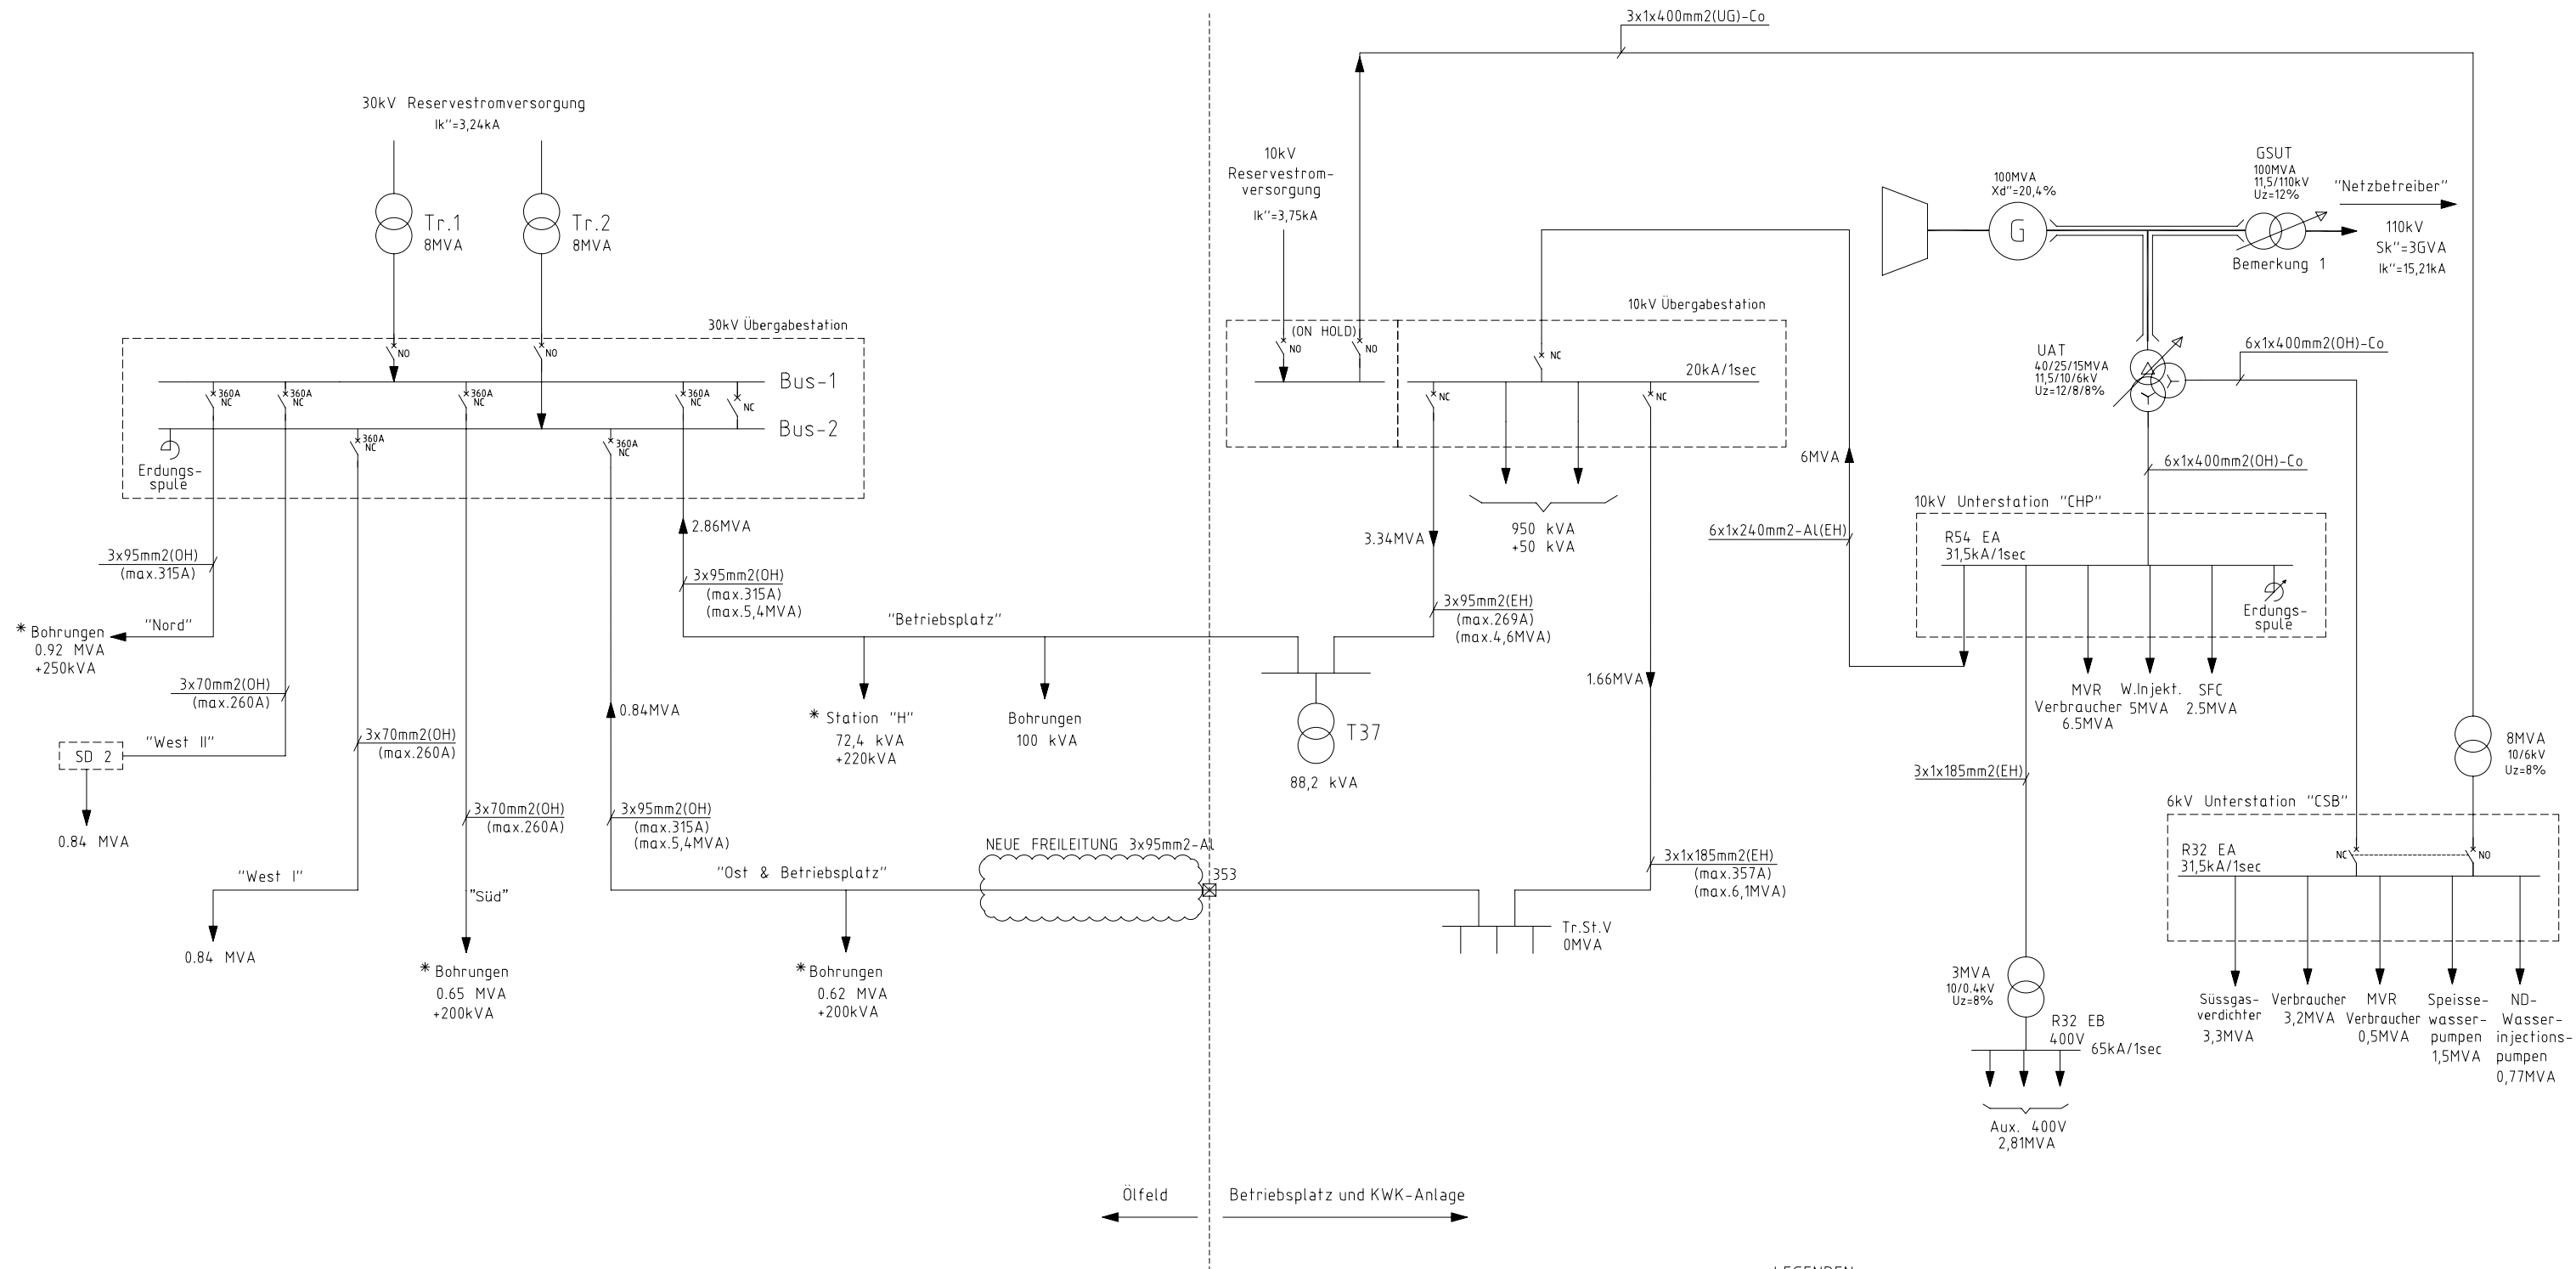

LEGENDEN:

- * - Zusätzliche Verbraucher
- NO - normal geöffnet
- NC - normal geschlossen
- OH - Freileitung
- EH - Erdkabel

Bemerkungen:

1.-Generator-Transformator (GSUT) und 110kV-Stromversorgung sind Eigentum von ExxonMobil.

A Übernahme FEED JACOBS-Nr.: NL6820-10/E.01/0252		24.07.2015 CAD/SK,ML		-	
Ind. Änderung		Datum Eng.Fa./Gez.,gepr.		Gez.,gepr.	
Bearb.: 10.06.2015 ROAL		Kontraktor-Logo: JACOBS		Kontraktor-Benennung: JACOBS - Approved for Design	
Gepr.: 10.06.2015 THW		Kontraktor-Dokumentnummer: NL6820-10/E.01/0252			
Norm:		Engineering-Firma: JACOBS		EMP	
Datum: 28.05.2015		Gez.: JACOBS		Gez.: -	
Original-Blattgröße: DIN A1		Gepr.: -		Gepr.: -	
Maßstab: /		RLMRBETR RUEHLERMOOR BETRIEBSPLATZ		FS121 E-STROMLAUFPLAN	
Gesamtblattzahl: -		ELECTRICAL ONE LINE SINGLE LINE DIAGRAM DRAWINGS		EINSTRICHSHEMA NETZZUSAMMENHANG UEBERGEORDNET	
Dateiname: RLMRBETR 120500 252010		Klassifizierung: IC		Zg.-Nr. RLMRBETR 12050025201A	

