

110-KV, 06.01

e.on | Netz

E.ON Netz GmbH · Eisenbahnlängsweg 2a · 31275 Lehrte

Sehlhoff GmbH
Westhafenstraße 1
13353 Berlin

SEHLHOFF GMBH Berlin				
02. Dez. 2013 BT				
BT				

E.ON Netz GmbH
Leitungen
Eisenbahnlängsweg 2a
31275 Lehrte
www.eon-netz.com

Sven Steinkopf
T +49 51 32-88-26 31
F +49 51 32-88-23 45
Fremdplanung-zn.eon-netz
@eon-energie.com

26. November 2013

Lfd.-Nr. 13- 012462
110-kV-Leitung Allgermissen – Steuerwald, Mast 27-28 (LH-10-1129)
K+S Kali GmbH, Reaktivierung Hartsalzwerk Siegfried Giesen
Abfrage Bestandunterlagen

Sehr geehrte Damen und Herren,

im Bereich der Anschlussbahn vom Bahnhof Harsum zum Werksstandort Giesen verläuft unsere obige Hochspannungsfreileitung.

Für Ihre weiteren Planungen fügen wir anliegend unseren Profil-und Lageplan im Maßstab 1:2000 zu Ihrer Information bei.

Am Verfahren bitten wir Sie uns weiterhin zu beteiligen.

Freundliche Grüße

 i.A. 


Anlage

Vorsitzender des
Aufsichtsrats:
Dr. Thomas König
Geschäftsführer:
Andreas Fricke
Branko Rakidzija
Dr. Egon Westphal
Sitz: Bayreuth
Amtsgericht Bayreuth
HRB 4900

L10 1129
Mast 000027
1:2,0
DW 010320

L10 1129
Mast 000028
1:2,0
DW 010320

367,9

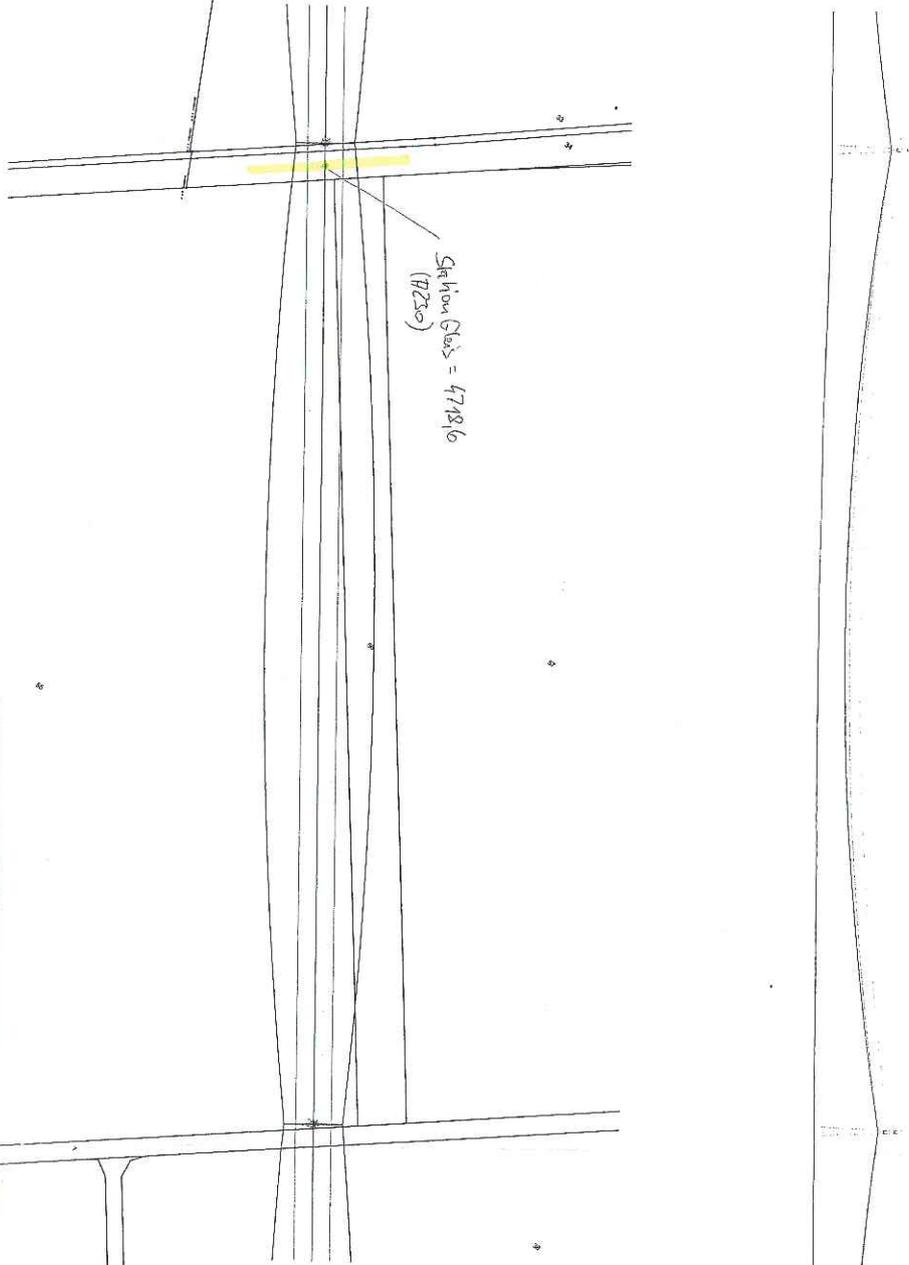

Zugehörigkeit		Verweis	Maßstab	Format
Technische Referenz	Erstellt durch	Änd.	Ausgabedatum	Dokumentstatus
	dbp gdv	-	26.10.2007	gültig
	Lopez	-	Erstelldatum	Zahlr Blatt
			26.10.2007	28 4,7
Objektname				
LH-10-1129 Allgemessen - Steuerwald				
Klassifikation - Dokumententart				
LD4				
e.on Netz				
Ident.-Nr.	Titel			
	Lage und Profilplan Mast 000027 - Mast 000028			